

訂正	

TAKASHI HARAI ARCHITECTS
株式会社原井隆建築設計事務所
一級建築士事務所 広島県知事登録 23(1)第5582号
一級建築士 登録 第320892号 原井 隆


検 図	製 図

工事名称
吉舎方面隊第2 分団3 部4 部
格納庫統合整備工事

図面名称	電気設備 配置図・平面図
縮尺	1/150・1/100

図面番号
E-2
区分

A ペースライト LED32.5W	B ペースライト LED43.1W	C フラケット LED10.0W	D スポットライト LED9.3W
2台	2台	1台	1台
公共型番: LSS9MP/RP-4-46	公共型番: LSS9MP/RP-4-64	公共型番: LBF3MP/RP-2-06	540Lm 5000K 人感センサー付 Pana: LGWC47024 CE1

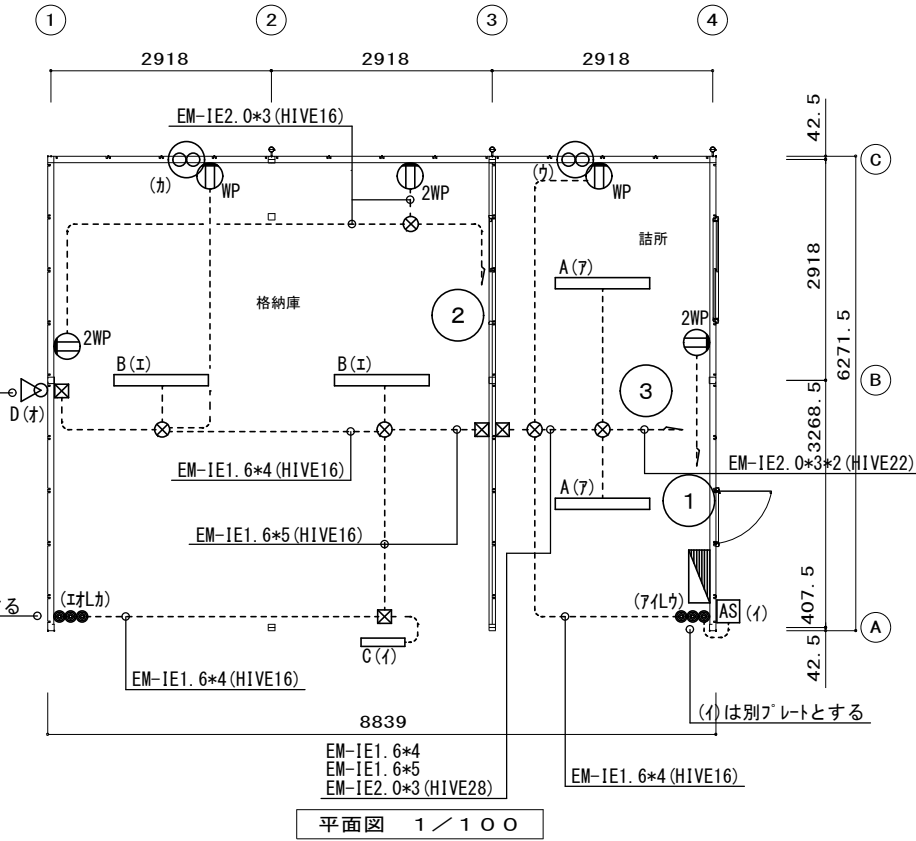

- ・分電盤から第一負荷までは「EM-IE2.0*3(HIVE16)」とする
- ・その他特記無き配管配線は「EM-IE1.6*3(HIVE16)」とする
- ・配線は全てHIVE管にて保護のこと
- ・換気扇は付属品一式本工事に含むこと

- WP 防水コンセント 2P15A*1 EET
- 2WP 防水コンセント 2P15A*2 EET
- L 埋込スイッチ 防水.P
- AS 自動点滅器
- 一般用換気扇(風圧式 30cm)
ウェザーカバー(SUS製) (30cm)
- PB. VE. WP. 100*100*100
- 露出ボックス 丸形 VE

引込開閉器
銅板製・壁掛型・屋外用
主幹: MCCB3P30A

分電盤
住宅用分電盤・樹脂製・蓋付
主幹: ELCB3P30A
分岐: MCCB2P20AT*6
接地: ED. ED (ELB)

①	詰所	コンセント	500W
②	格納庫	コンセント	1000W
③	詰所・格納庫	照明・換気扇	300W
④	予備		
⑤	予備		
⑥	予備		

1800W