



送水施設計画平面図 (1) S=1/500

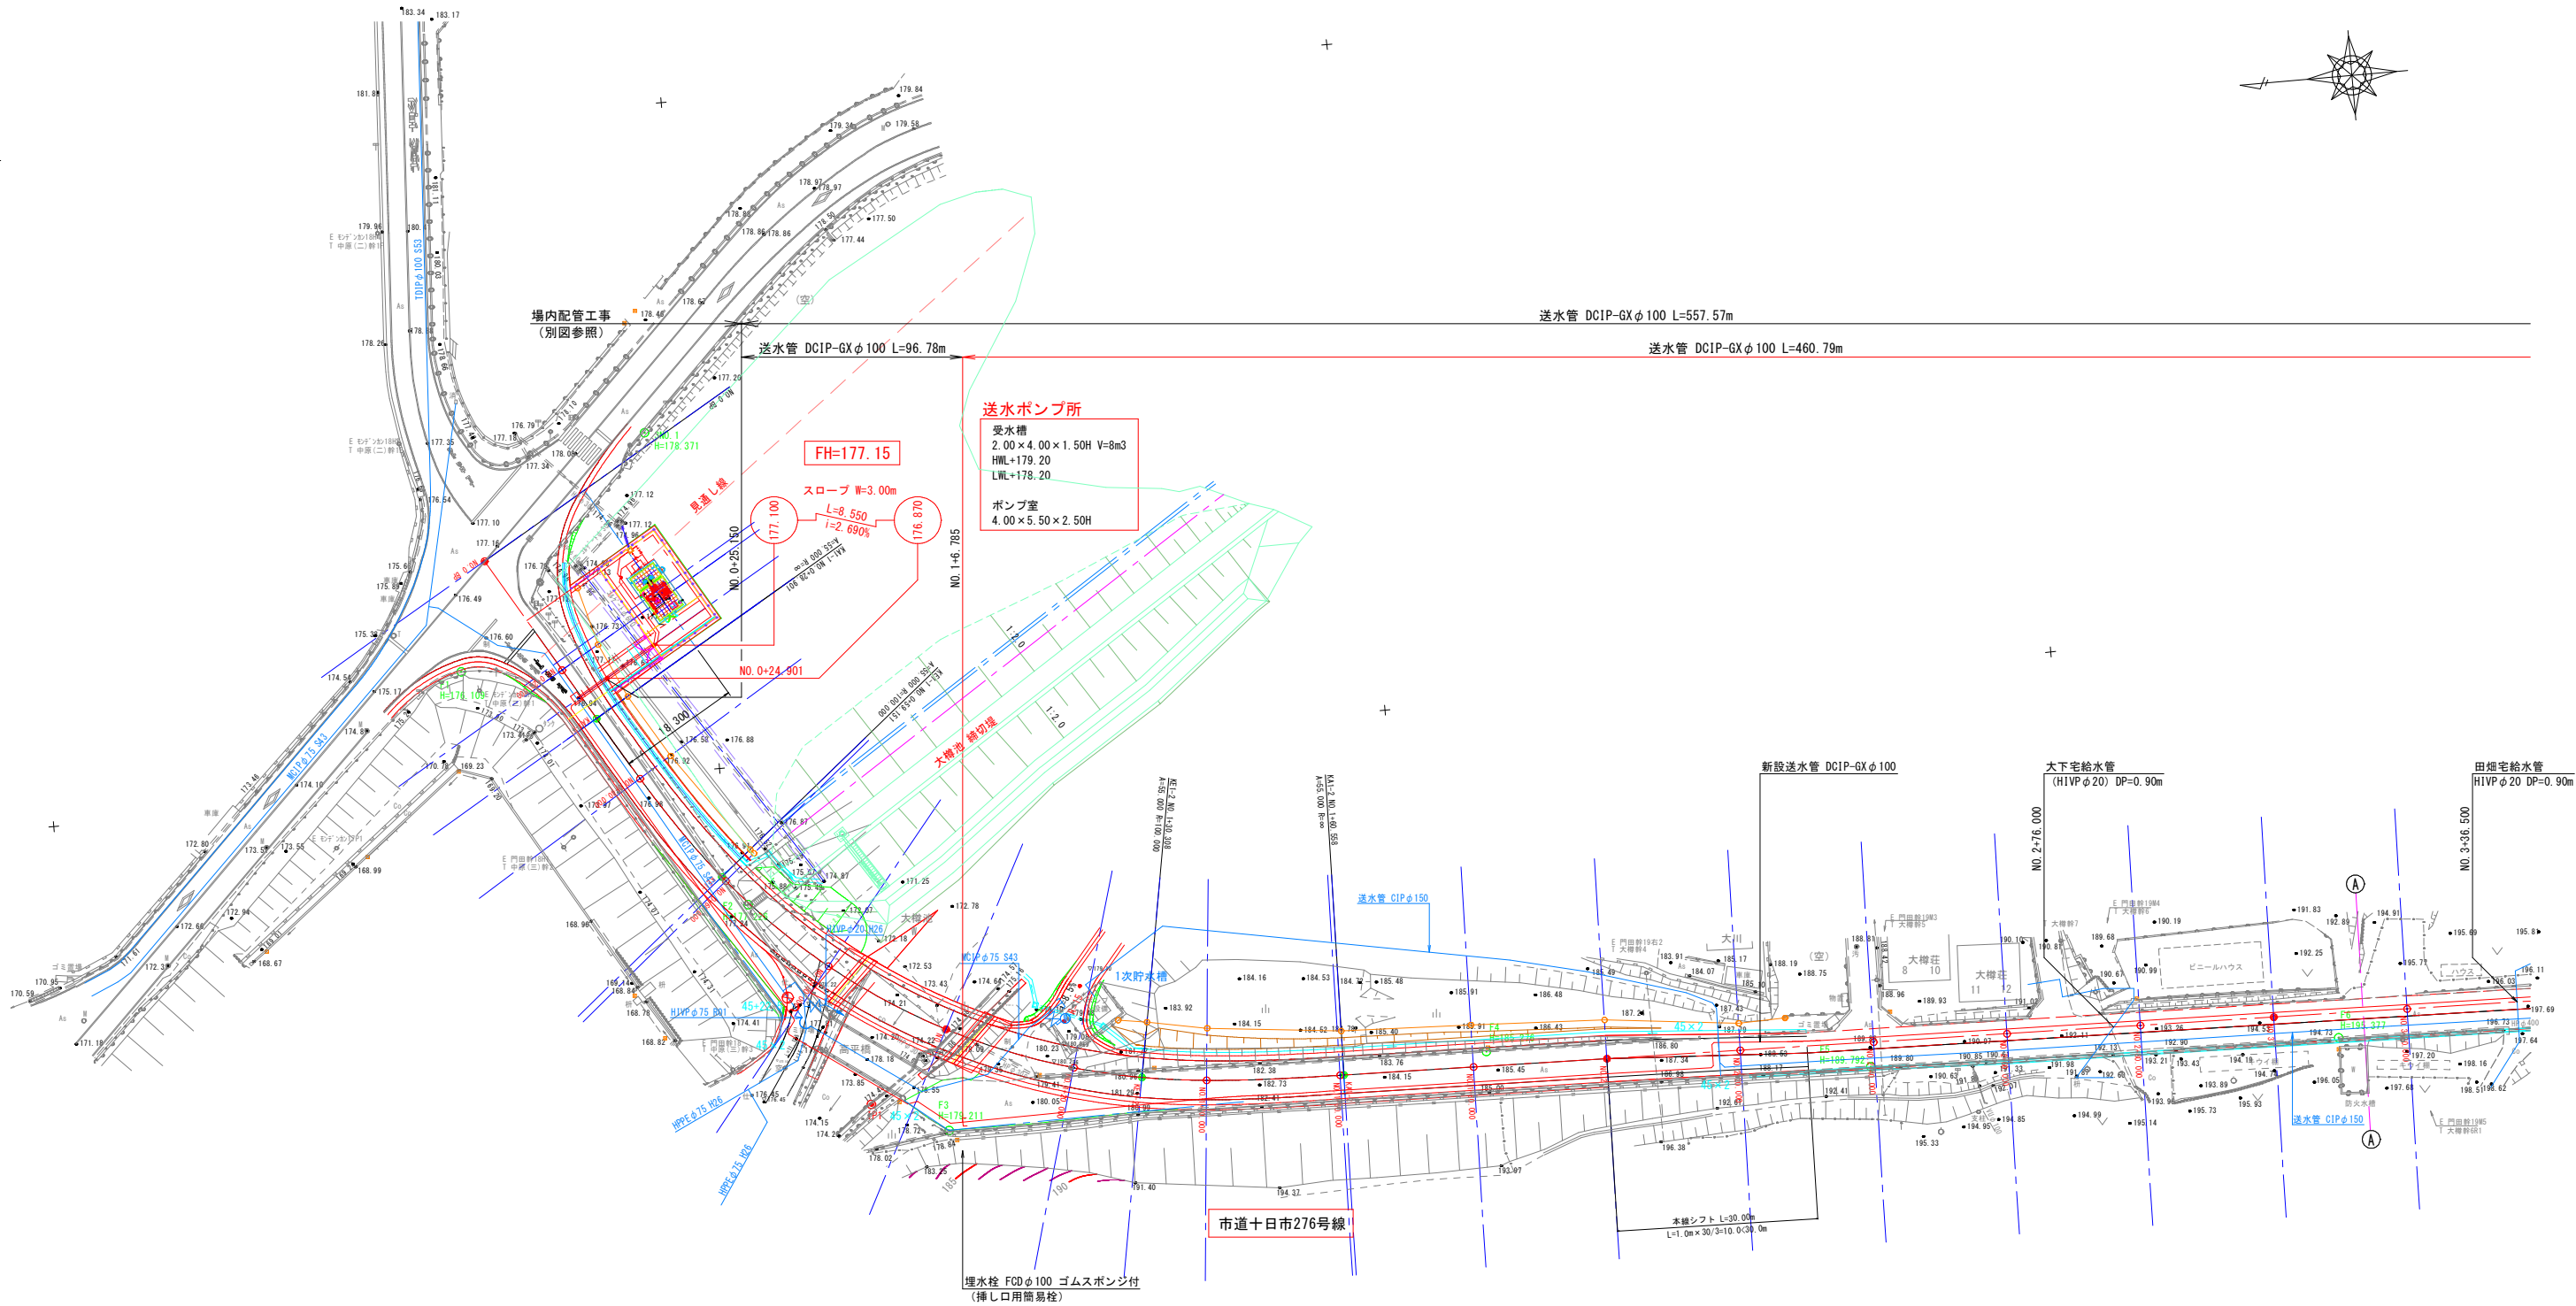


I P	1	x m	15.113	15.113
K N D	KEI-1	Δ r	0.381	0.381
1 A	58-06-07	I	30.250	30.250
R	-100.000	S o	30.219	30.219
T L 1	70.872	t i	20.191	20.191
T L 2	70.872	t k	10.105	10.105
W	55.759	r	8-39-58	8-39-58
C L	131.657	σ	2-53-17	2-53-17
L	30.250	L c	71.157	
A	55.000	α	40-46-12	
x	30.181	S L	6.681	
y	1.523	T L	37.160	


工事名	三次消防庁舎移転に伴う水道施設設計業務委託		
図面名	送水施設計画平面図 (1)		
作成年月日	令和 6 年 月		
縮尺	1:500	図面番号	1/2
会社名	株式会社陸設計		
事業者名	広島県水道広域連合企業団三次事務所		

送水施設計画平面図(2) S=1/500

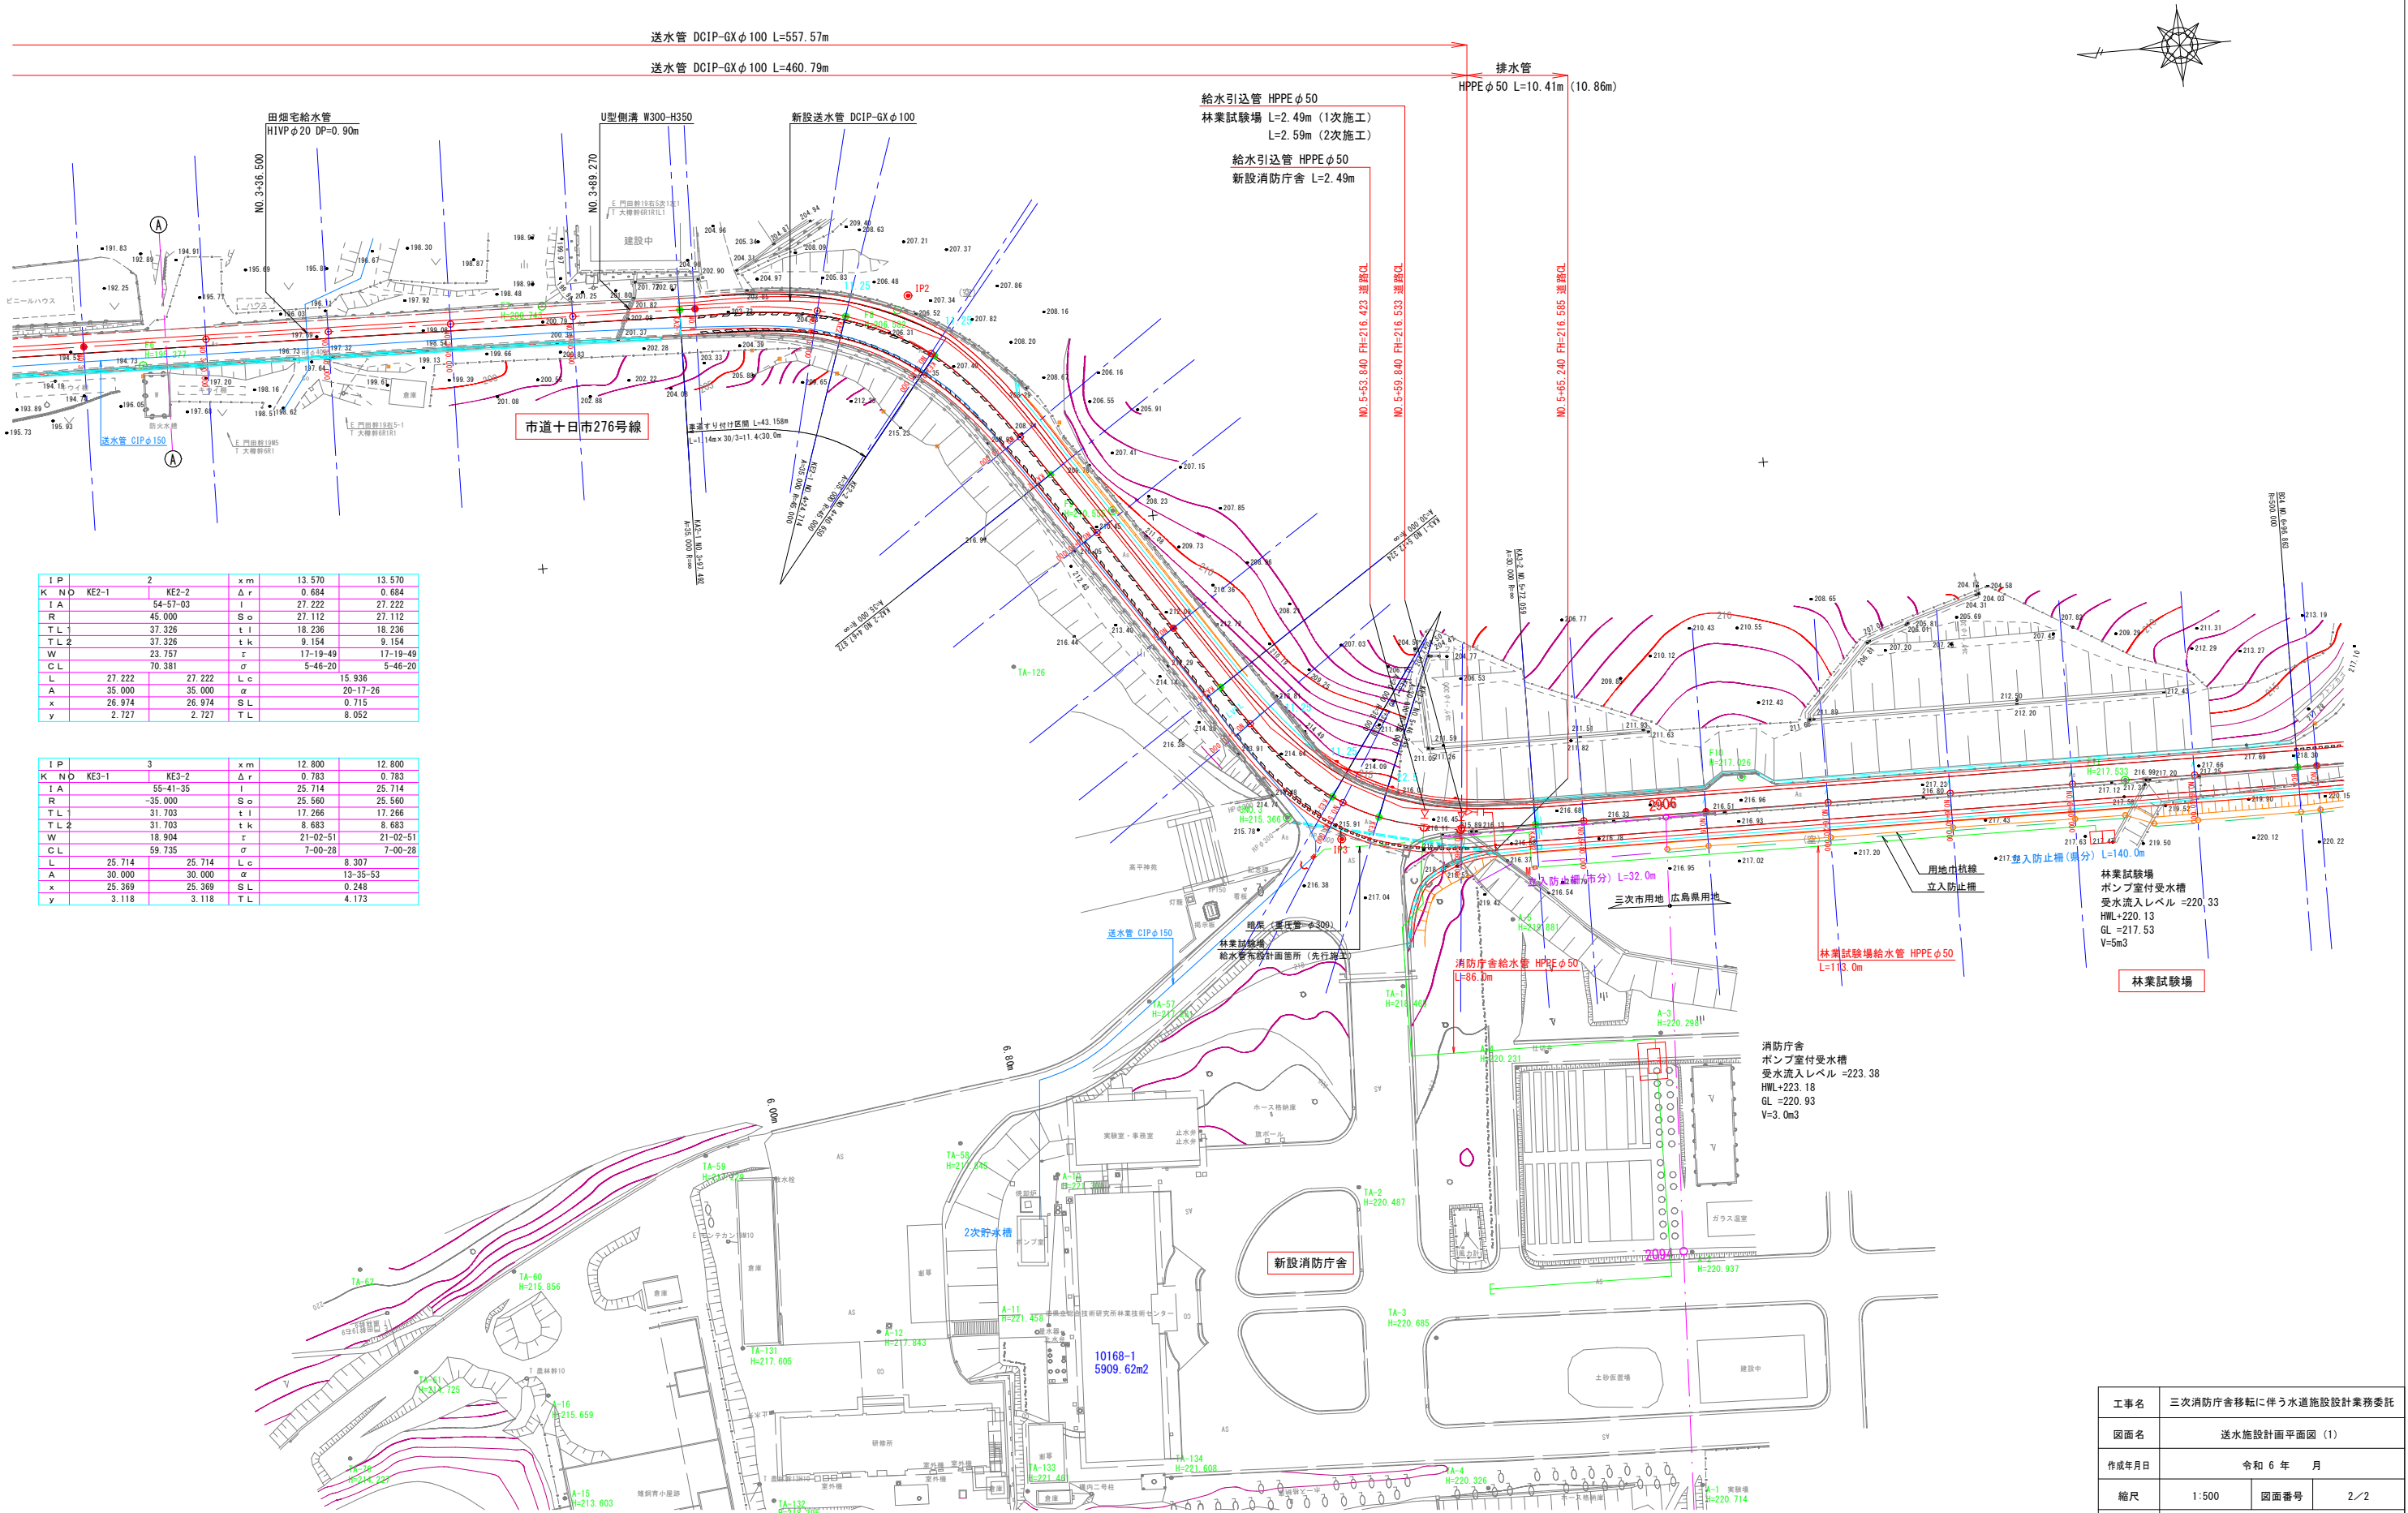





工事名	三次消防庁舎移転に伴う水道施設設計業務委託		
図面名	送水施設計画平面図(1)		
作成年月日	令和 6 年 月		
縮尺	1:500	図面番号	2/2
会社名	株式会社陸設計		
事業者名	広島県水道広域連合企業団三次事務所		

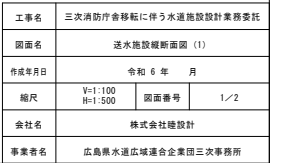

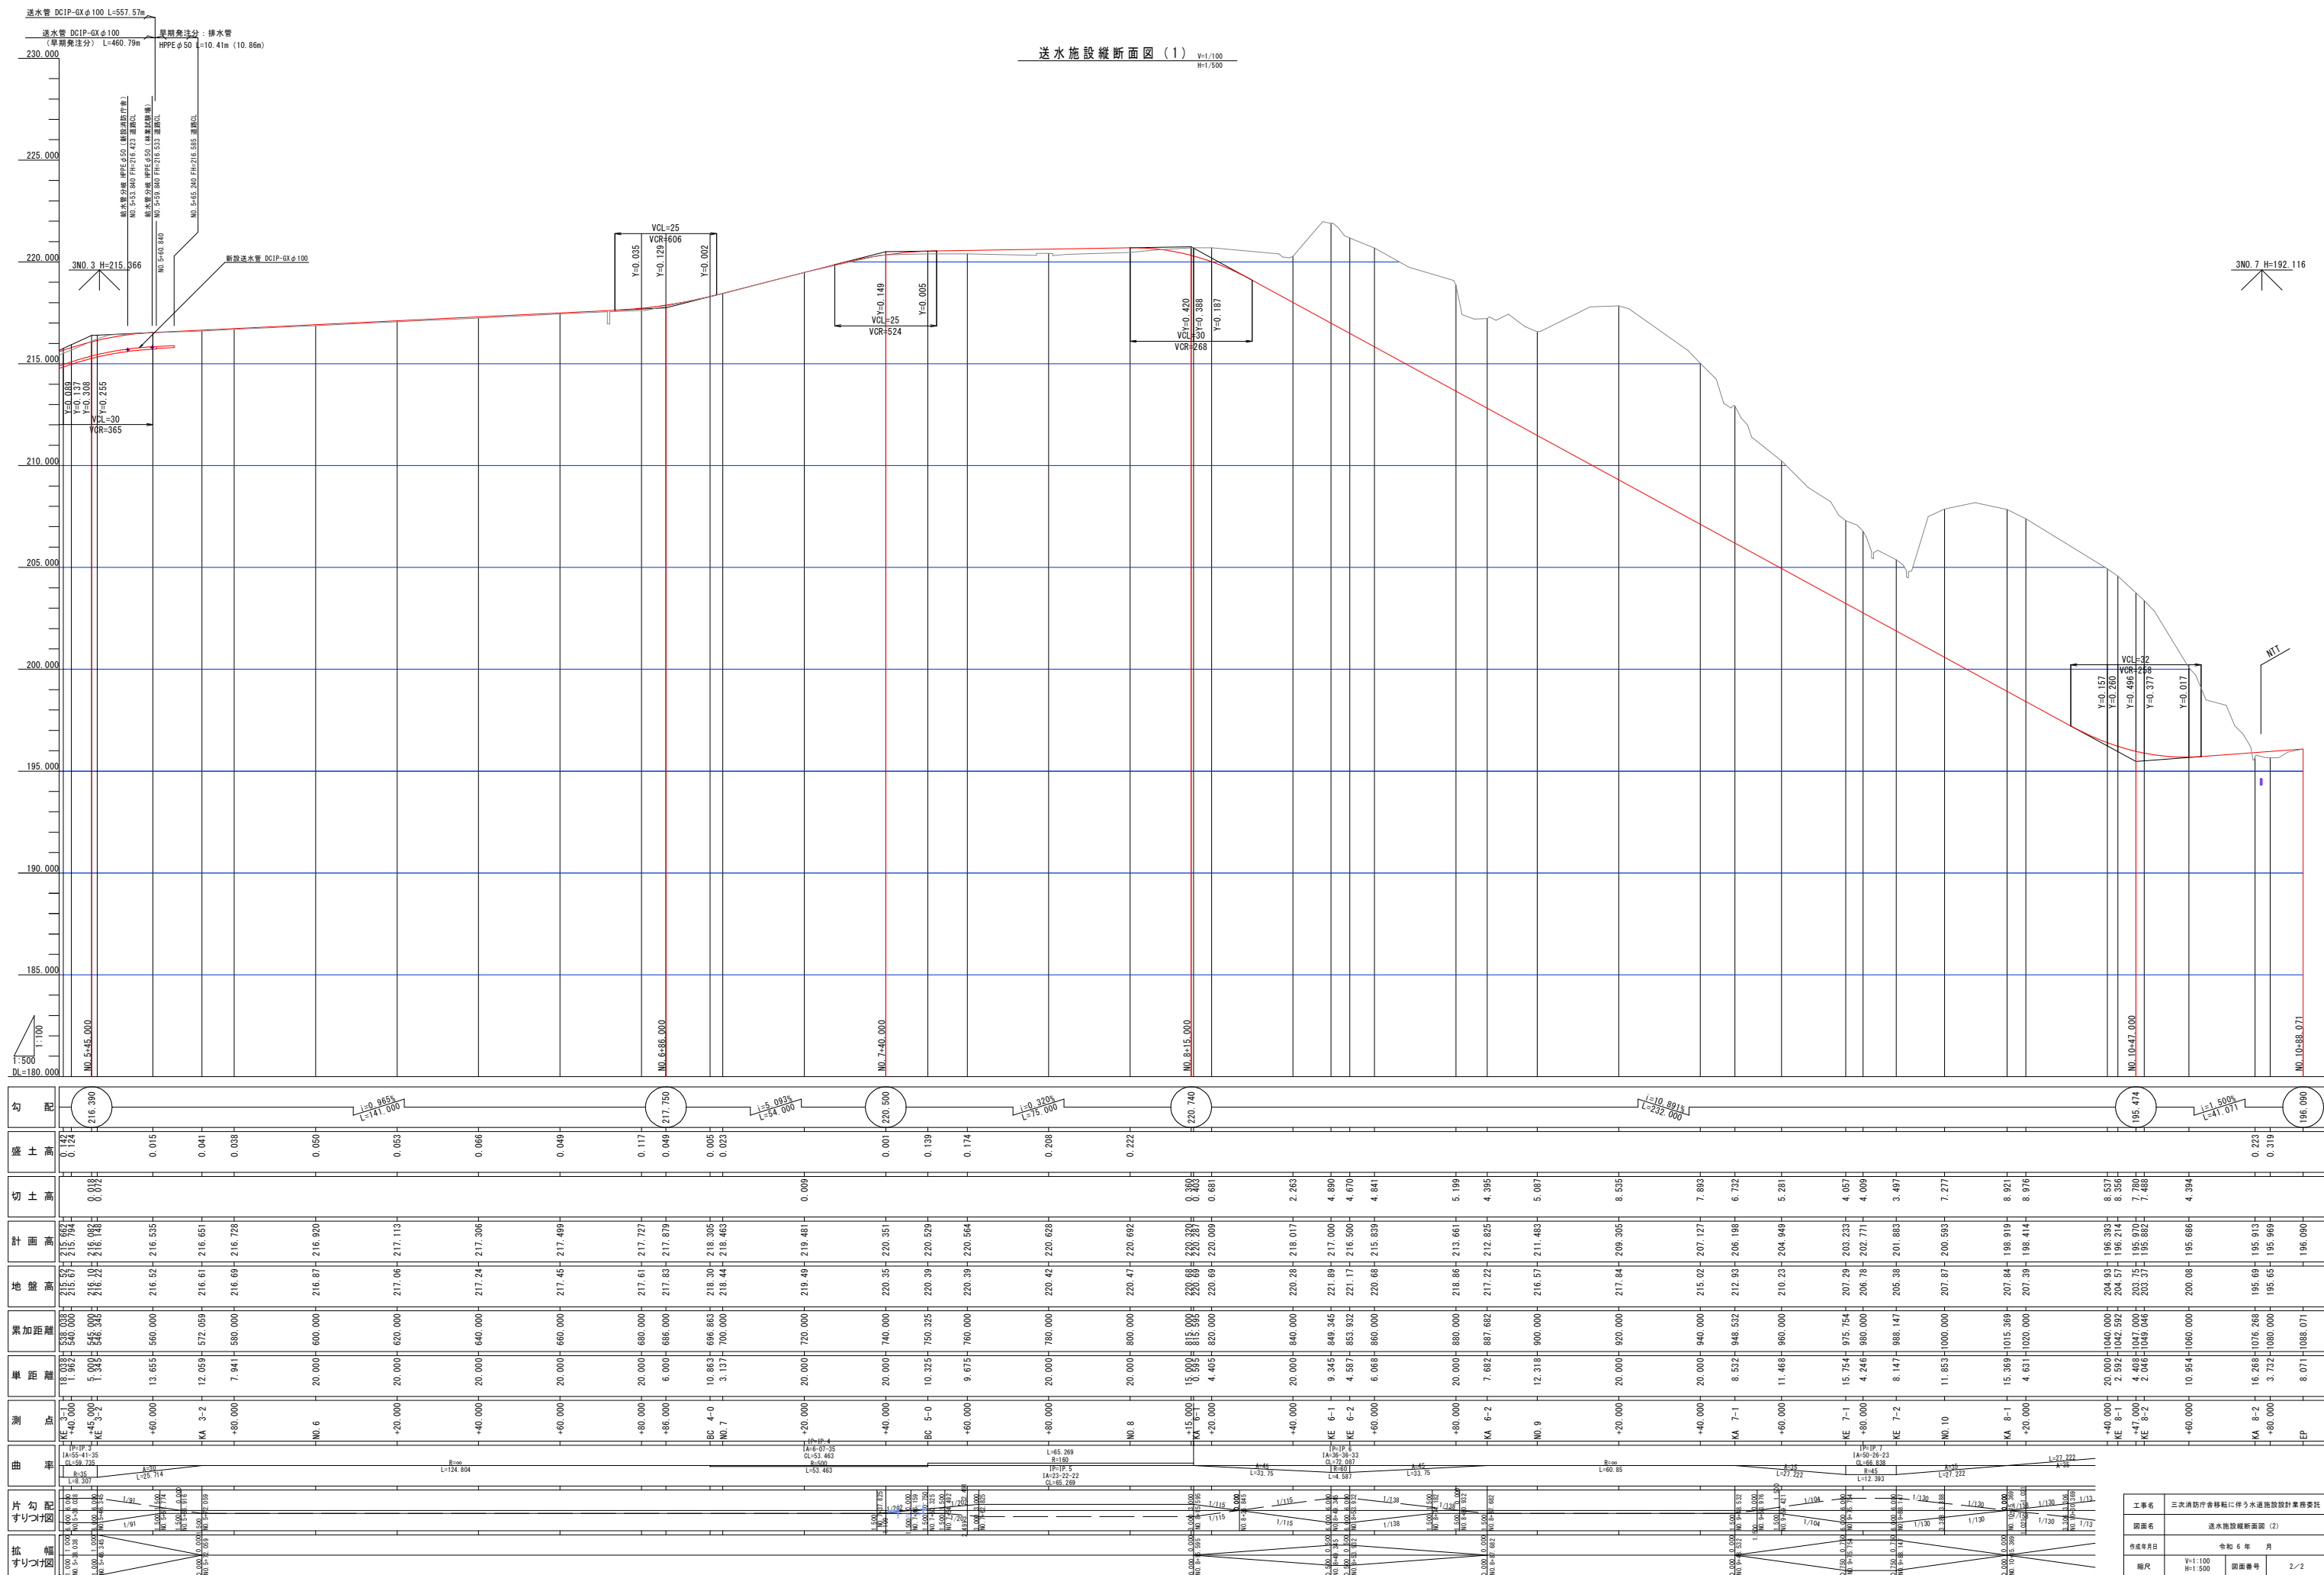

工事名	三次消防庁舎移転に伴う水道施設設計業務委託		
図面名	送水施設縦断面図 (2)		
作成年月日	令和 6 年 月		
縮尺	V=1:100 H=1:500	図面番号	2/2
会社名	株式会社陸設計		
事業者名	広島県水道広域連合企業団三次事務所		

横断面図 (2) S=1/100

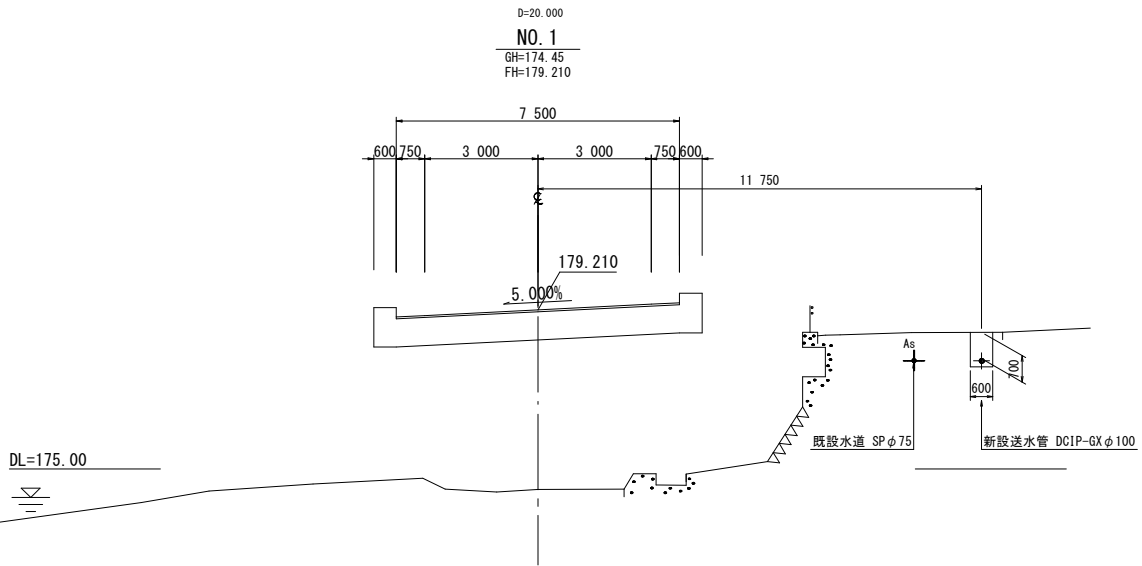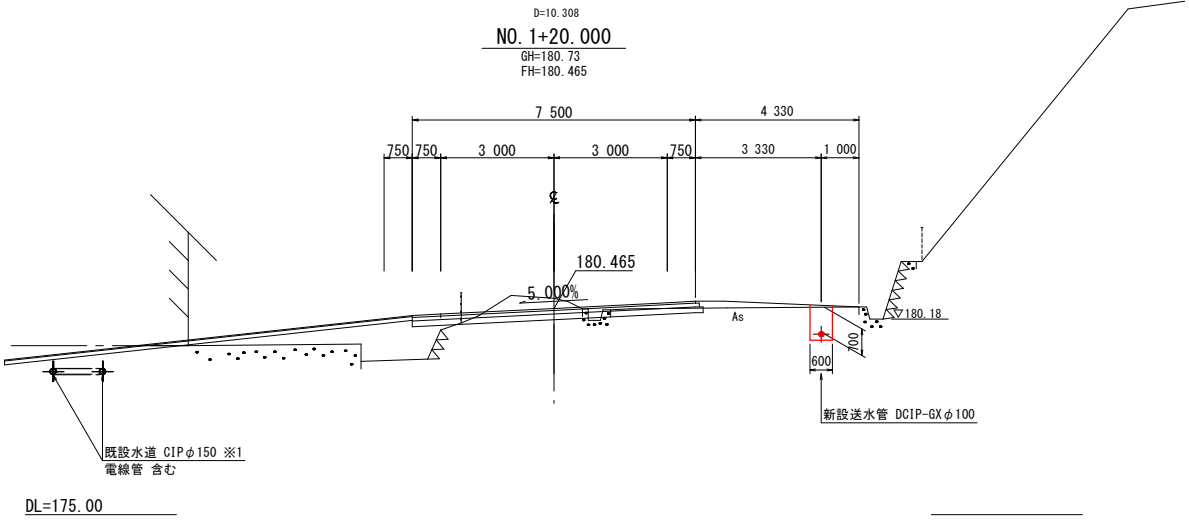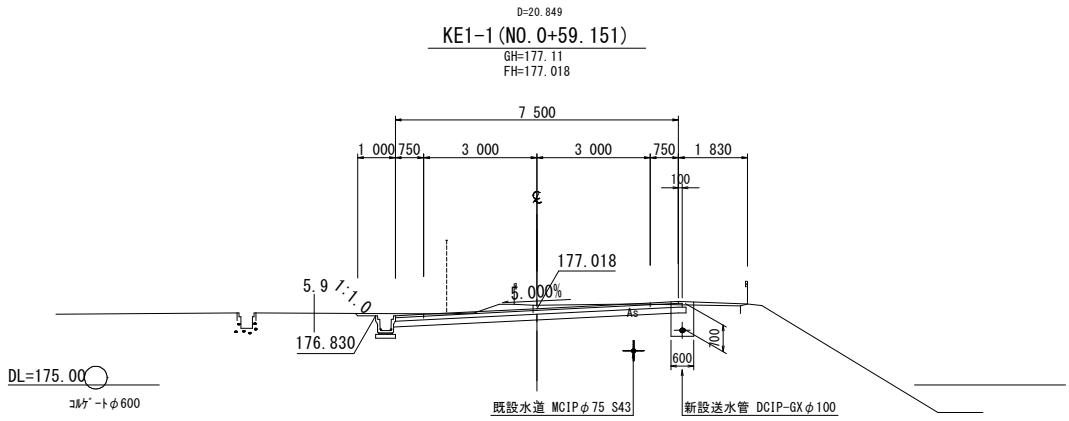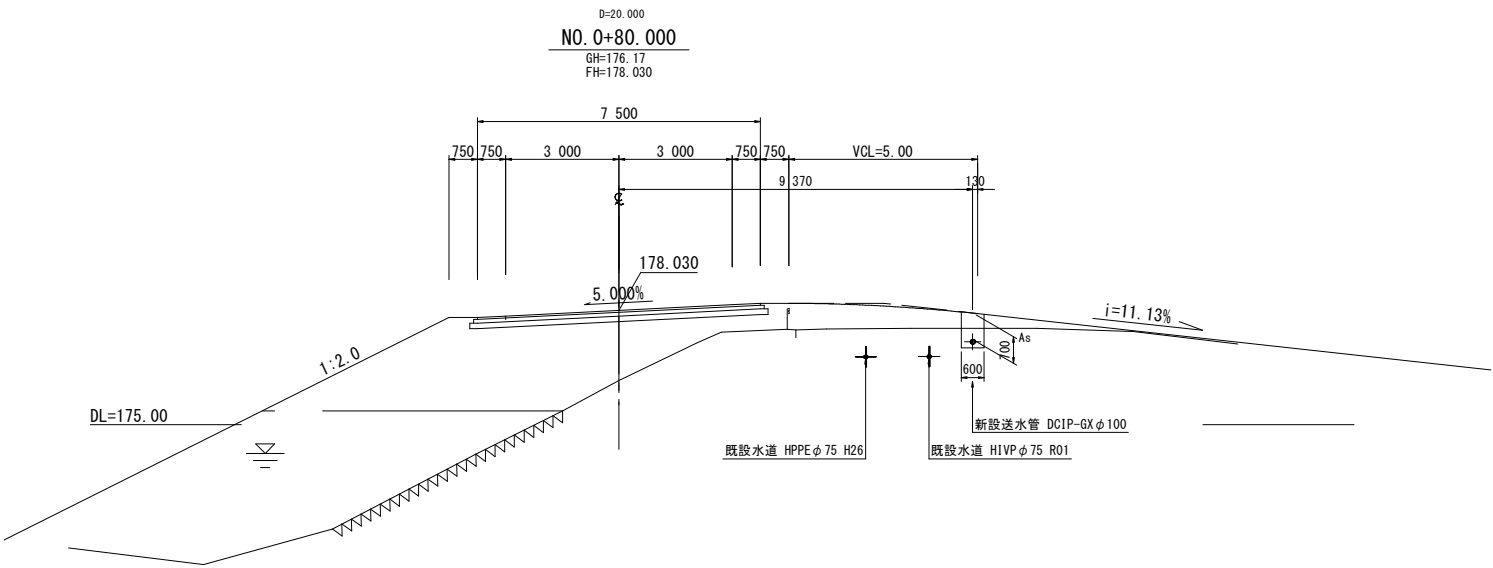


※1 既設水道の位置は想定とする。

市道十日市276号線 (KE1-1～NO. 1+20.000)

工事名	三次消防庁舎移転に伴う水道施設設計業務委託		
図面名	横断面図 (2)		
作成年月日	令和 6 年 月		
縮尺	1:100	図面番号	2/11
会社名	株式会社陸設計		
事業者名	広島県水道広域連合企業団三次事務所		

横断面図 (3) S=1/100




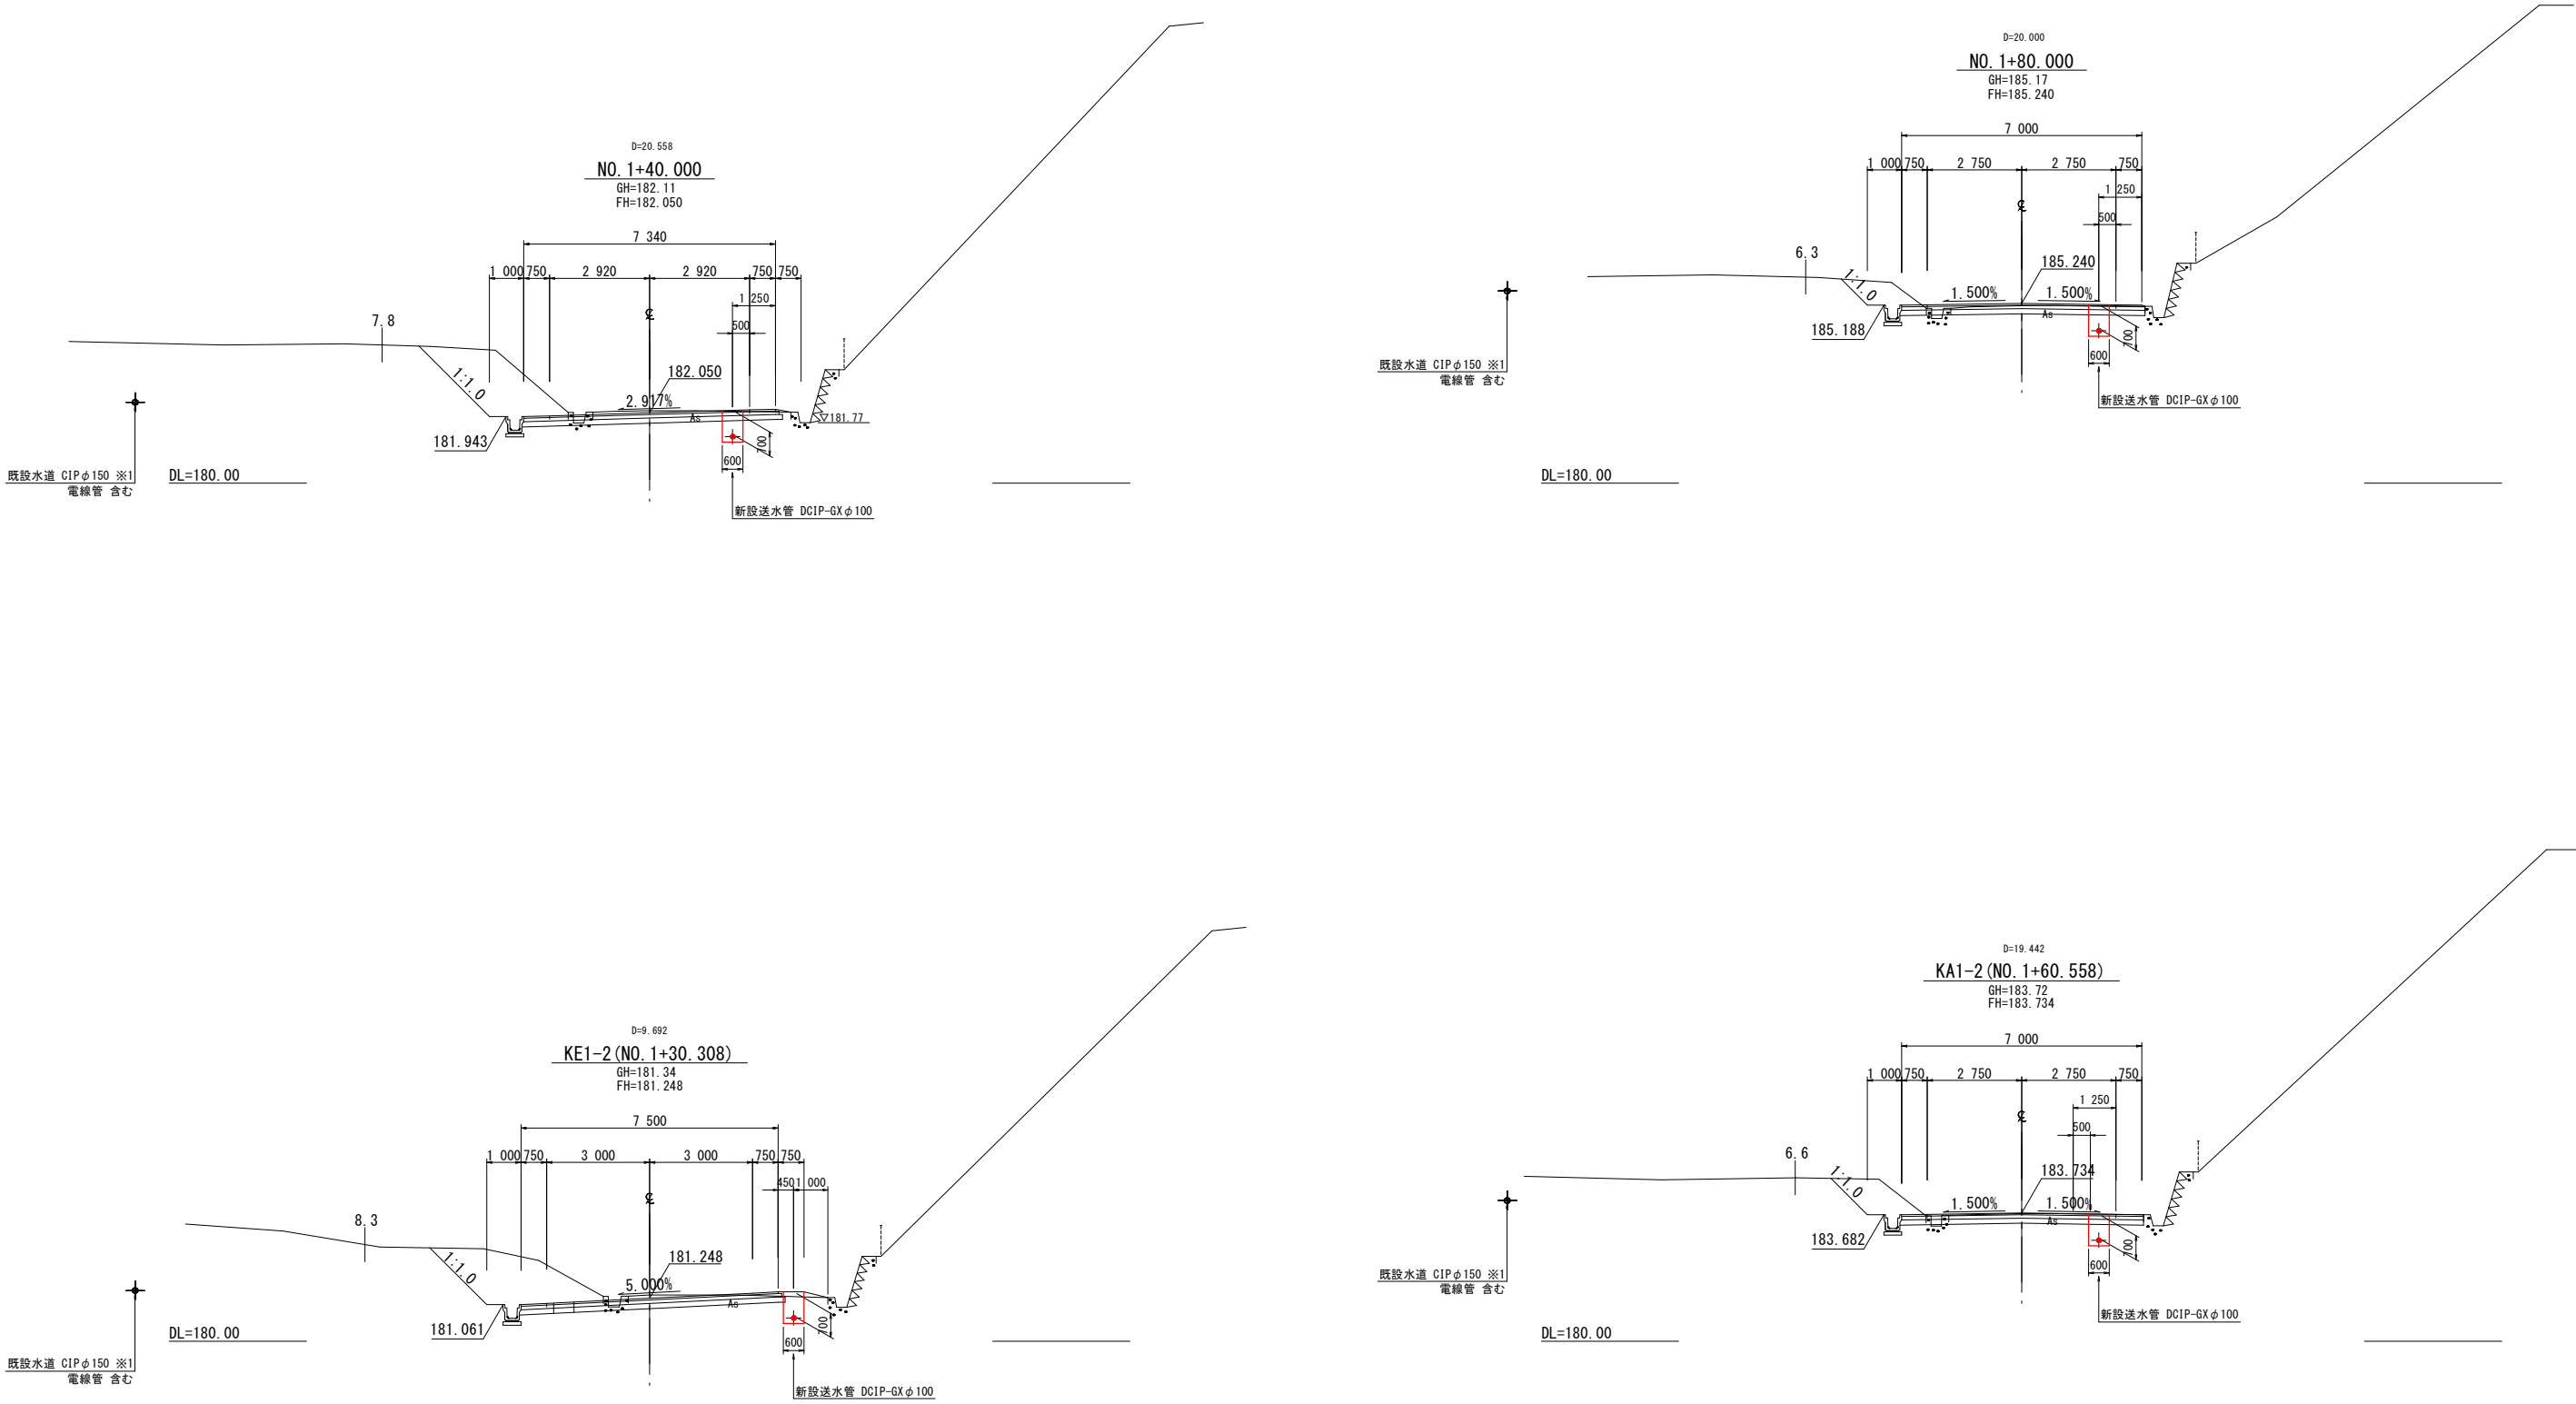


※1 既設水道の位置は想定とする。

市道十日市276号線 (KE1-2～NO. 1+80.000)

工事名	三次消防庁舎移転に伴う水道施設設計業務委託		
図面名	横断面図 (3)		
作成年月日	令和 6 年 月		
縮尺	1:100	図面番号	3/11
会社名	株式会社陸設計		
事業者名	広島県水道広域連合企業団三次事務所		

横断面図 (4) S=1/100

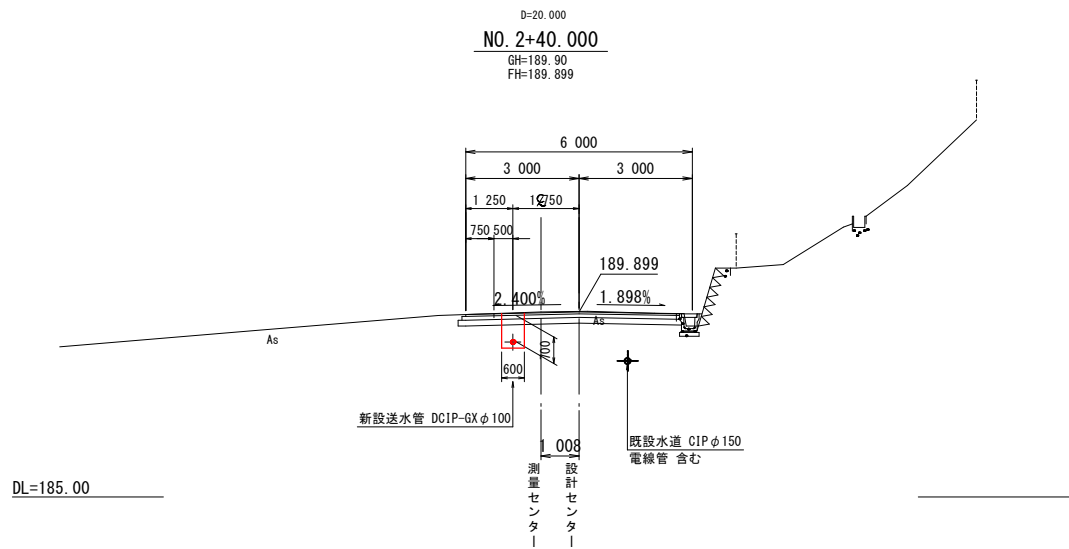
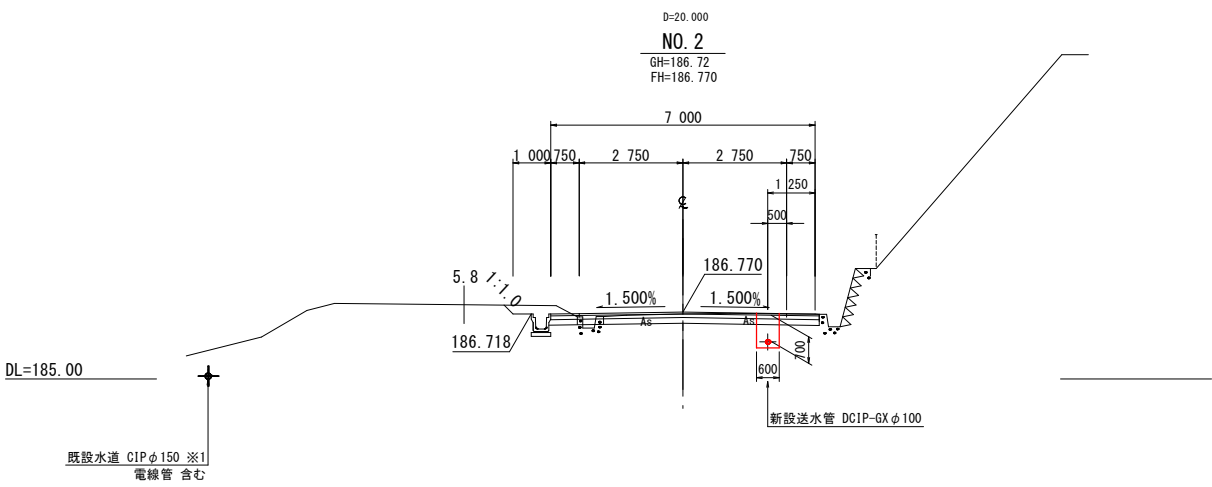
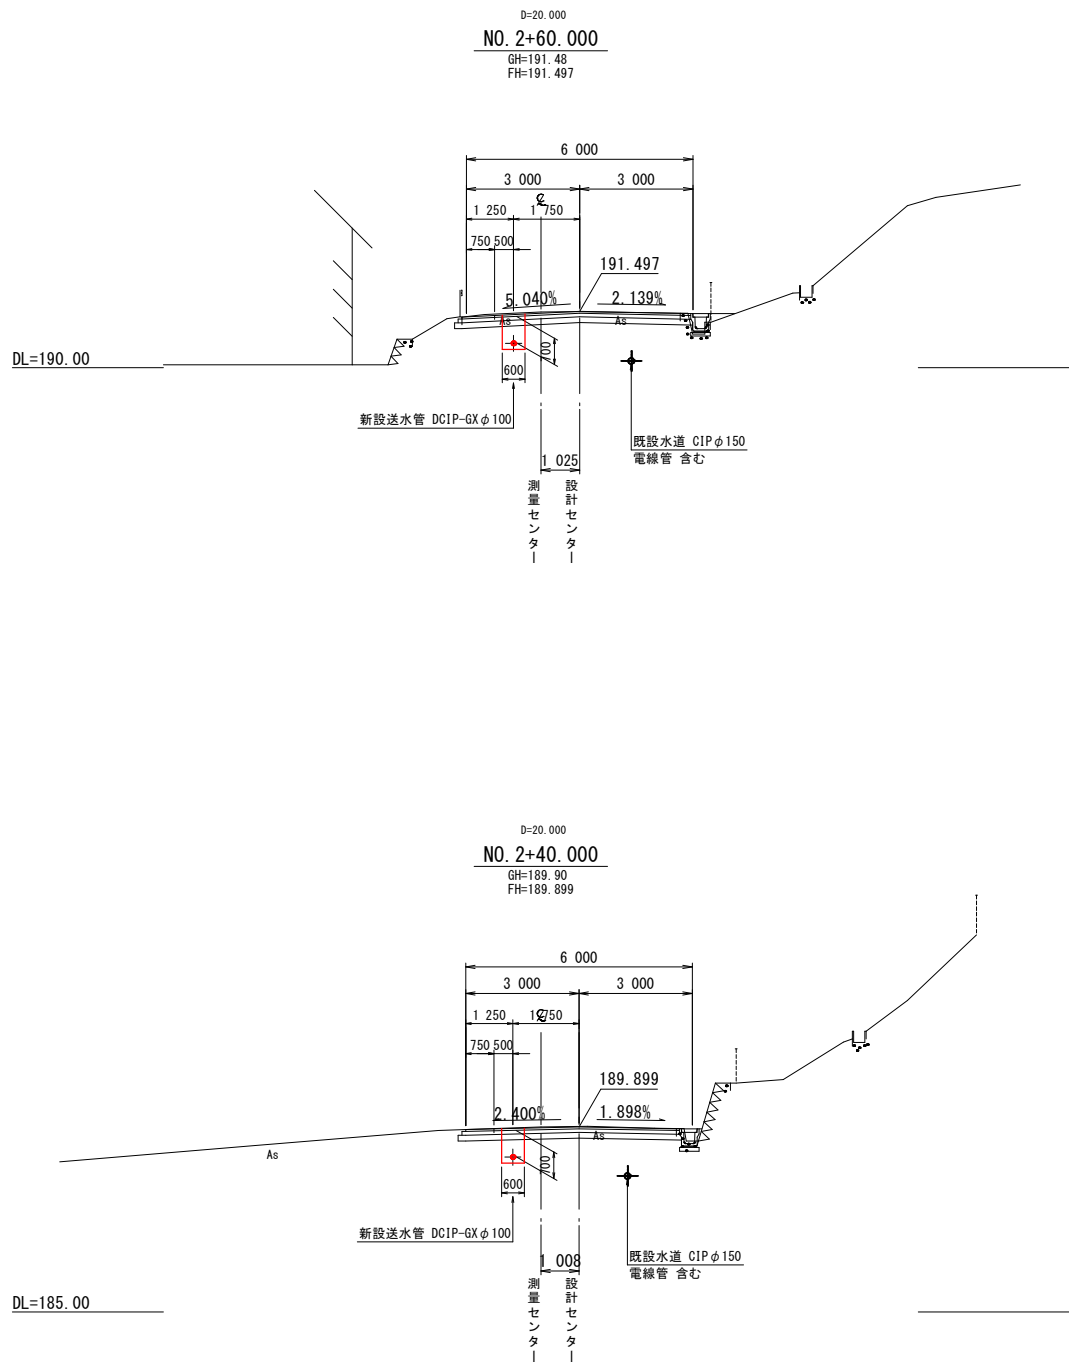
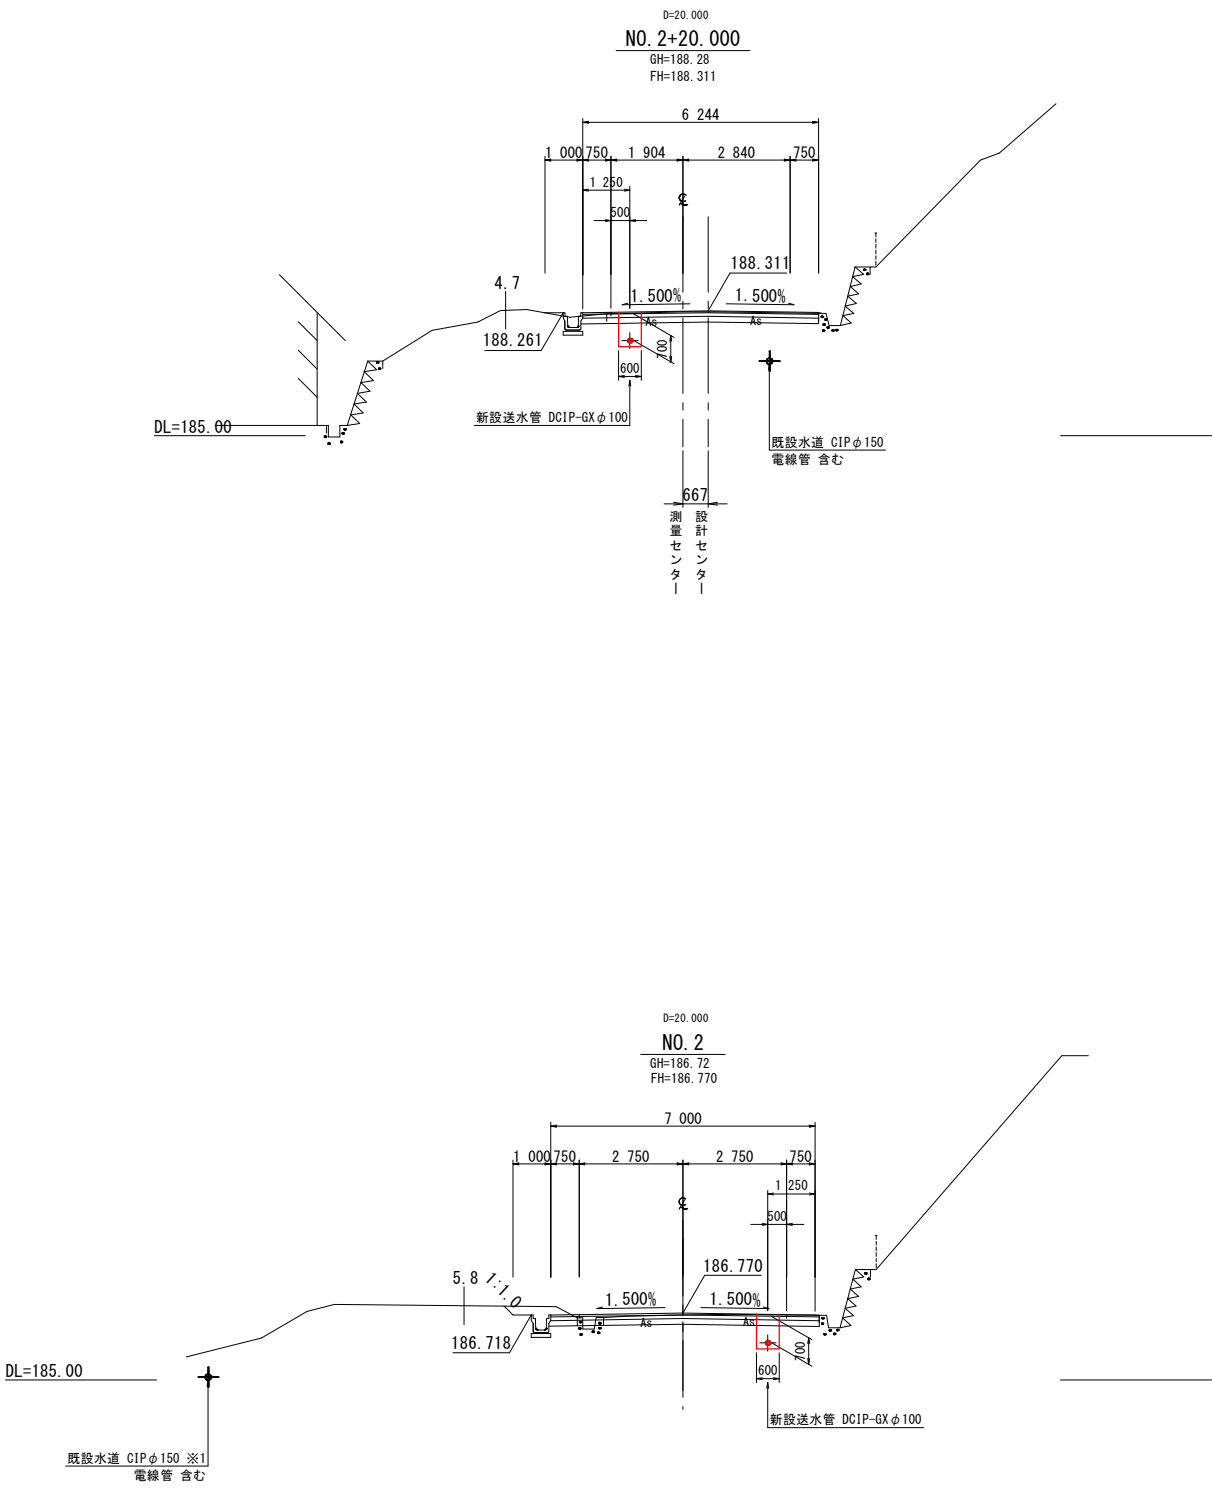


※1 既設水道の位置は想定とする。

市道十日市276号線 (NO. 2～NO. 2+60.000)

工事名	三次消防庁舎移転に伴う水道施設設計業務委託		
図面名	横断面図 (4)		
作成年月日	令和 6 年 月		
縮尺	1:100	図面番号	4/11
会社名	株式会社陸設計		
事業者名	広島県水道広域連合企業団三次事務所		

横断面図 (5) S=1/100

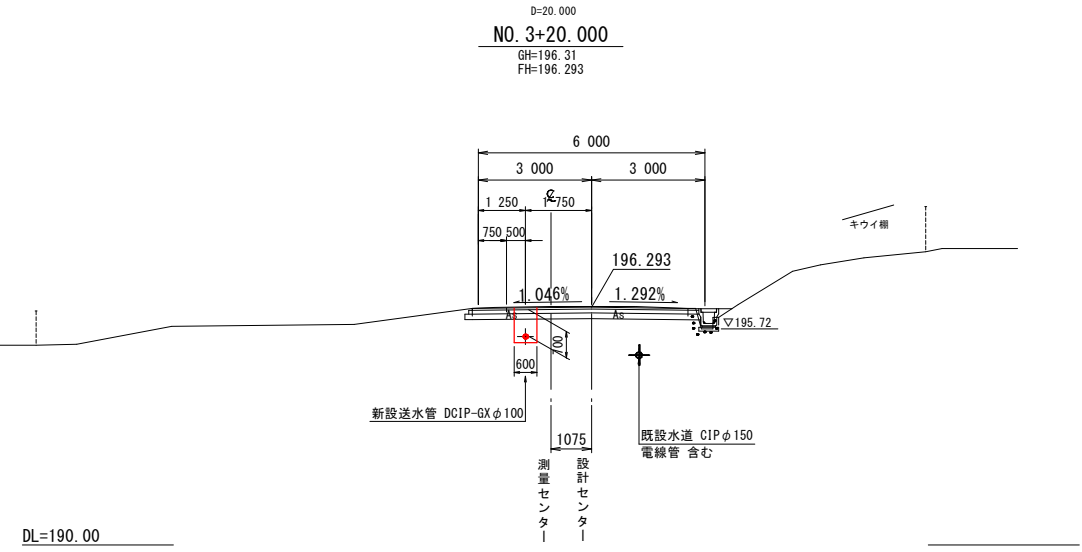
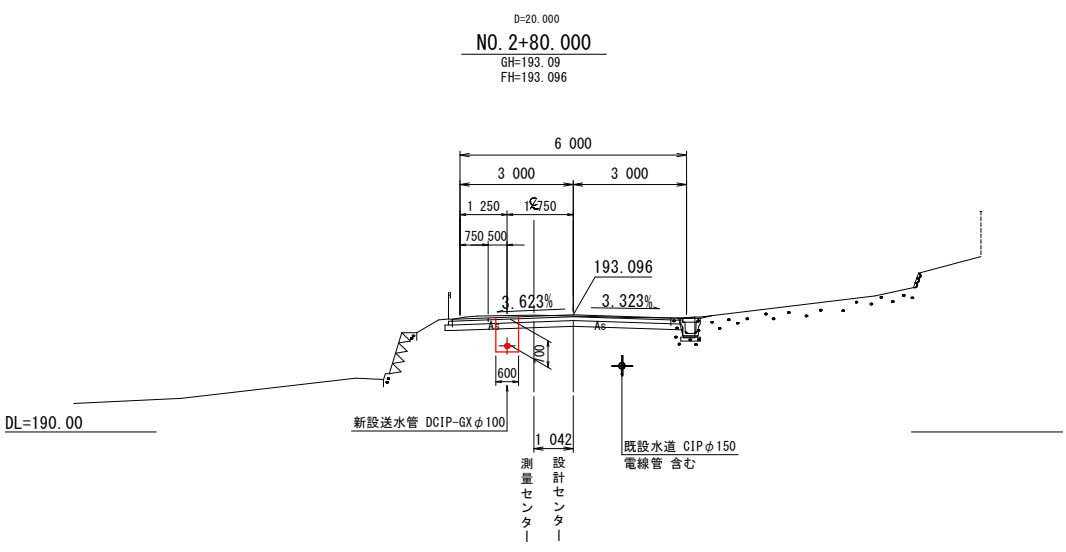
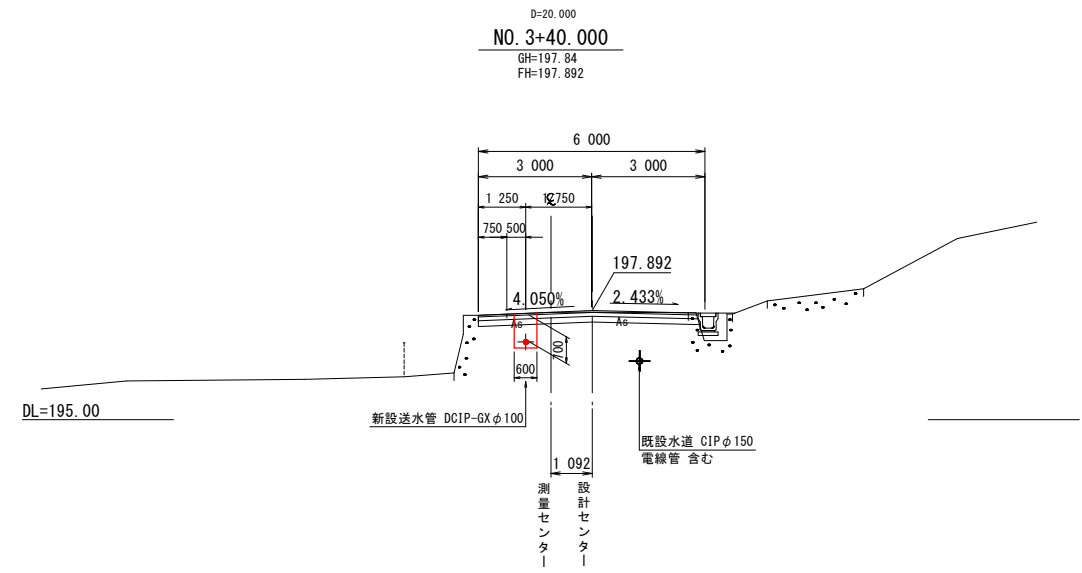
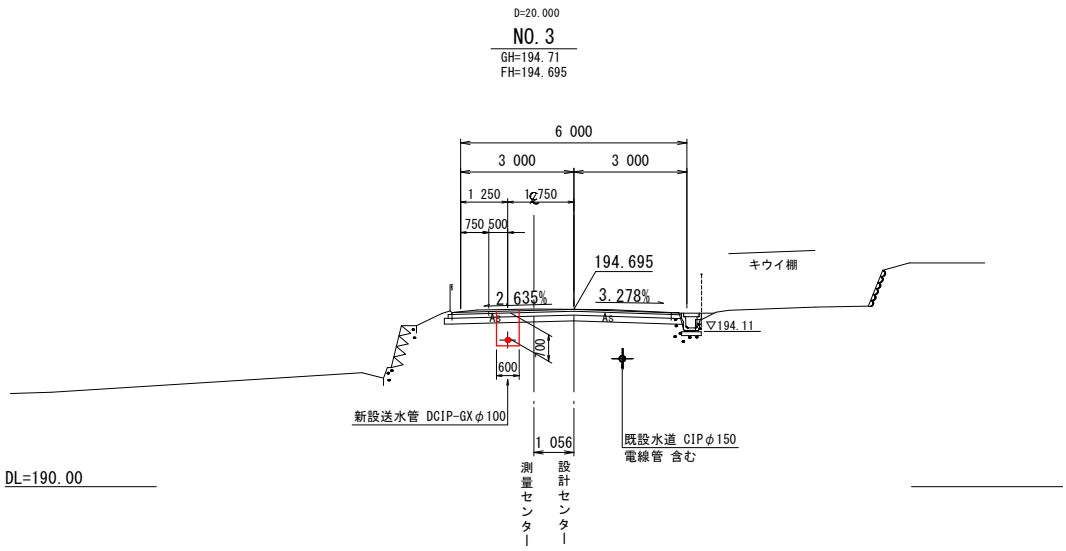


※1 既設水道の位置は想定とする。

市道十日市276号線 (NO. 2+80.000~NO. 3+40.000)





工事名	三次消防庁舎移転に伴う水道施設設計業務委託		
図面名	横断面図 (5)		
作成年月日	令和 6 年 月		
縮尺	1:100	図面番号	5/11
会社名	株式会社陸設計		
事業者名	広島県水道広域連合企業団三次事務所		

横断面図 (6) S=1/100

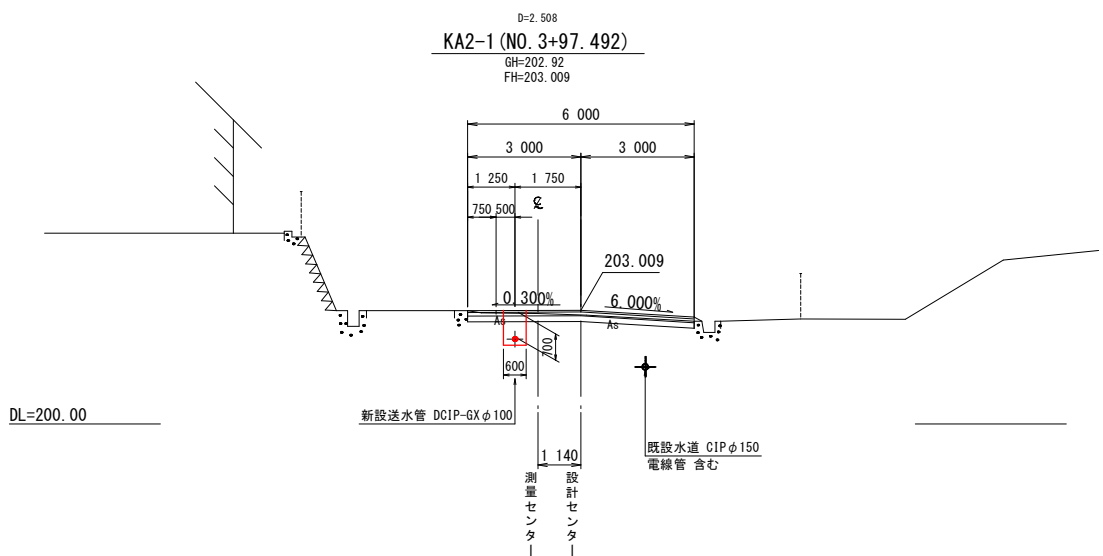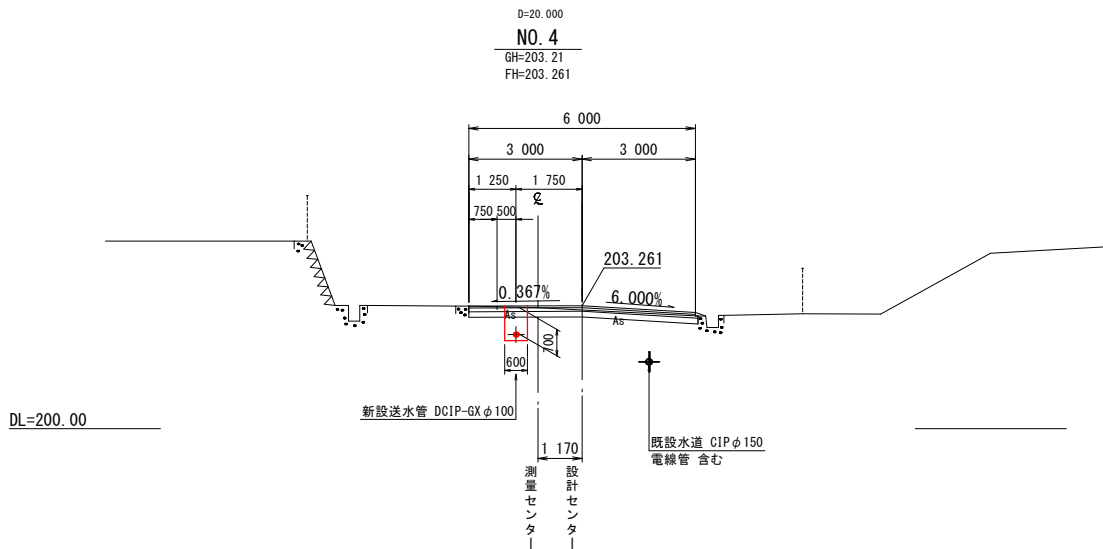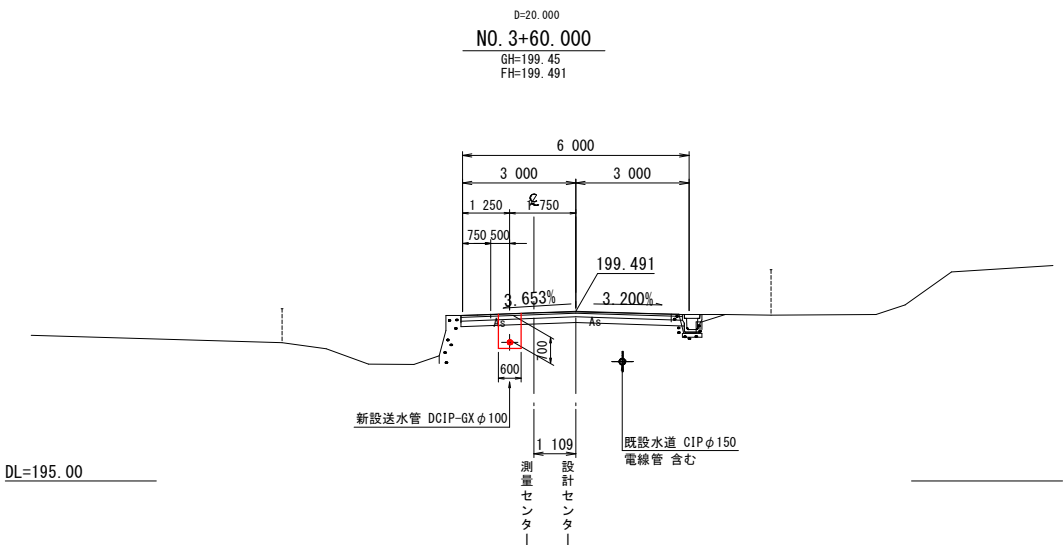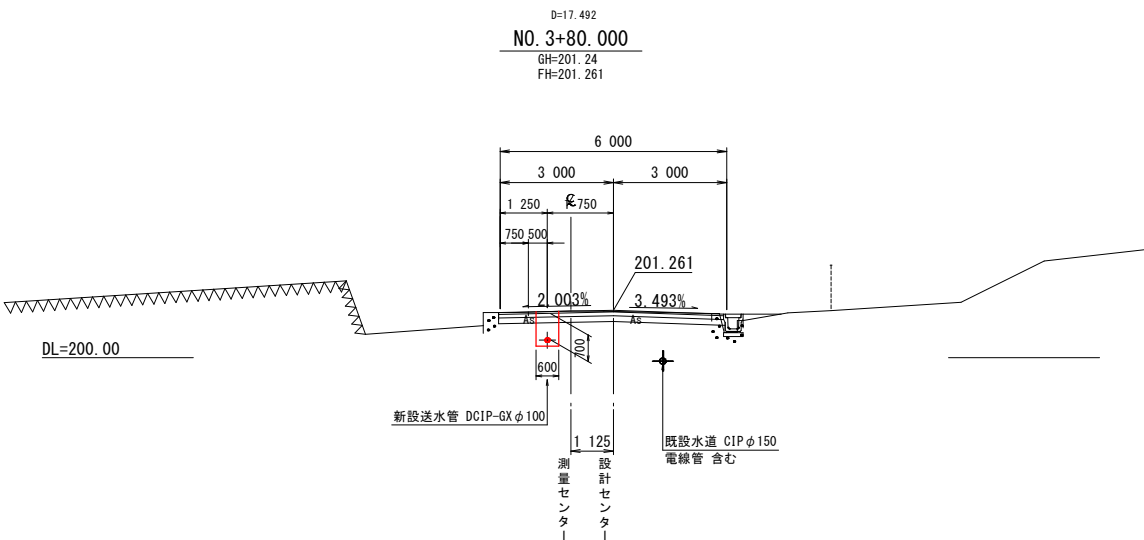





市道十日市276号線 (NO. 3+60.000~NO. 4)			
工事名	三次消防庁舎移転に伴う水道施設設計業務委託		
図面名	横断面図 (6)		
作成年月日	令和 6 年 月		
縮尺	1:100	図面番号	6/11
会社名	株式会社睦設計		
事業者名	広島県水道広域連合企業団三次事務所		

横断面図 (7) S=1/100

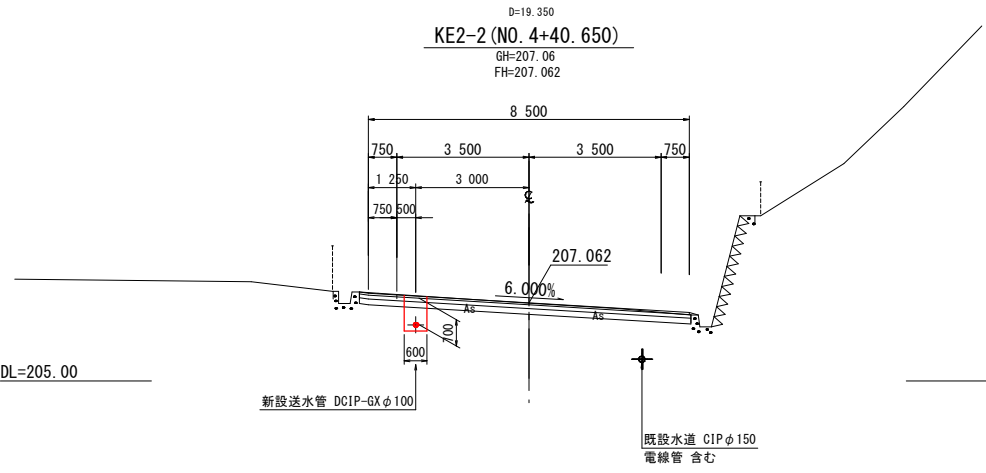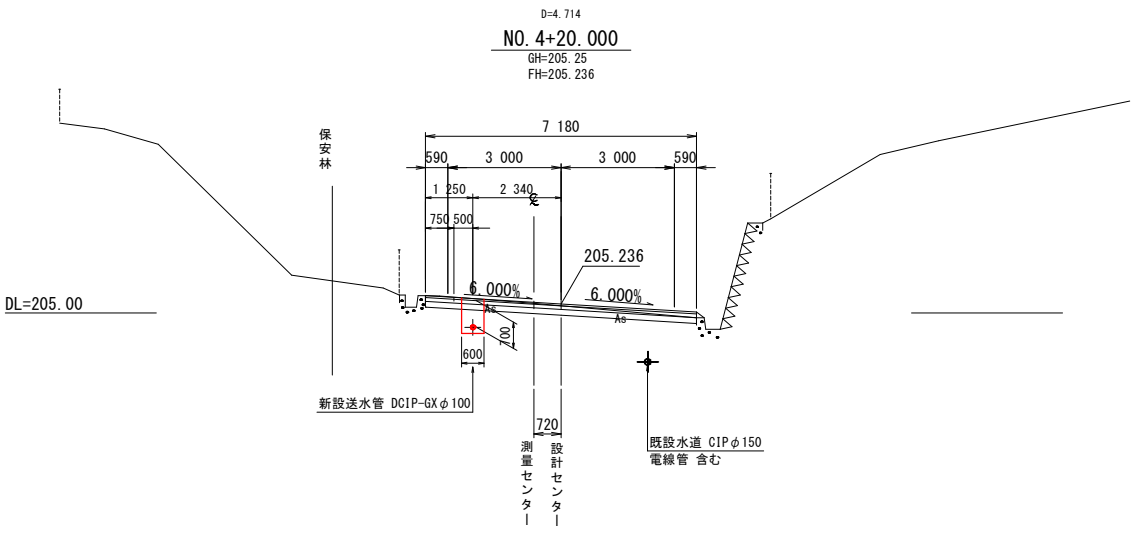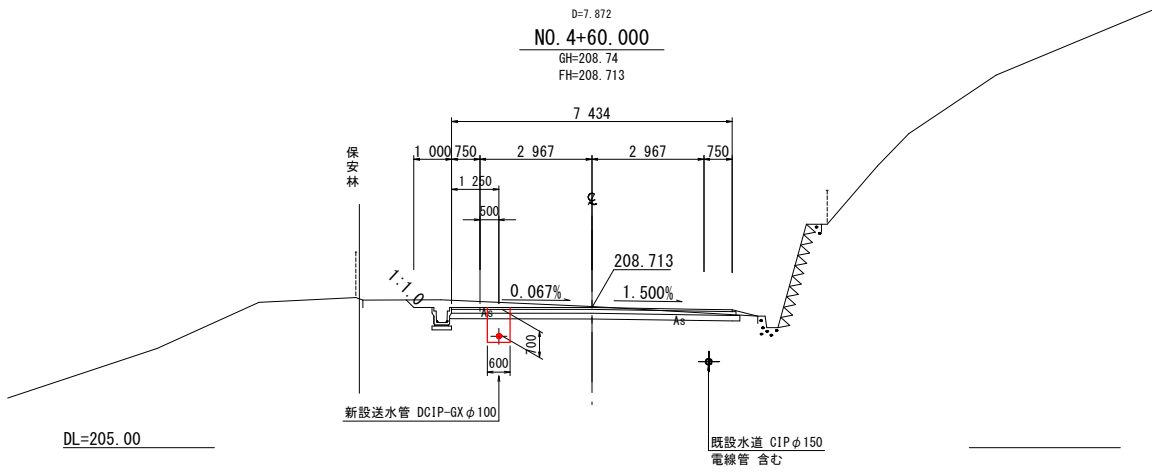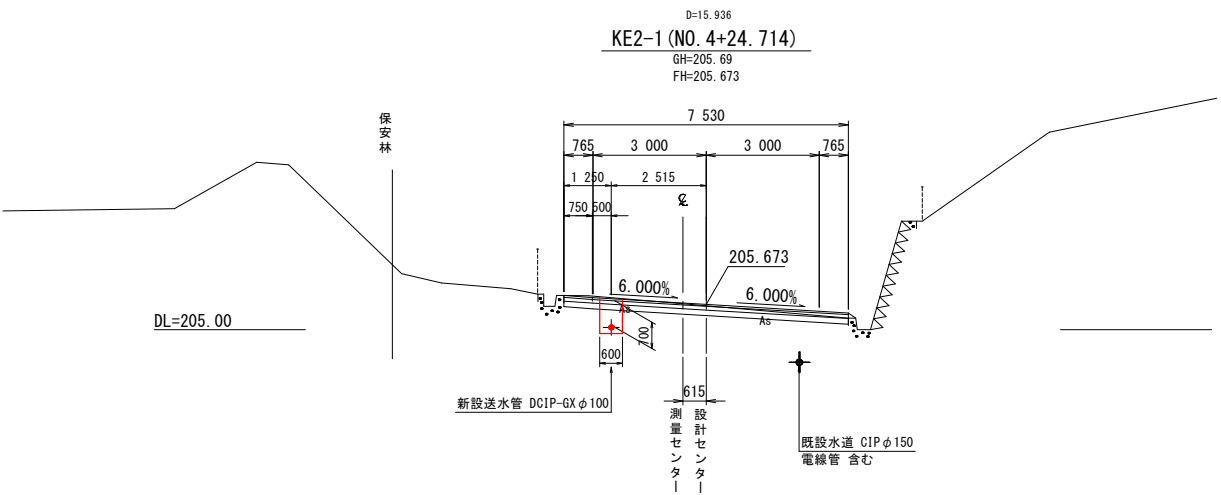





市道十日市276号線 (NO. 0~NO. 0+40.000)			
工事名	三次消防庁舎移転に伴う水道施設設計業務委託		
図面名	横断面図 (7)		
作成年月日	令和 6 年 月		
縮尺	1:100	図面番号	7/11
会社名	株式会社陸設計		
事業者名	広島県水道広域連合企業団三次事務所		

横断面図 (8) S=1/100

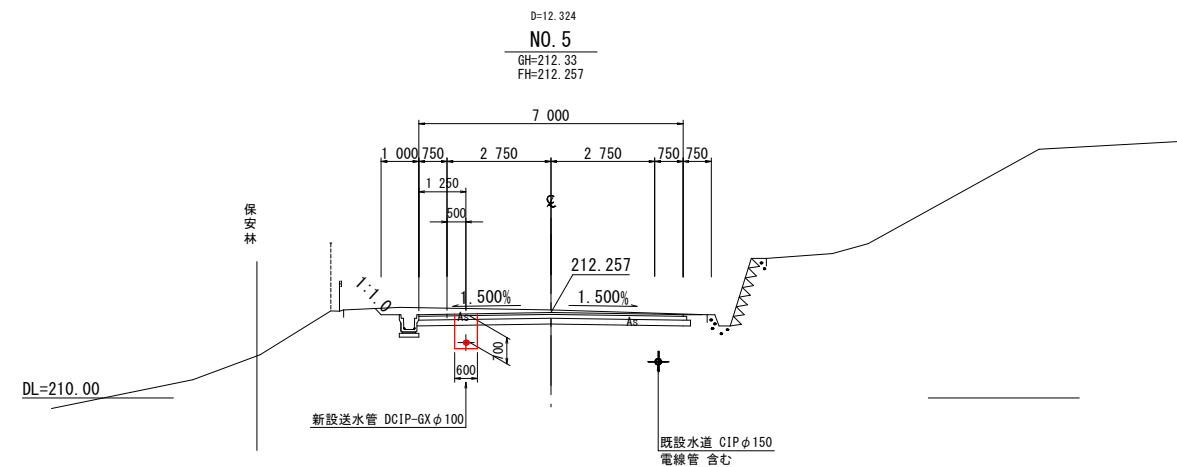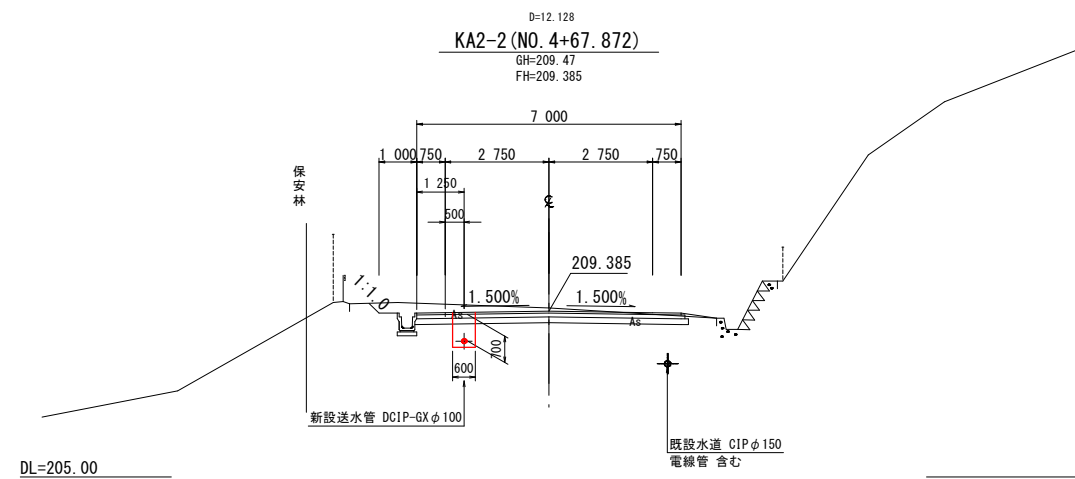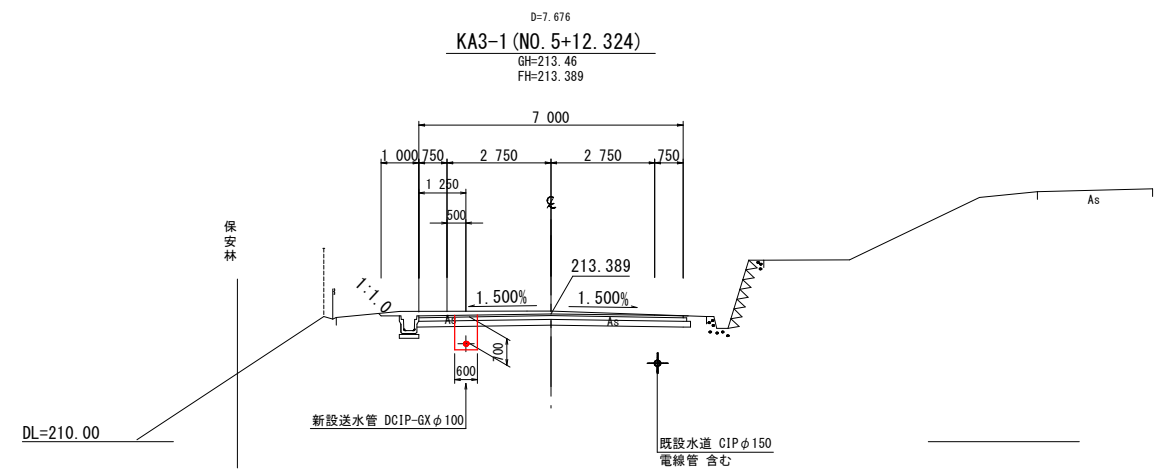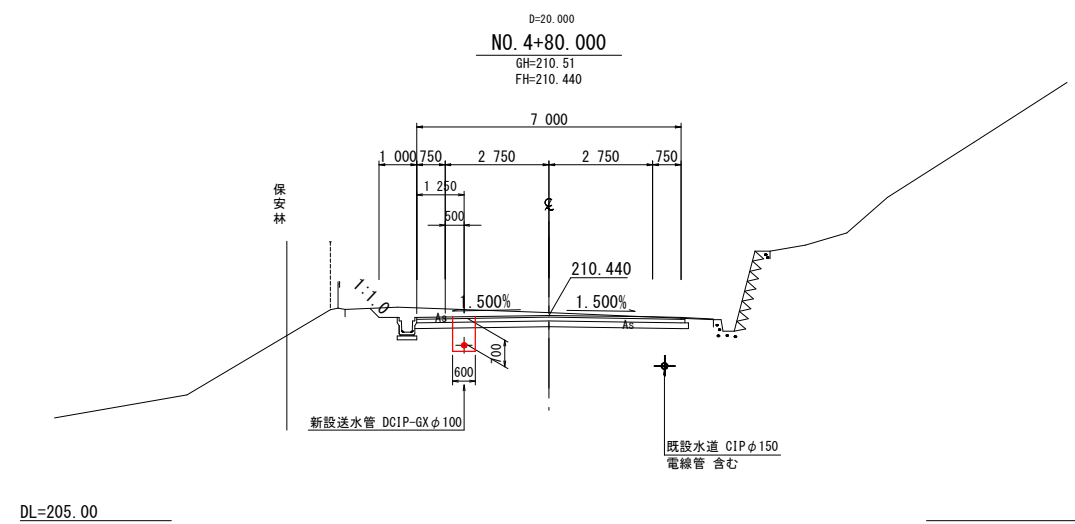



市道十日市276号線 (KA2-2~KA3-1)			
工事名	三次消防庁舎移転に伴う水道施設設計業務委託		
図面名	横断面図 (8)		
作成年月日	令和 6 年 月		
縮尺	1:100	図面番号	8/11
会社名	株式会社陸設計		
事業者名	広島県水道広域連合企業団三次事務所		

横断面図 (9) S=1/100

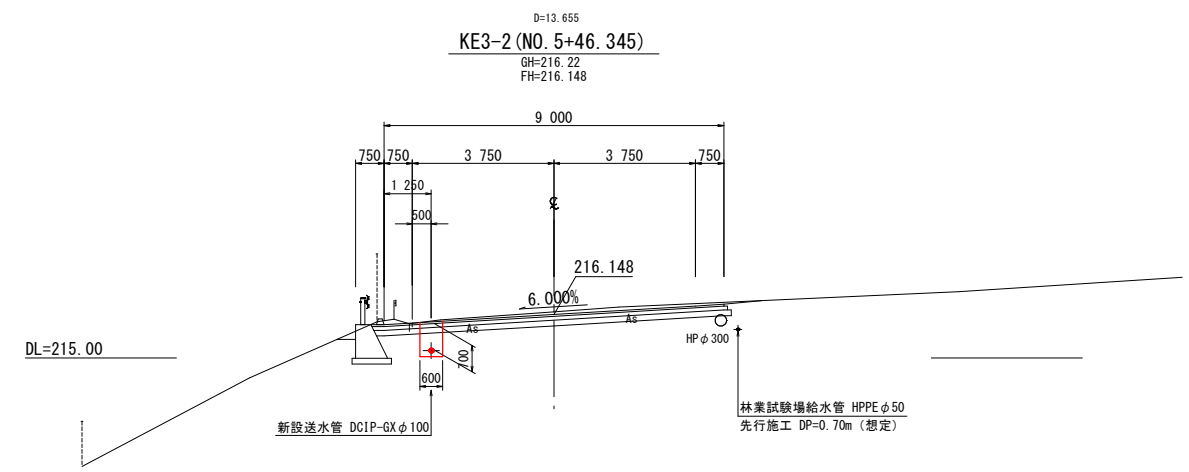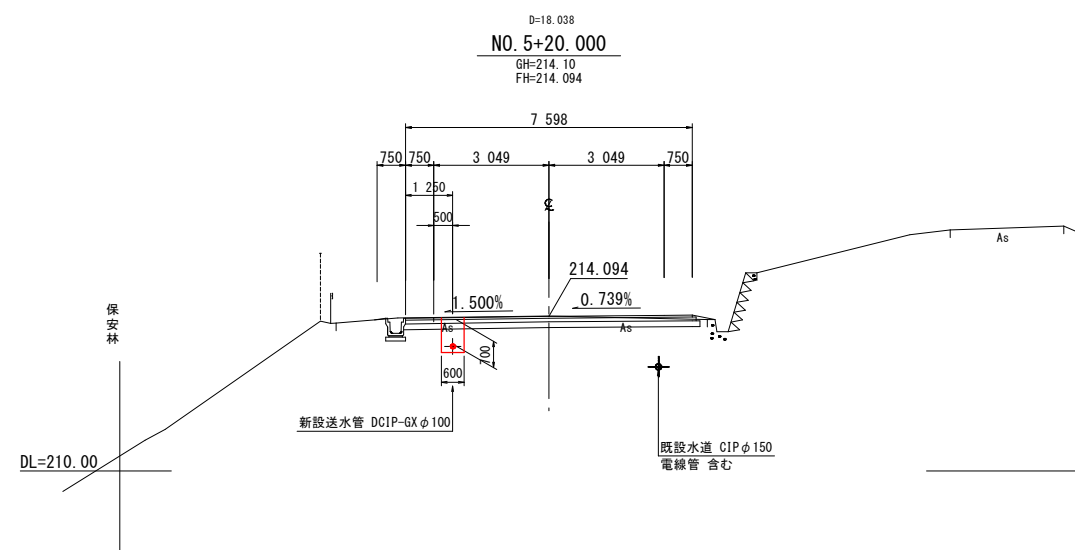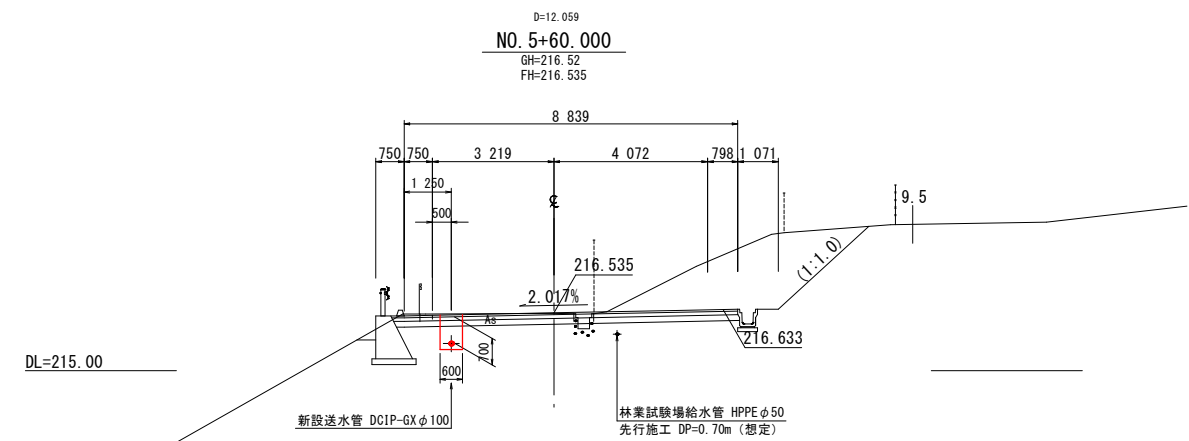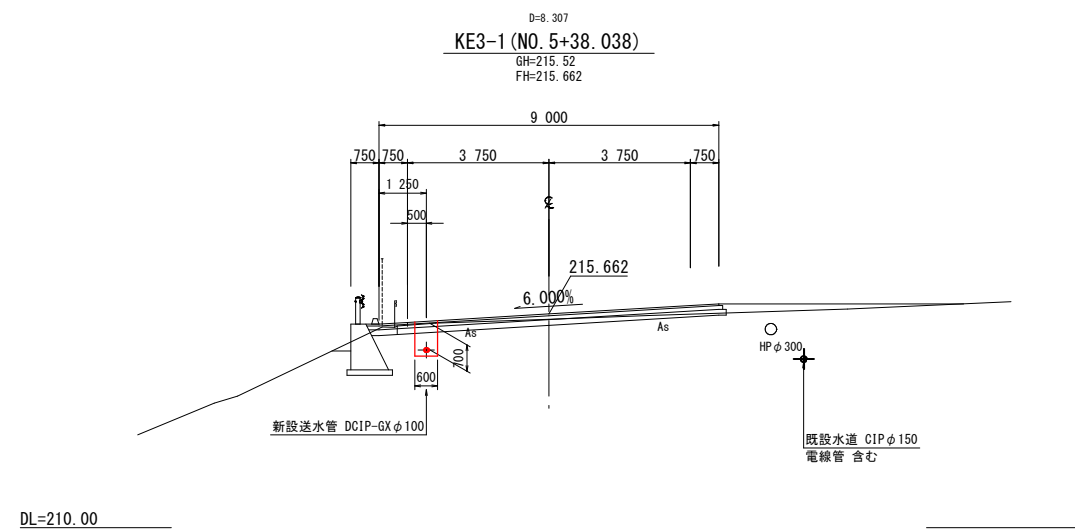

市道十日市276号線 (NO. 5+20.000~NO. 5+60.000)			
工事名	三次消防庁舎移転に伴う水道施設設計業務委託		
図面名	横断面図 (9)		
作成年月日	令和 6 年 月		
縮尺	1:100	図面番号	9/11
会社名	株式会社陸設計		
事業者名	広島県水道広域連合企業団三次事務所		

 送水管詳細図(2) S=1/100

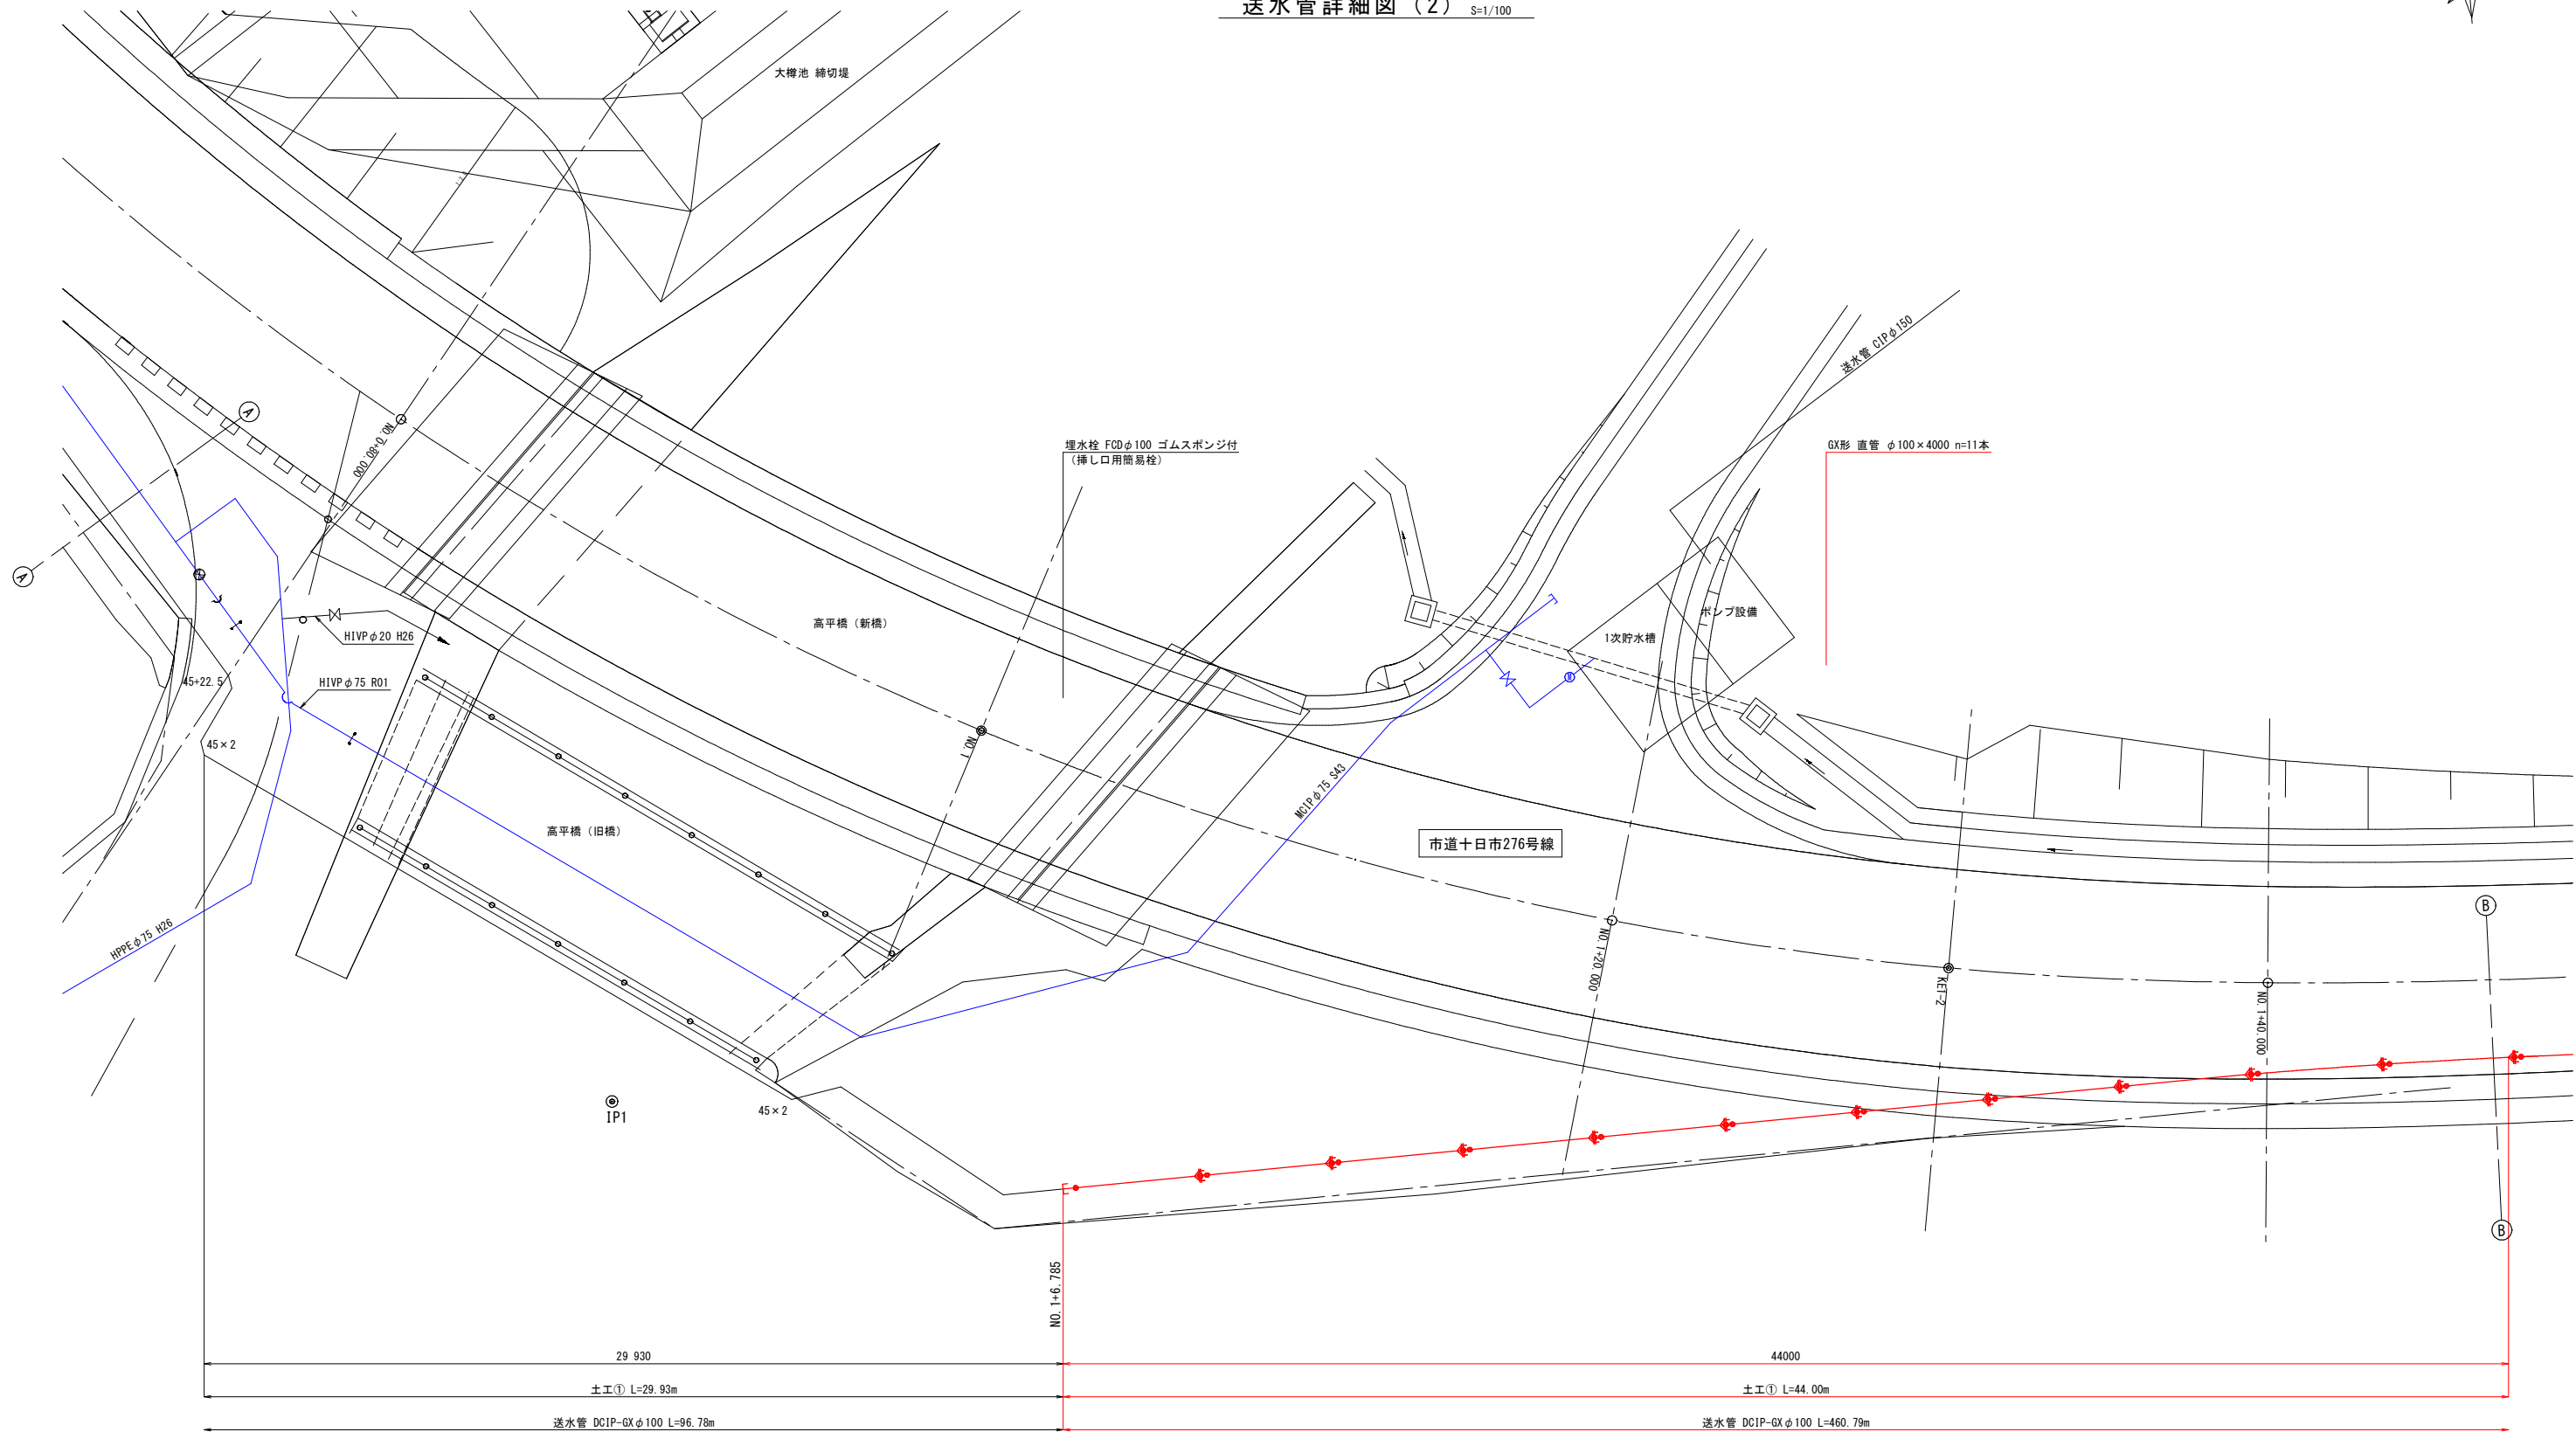



凡例

- ライン
- G-Link
- P-Link
- 乙切管挿し口突部

寸法表		
口径	ライナ	フリンク
φ75、φ100	30mm	200mm
φ150	40mm	230mm
φ200、φ250	40mm	240mm

工事名	三次消防庁舎移転に伴う水道施設設計業務委託		
図面名	送水管詳細図(2)		
作成年月日	令和 6 年 月		
縮尺	1:100	図面番号	2/6
会社名	株式会社陸設計		
事業者名	広島県水道広域連合企業団三次事務所		

 送水管詳細図 (3) S=1/100

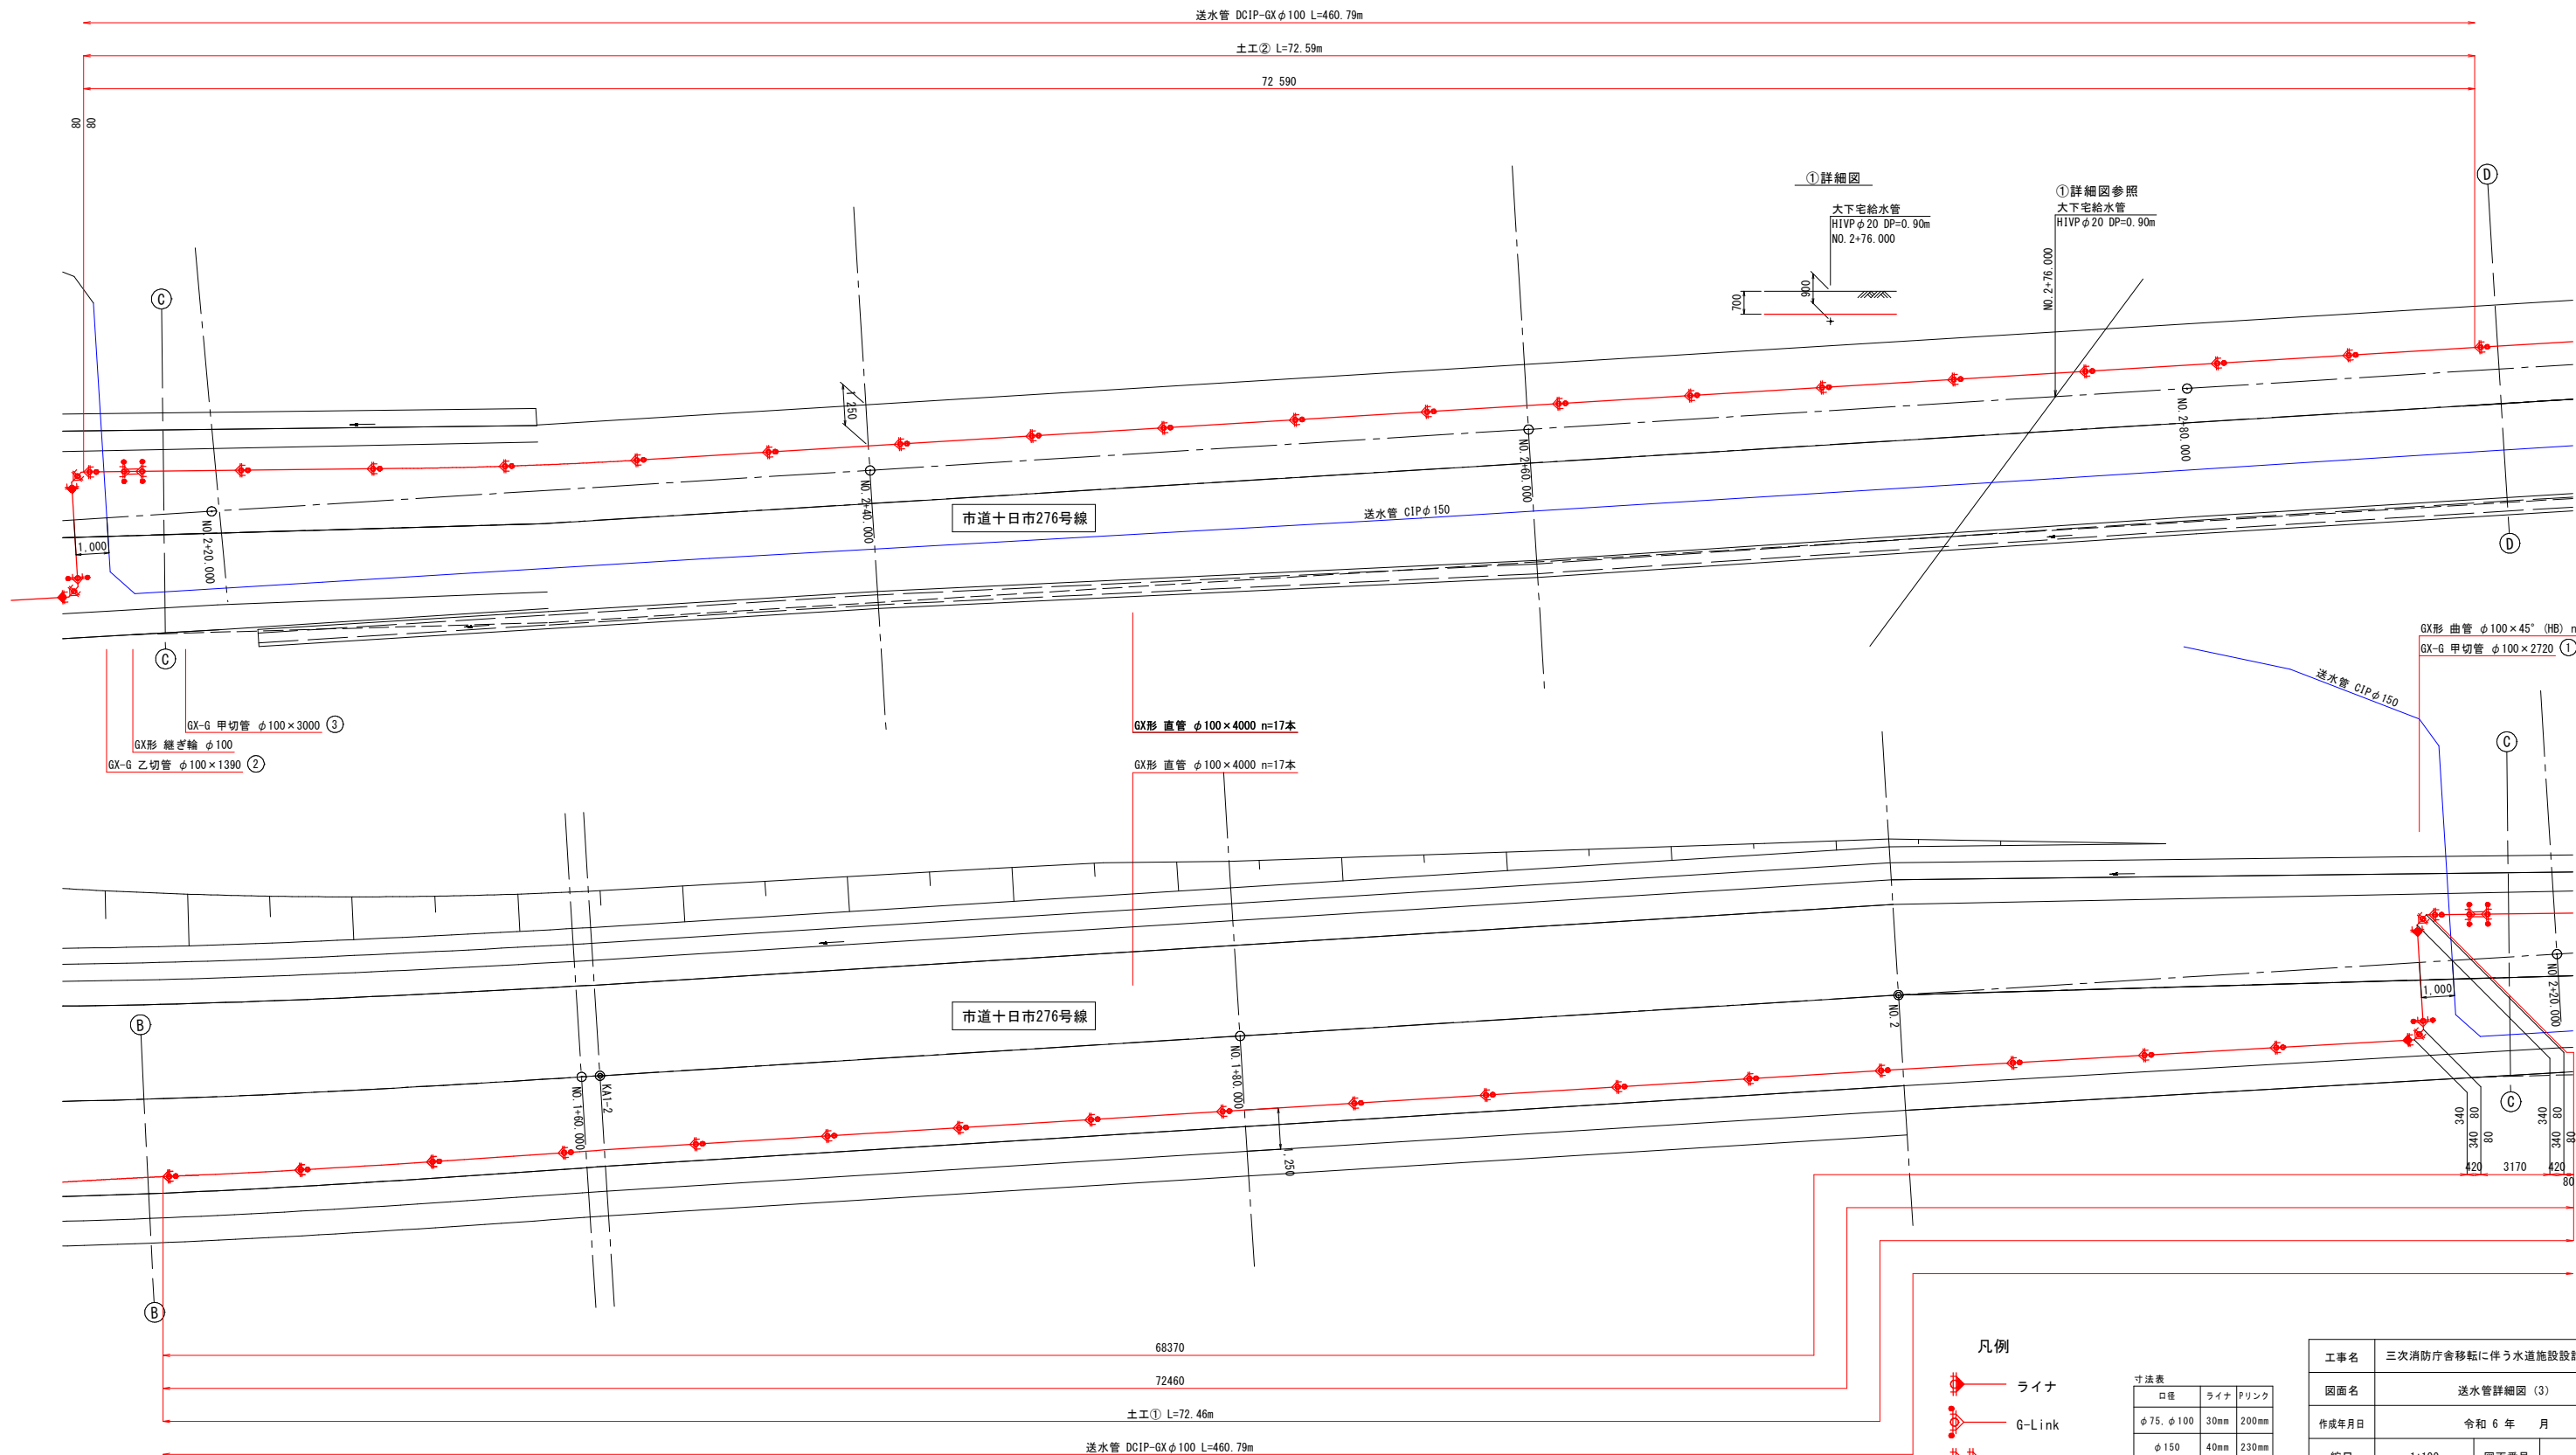

凡例




- ライナ
- G-Link
- P-Link
- 乙切管挿し口突部

寸法表

口径	ライナ	フリンク
φ75, φ100	30mm	200mm
φ150	40mm	230mm
φ200, φ250	40mm	240mm

工事名	三次消防庁舎移転に伴う水道施設設計業務委託		
図面名	送水管詳細図 (3)		
作成年月日	令和 6 年 月		
縮尺	1:100	図面番号	3/6
会社名	株式会社陸設計		
事業者名	広島県水道広域連合企業団三次事務所		

 送水管詳細図 (4) S=1/100

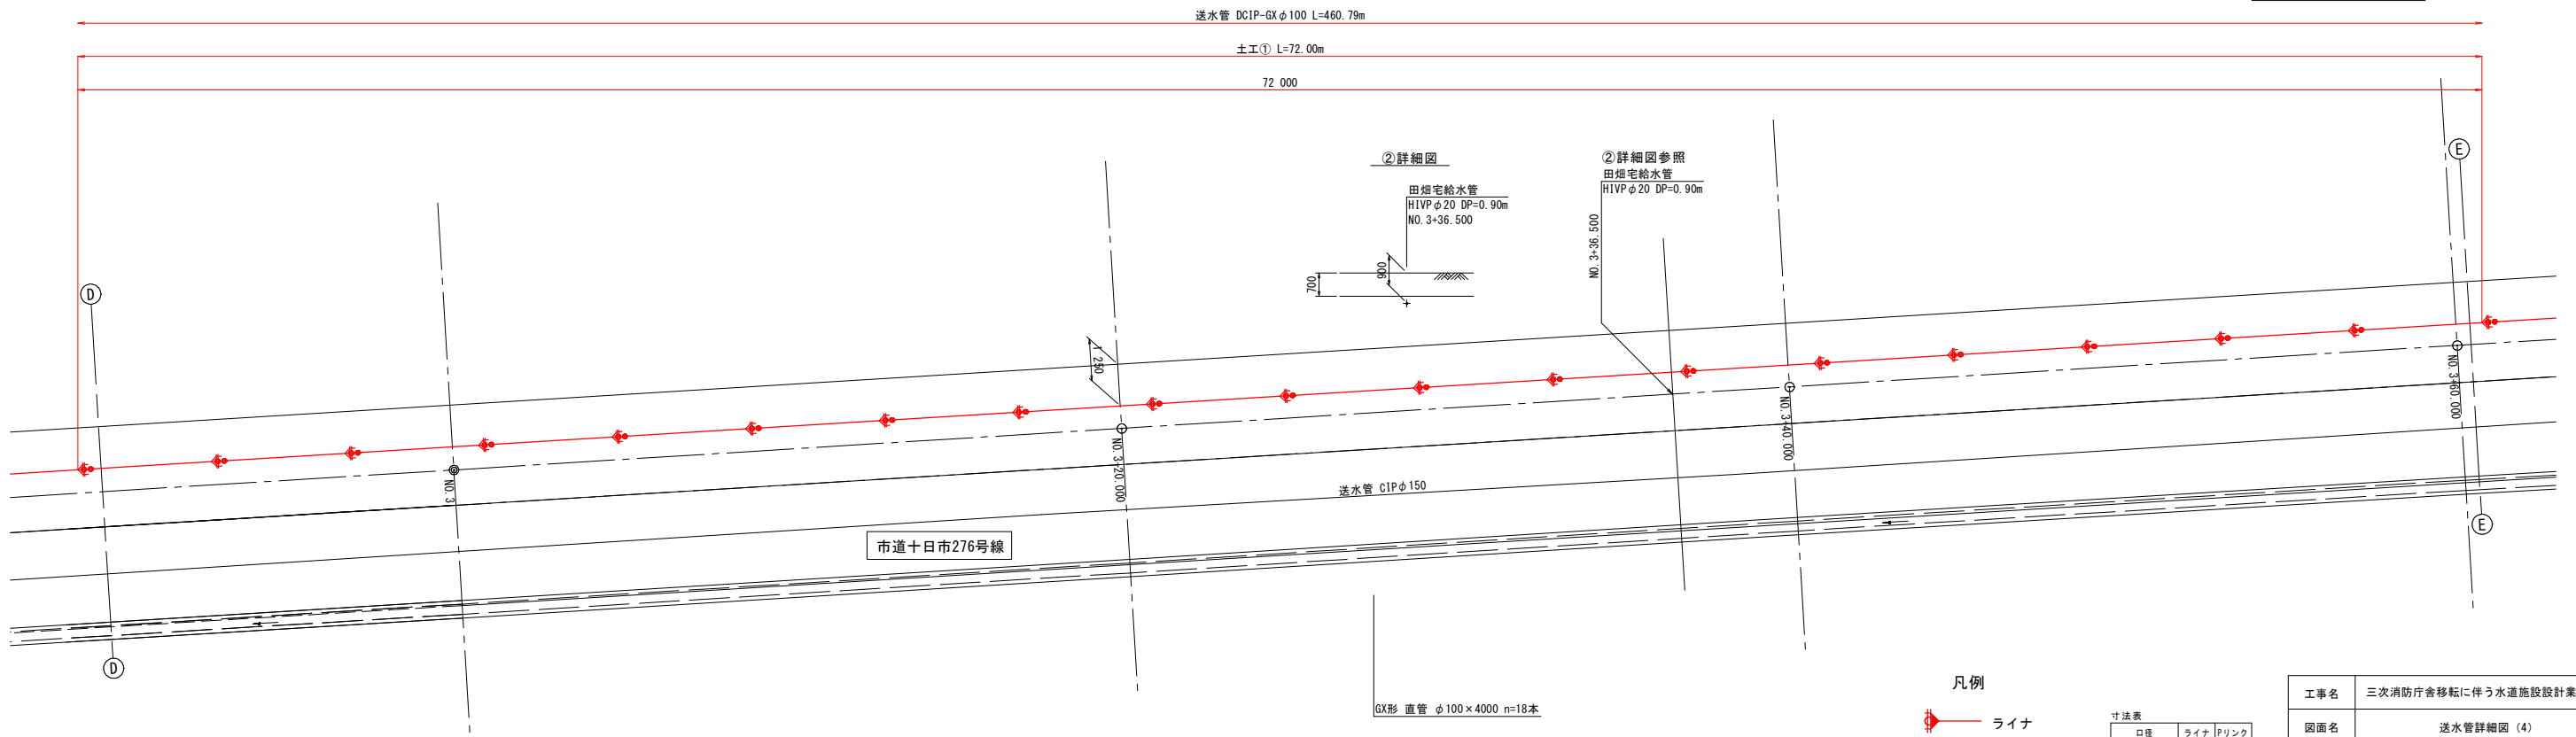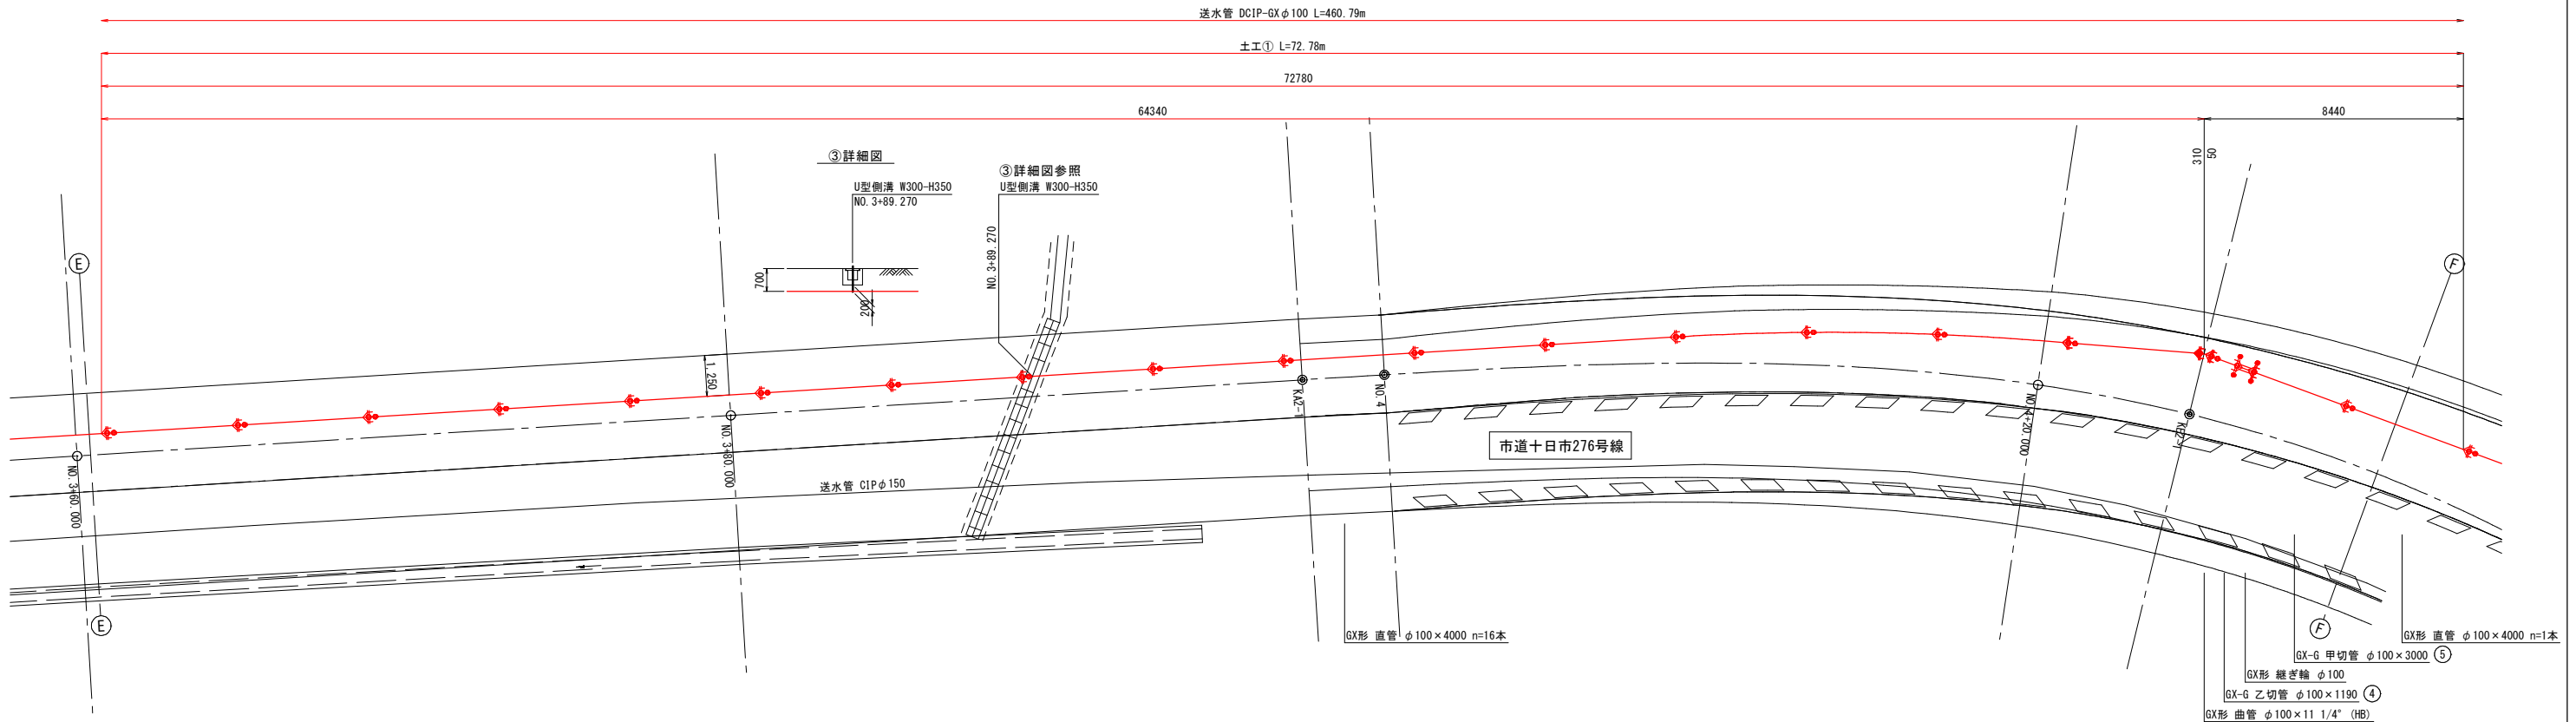


凡例

- ライン
- G-Link
- P-Link
- 乙切管挿し口突部


口径	ライン	フリンク
φ75, φ100	30mm	200mm
φ150	40mm	230mm
φ200, φ250	40mm	240mm

工事名	三次消防庁舎移転に伴う水道施設設計業務委託		
図面名	送水管詳細図 (4)		
作成年月日	令和 6 年 月		
縮尺	1:100	図面番号	4/6
会社名	株式会社陸設計		
事業者名	広島県水道広域連合企業団三次事務所		

送水管詳細図 (5) S=1/100

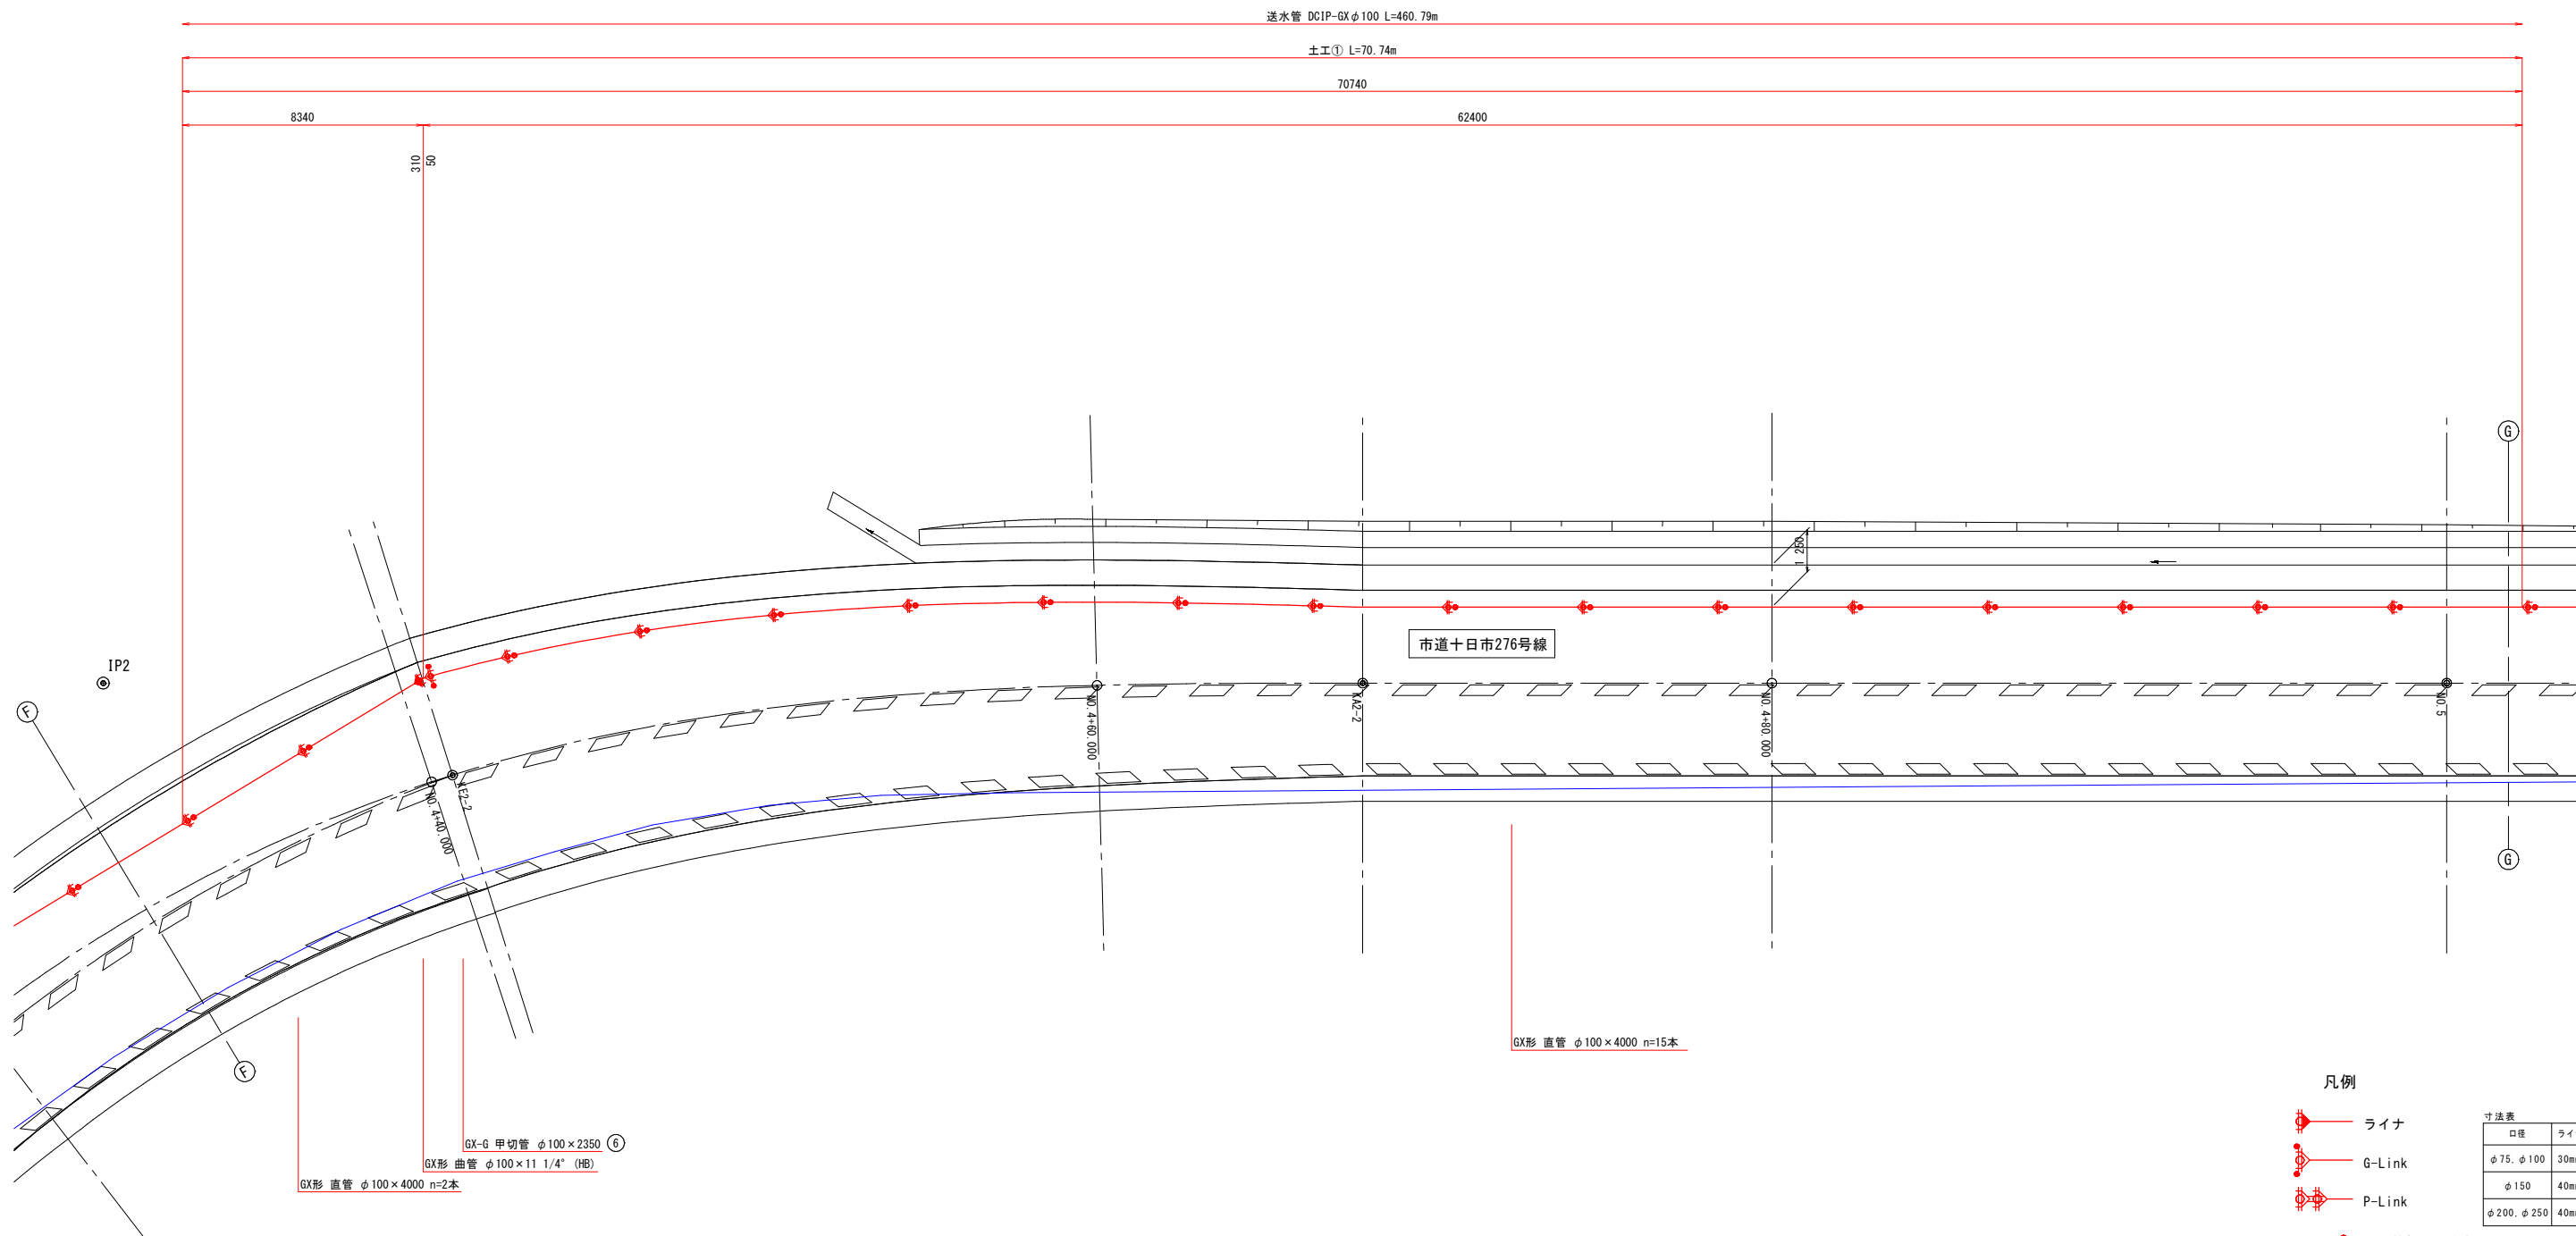


凡例

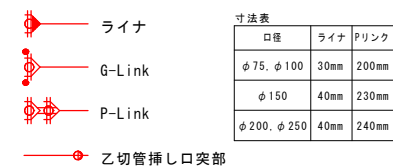


工事名	三次消防庁舎移転に伴う水道施設設計業務委託		
図面名	送水管詳細図 (5)		
作成年月日	令和 6 年 月		
縮尺	1:100	図面番号	5/6
会社名	株式会社陸設計		
事業者名	広島県水道広域連合企業団三次事務所		


送水管詳細図 (6) S=1/100

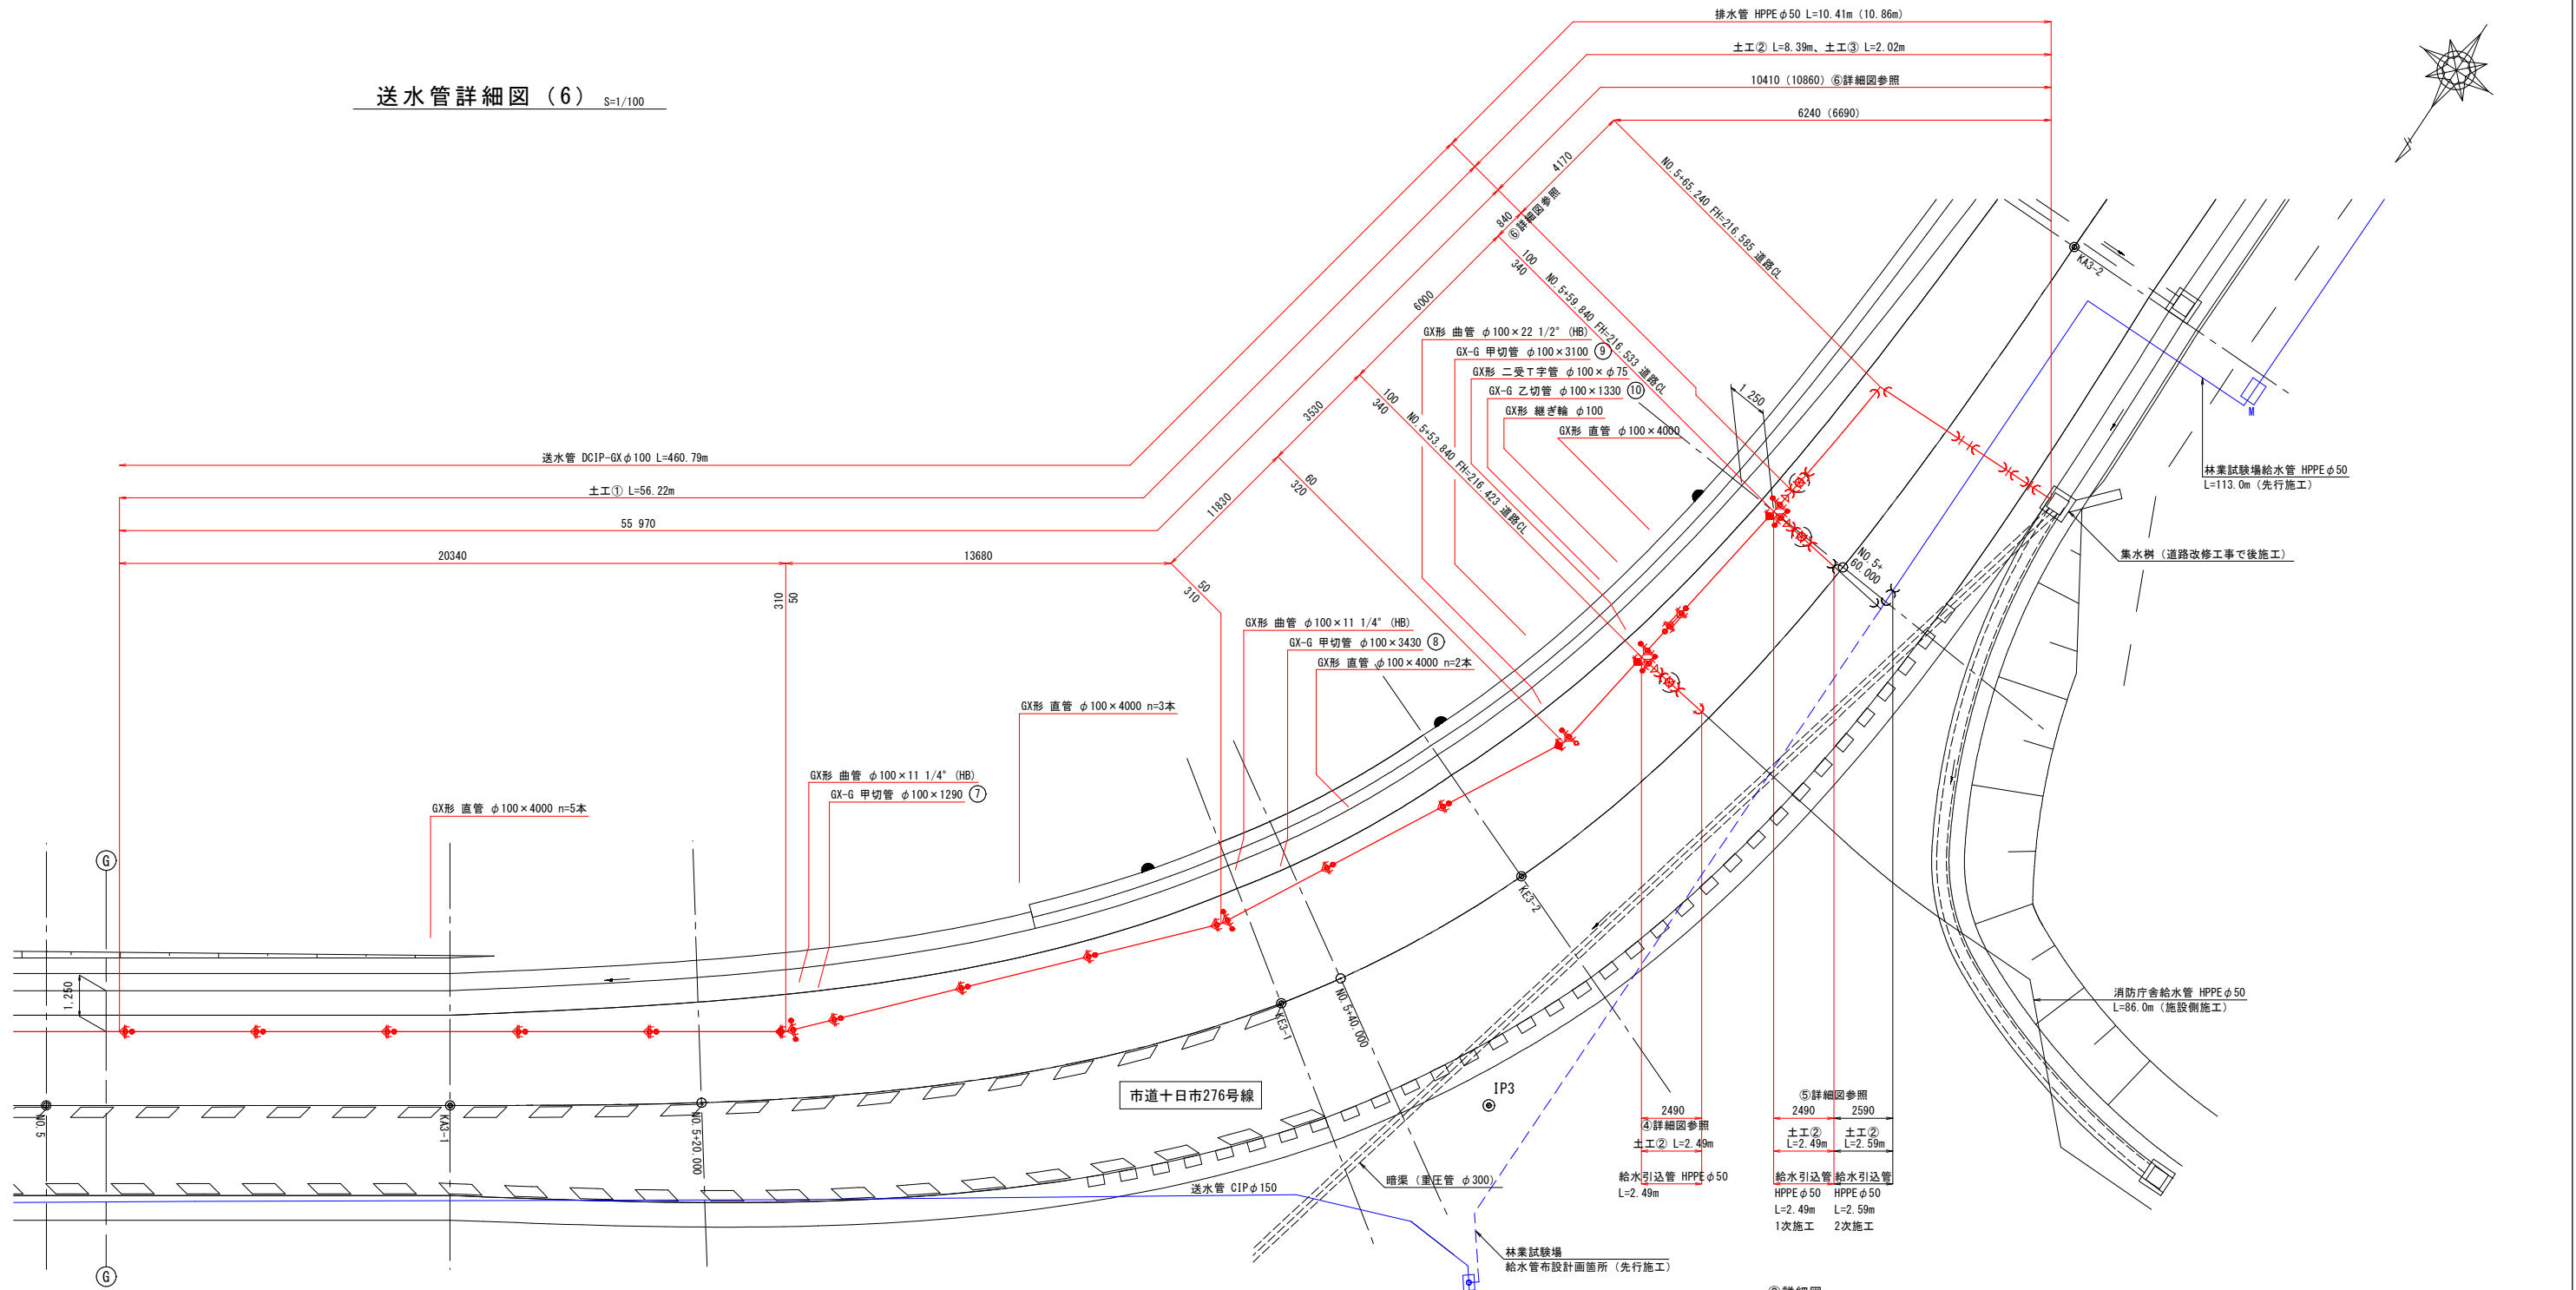


④詳細図

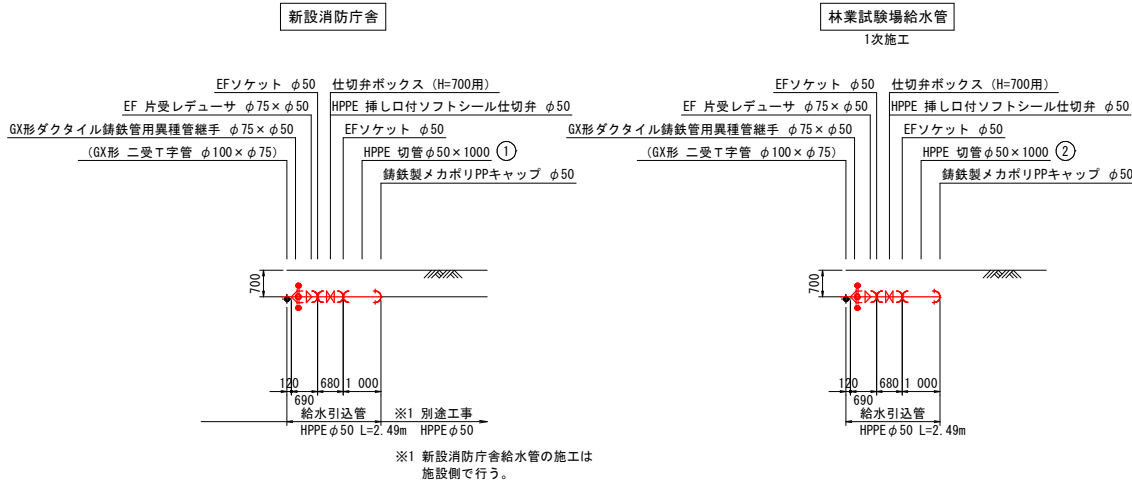


⑤詳細図

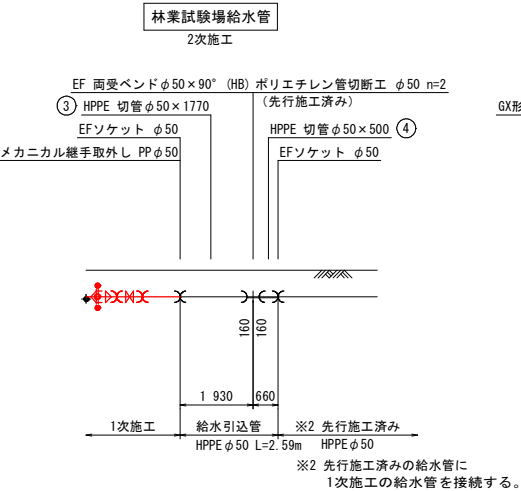

⑥詳細図

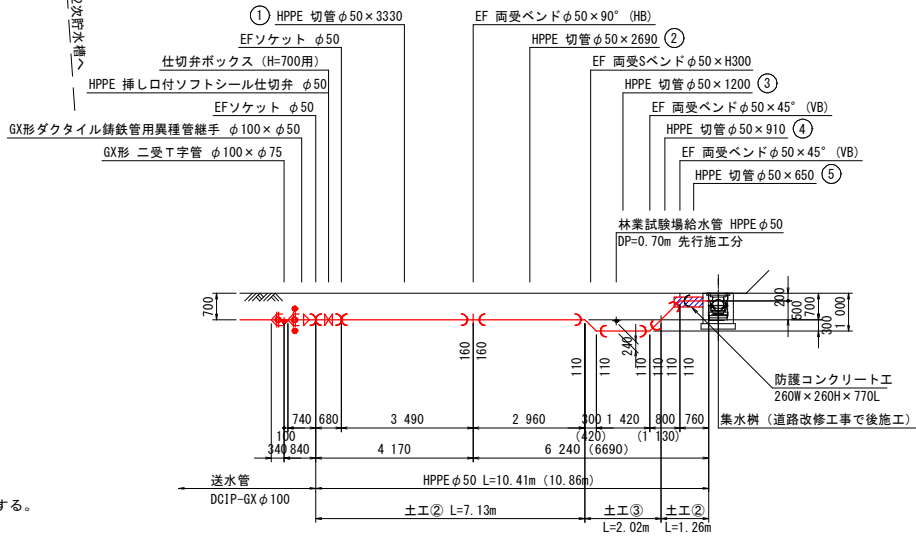

凡例

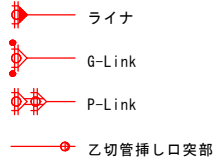



寸法表		
口径	ライン	プリンク
φ75, φ100	30mm	200mm
φ150	40mm	230mm
φ200, φ250	40mm	240mm

工事名	三次消防庁舎移転に伴う水道施設設計業務委託		
図面名	送水管詳細図 (6)		
作成年月日	令和 6 年 月		
縮尺	1:100	図面番号	6/6
会社名	株式会社陸設計		
事業者名	広島県水道広域連合企業団三次事務所		

標準掘削断面図 S=1/20

舗装構成 S=1/20



AS 5-10-15 (市道車道)

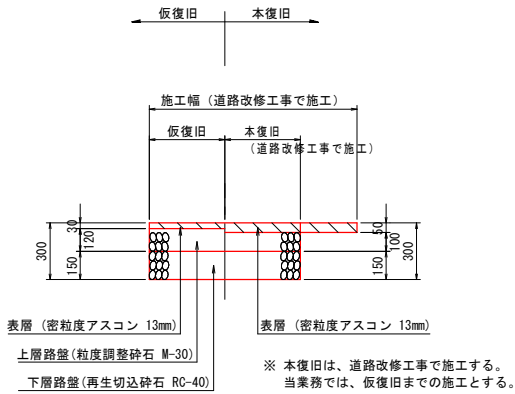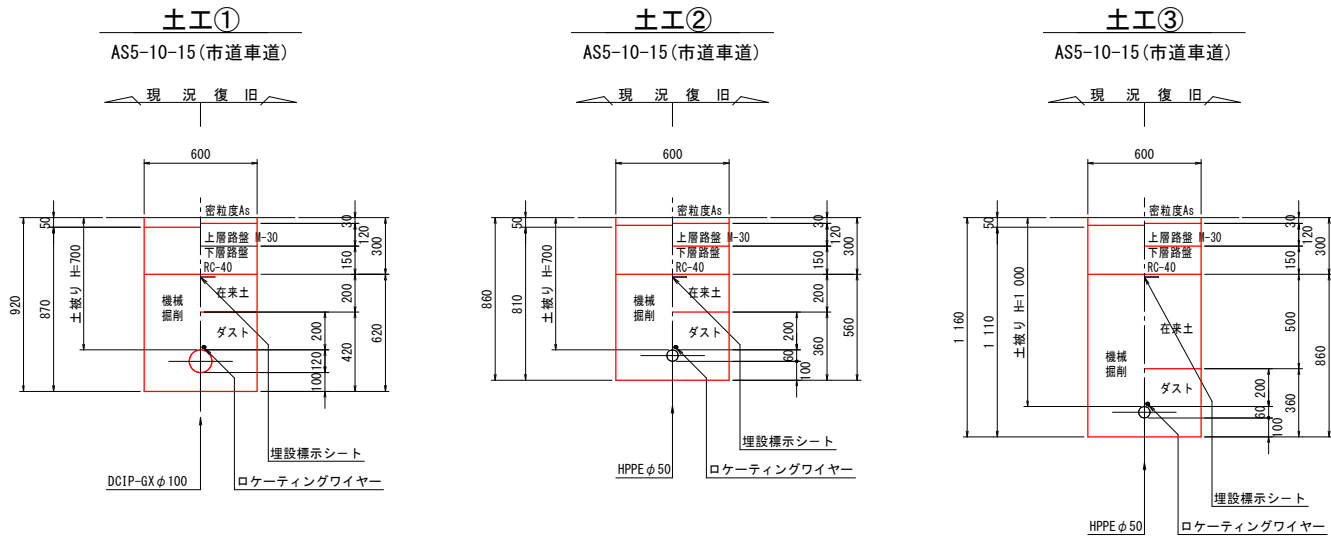

弁室構造図 S=1/10

仕切弁室
φ50 土被り700

仕切弁鉄蓋構造図

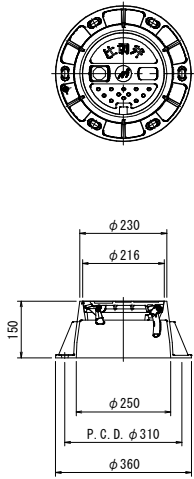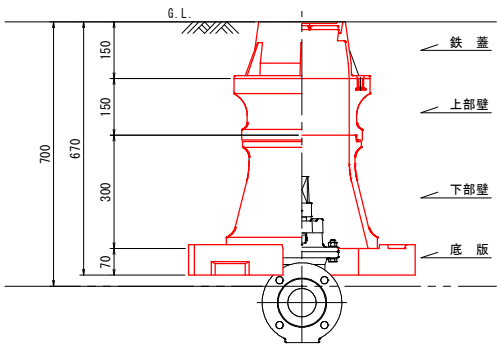

工事名	三次消防庁舎移転に伴う水道施設設計業務委託		
図面名	標準掘削断面図・弁室構造図		
作成年月日	令和 6 年 月		
縮尺	図 示	図面番号	1/1
会社名	株式会社睦設計		
事業者名	広島県水道広域連合企業団三次事務所		