


旧香淀水泳プール解体工事

目次


図面番号	図面内容	縮尺
A - 00	目次	
A - 01	解体撤去工事特記仕様書 (1)	
A - 02	解体撤去工事特記仕様書 (2)	
A - 04	案内図 付近見取 配置図	S:1/100
A - 05	解体後配置詳細図	S:1/100
A - 06	解体後断面詳細図	S:1/100 S:1/50
A - 07	解体前配置詳細図	S:1/100
A - 08	解体前断面図	S:1/100
A - 09	解体前プール断面詳細図	S:1/30
A - 10	足洗い、シャワー平面、断面詳細図	S:1/30
A - 11	洗眼、水呑平面、断面詳細図	S:1/30
A - 12	解体前プール更衣室仕上り表、平面、立面図	S:1/50
A - 13	解体前プール更衣室伏せ図、展開図、矩計図	S:1/50 S:1/25
A - 14	解体前プール機械室仕上り表、平面、立面、天井、伏せ図	S:1/50

図面番号	図面内容	縮尺
A - 15	解体前 建具表	S:1/50
A - 16	解体前プール更衣室 伏せ図	S:1/50
A - 17	解体前プール機械室伏図、断面、展開図 (ドロー割)	S:1/50
A - 18	解体前プール監視小屋図 監視台	S:1/50
A - 19	仮設計画配置図1	S:1/500
A - 20	仮設計画配置図2	S:1/100
E - 01	解体前プール更衣室電灯、コックル設備平面図	S:1/30
E - 02	解体前プール機械室電灯、コックル設備平面、展開図	S:1/50
M - 01	解体前プール更衣室機械設備平面図	S:1/50
M - 02	解体前プール機械室機械設備平面、展開図	S:1/100
M - 03	解体前プール機械設備給水、送水、排水管想定図	S:1/100

特記			旧香淀水泳プール解体工事			有限会社 アイ設計コンサルtant		
						広島県知事23(1)第1026号		
			図面番号	A-00 号	図面内容	一般建築士第157681号 杉谷優治		
						担当	製図	設計
						令和6年 目次		

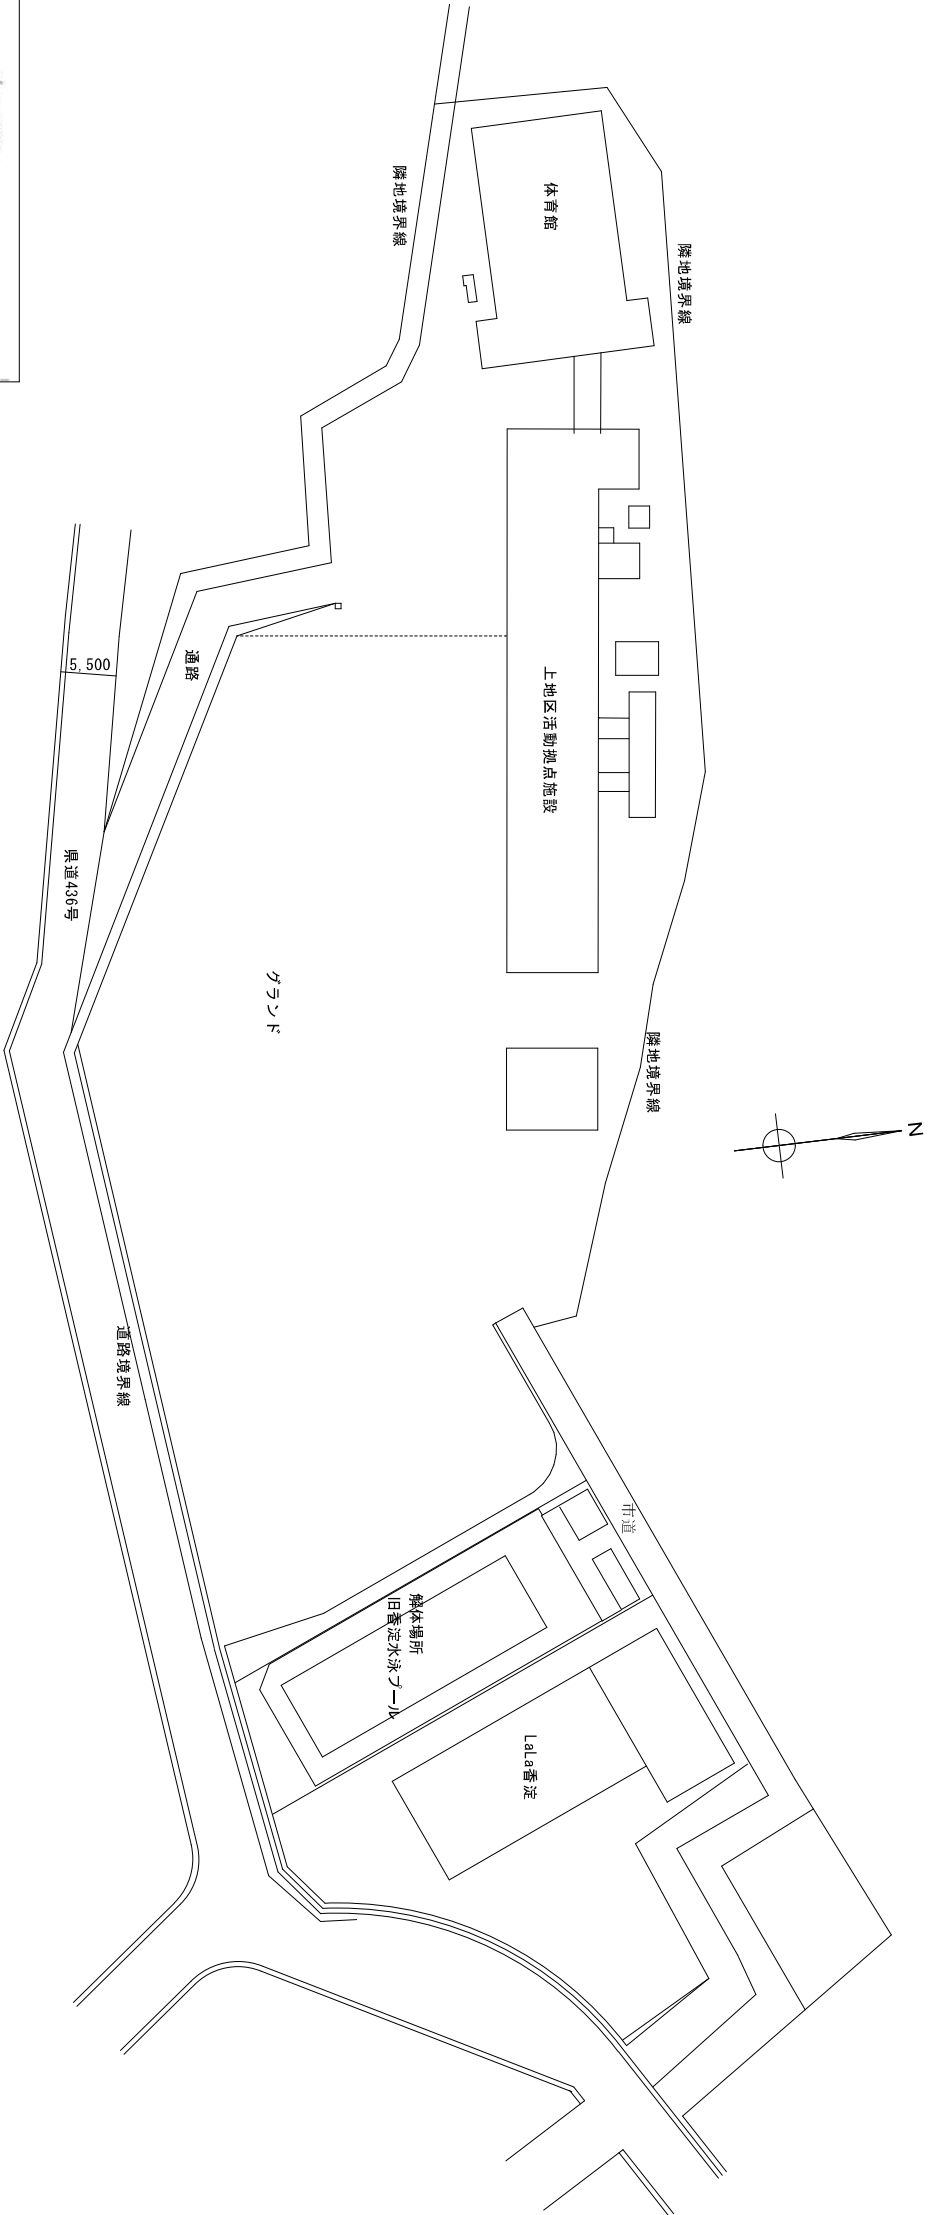




付近配置図 S=1:500

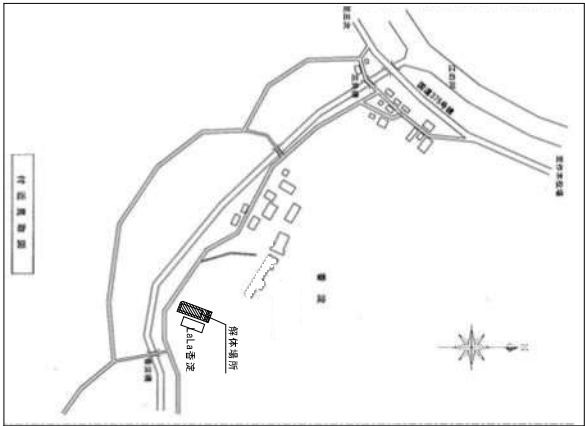


付近配置図




特記		旧香淀水泳プール解体工事		有限会社 アイ設計コンサルタント 広島県知事23(1)第1028号 一級建築士第157681号 杉谷 優治	
		図面番号 A-04 号	図面内容	担当	
		付近見取り、配置図 S=1:500		製図	設計
		令和6年			

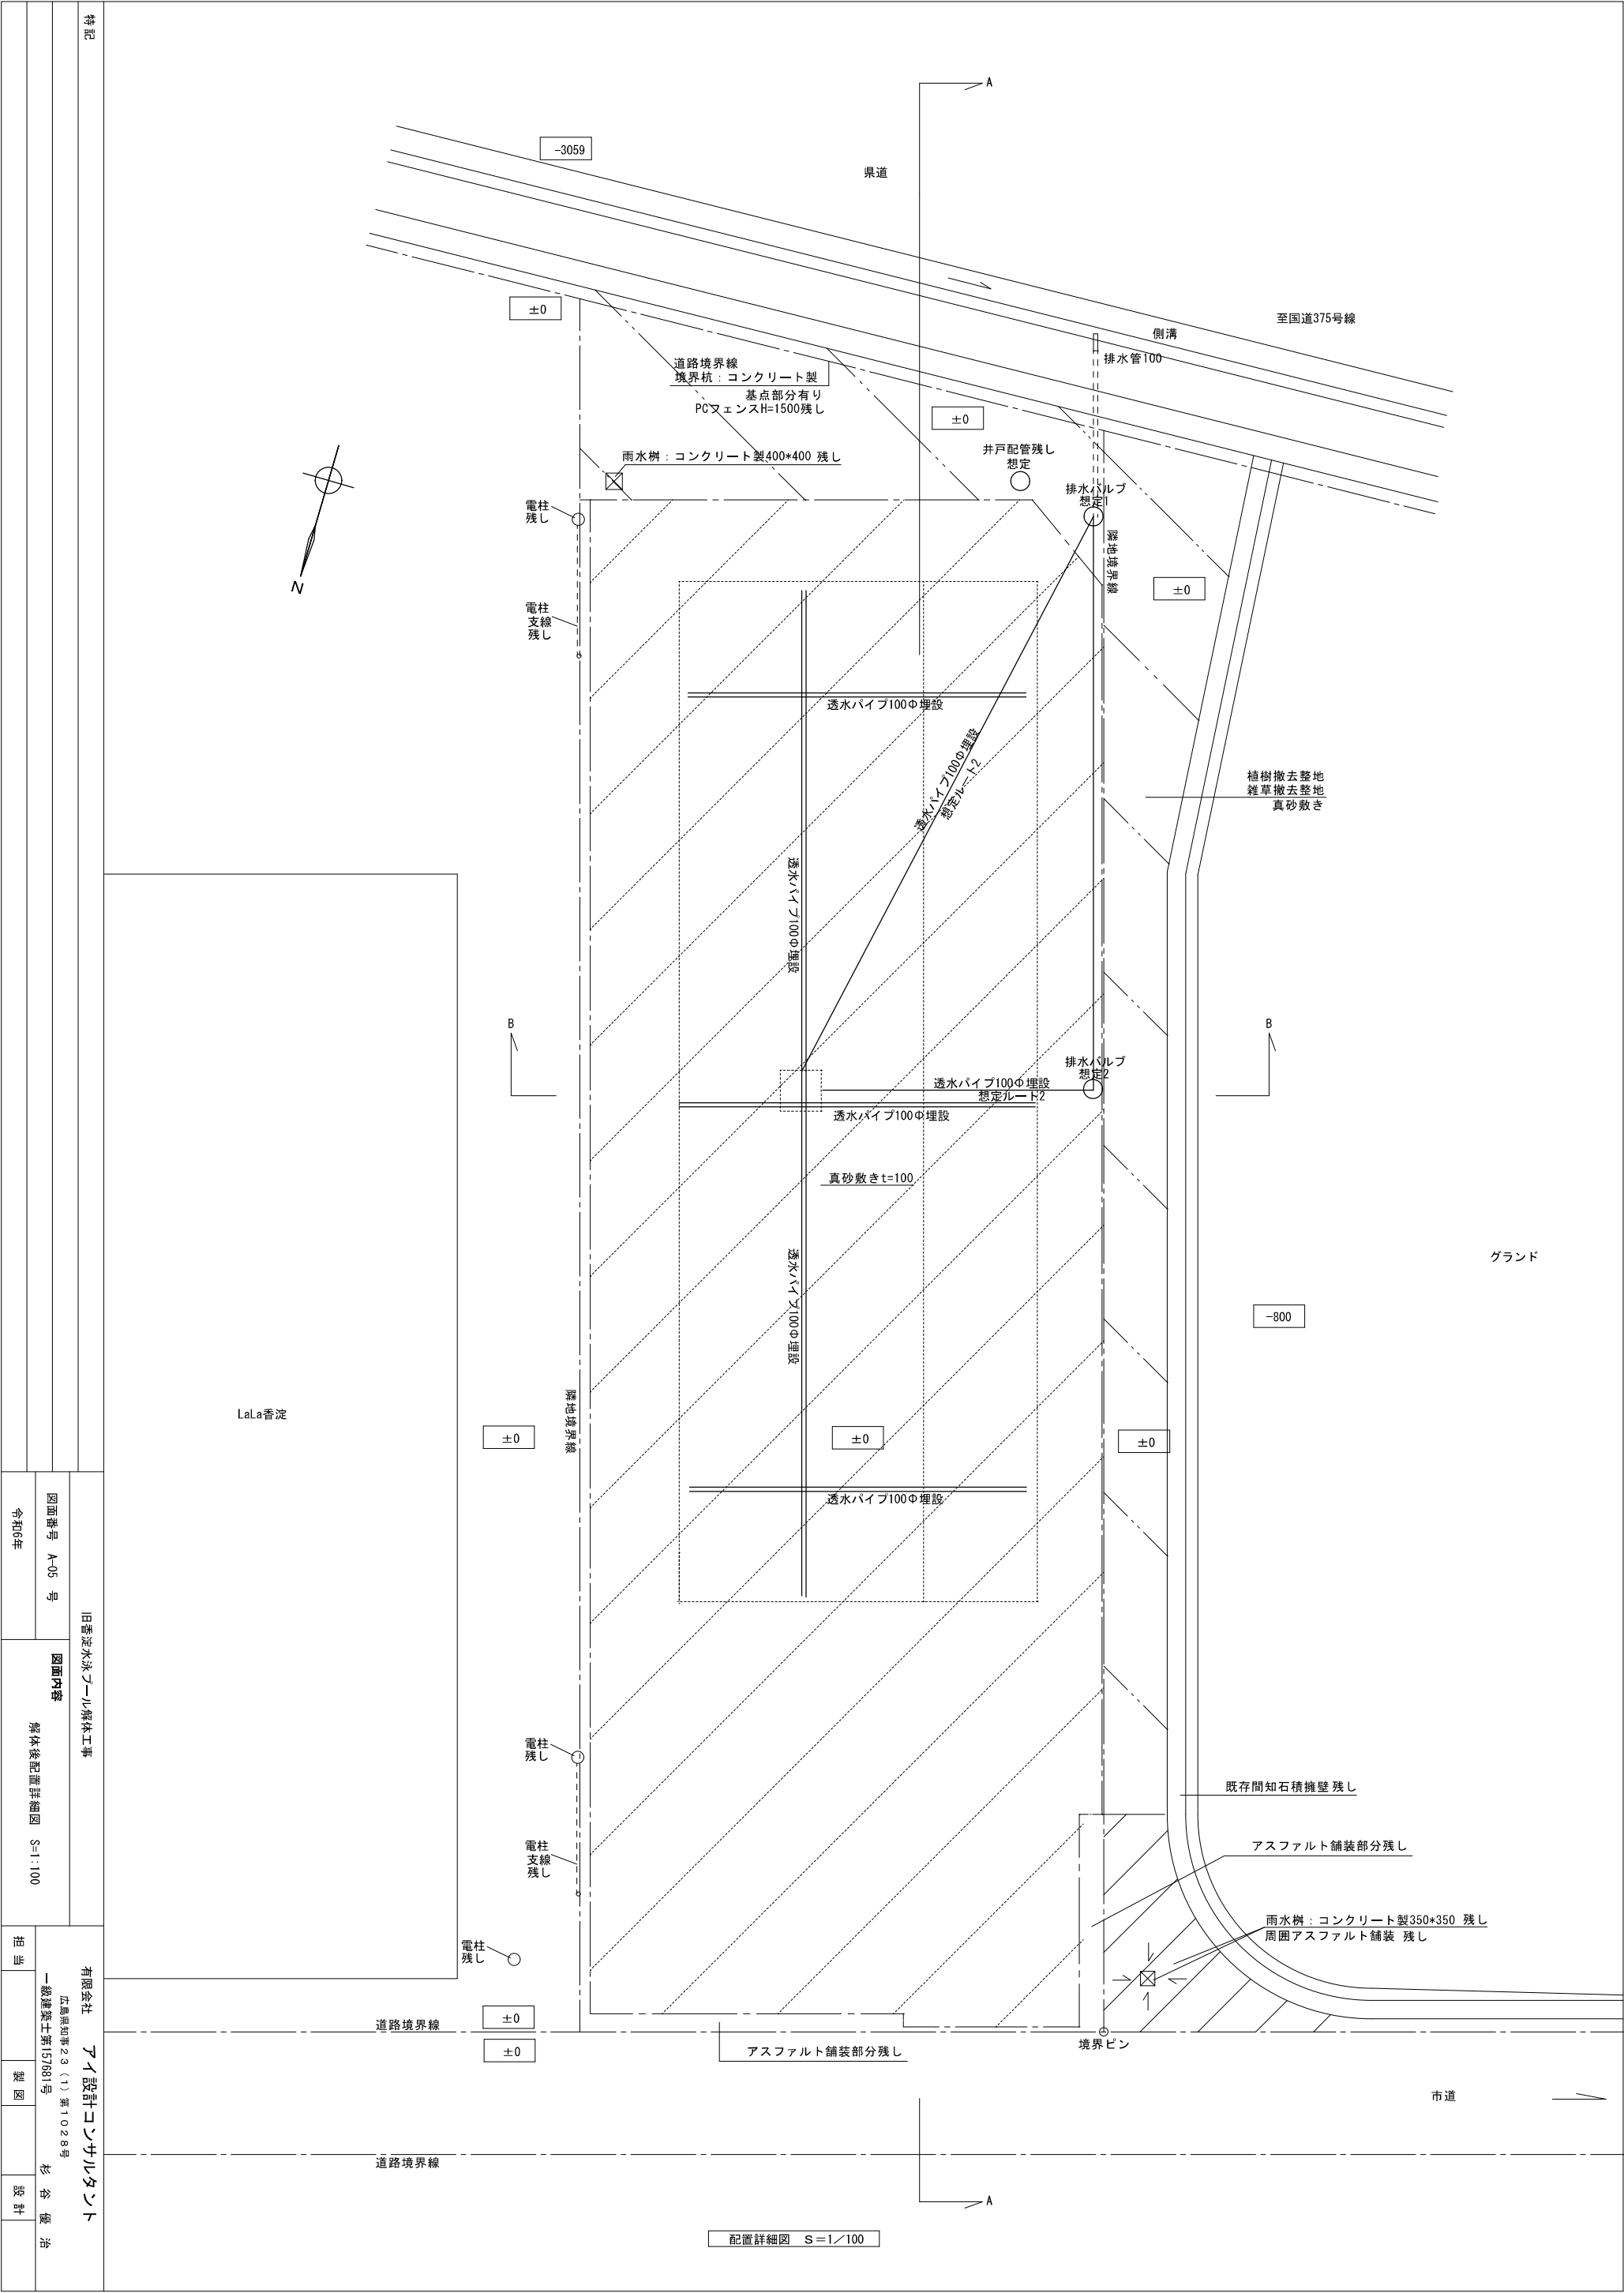


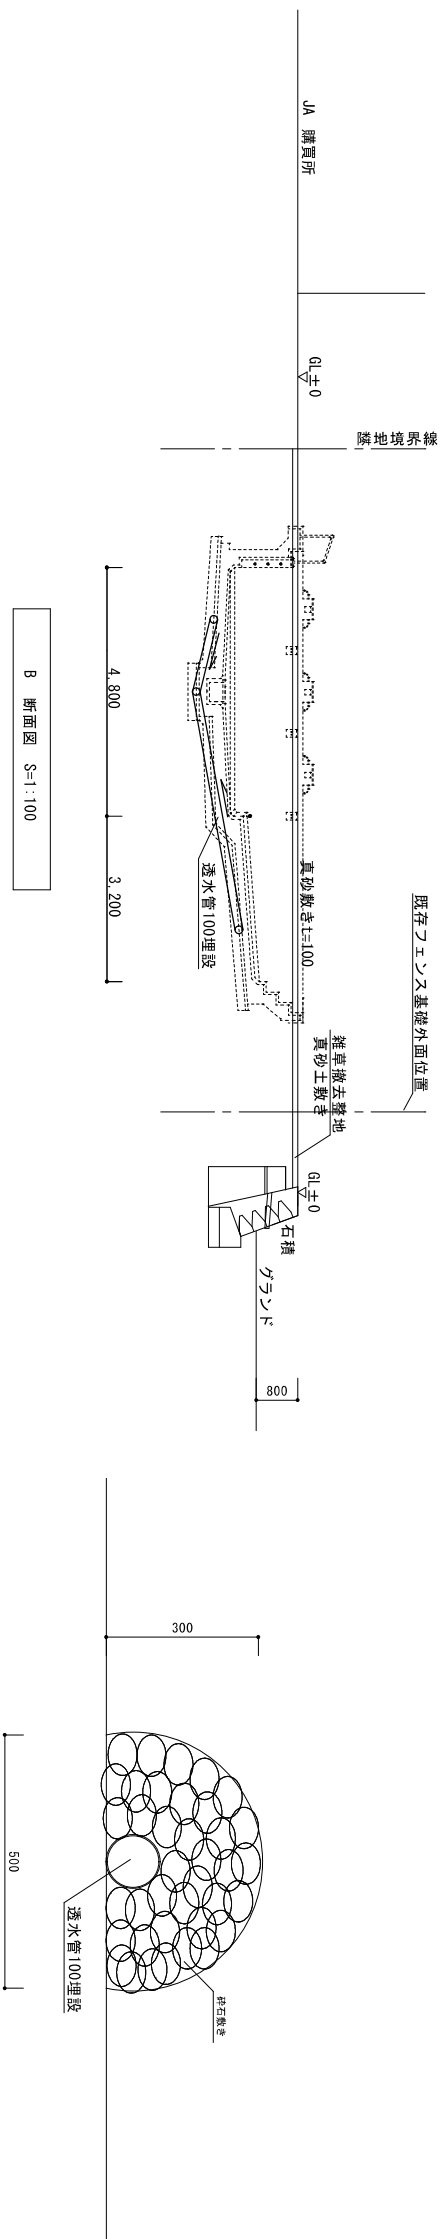
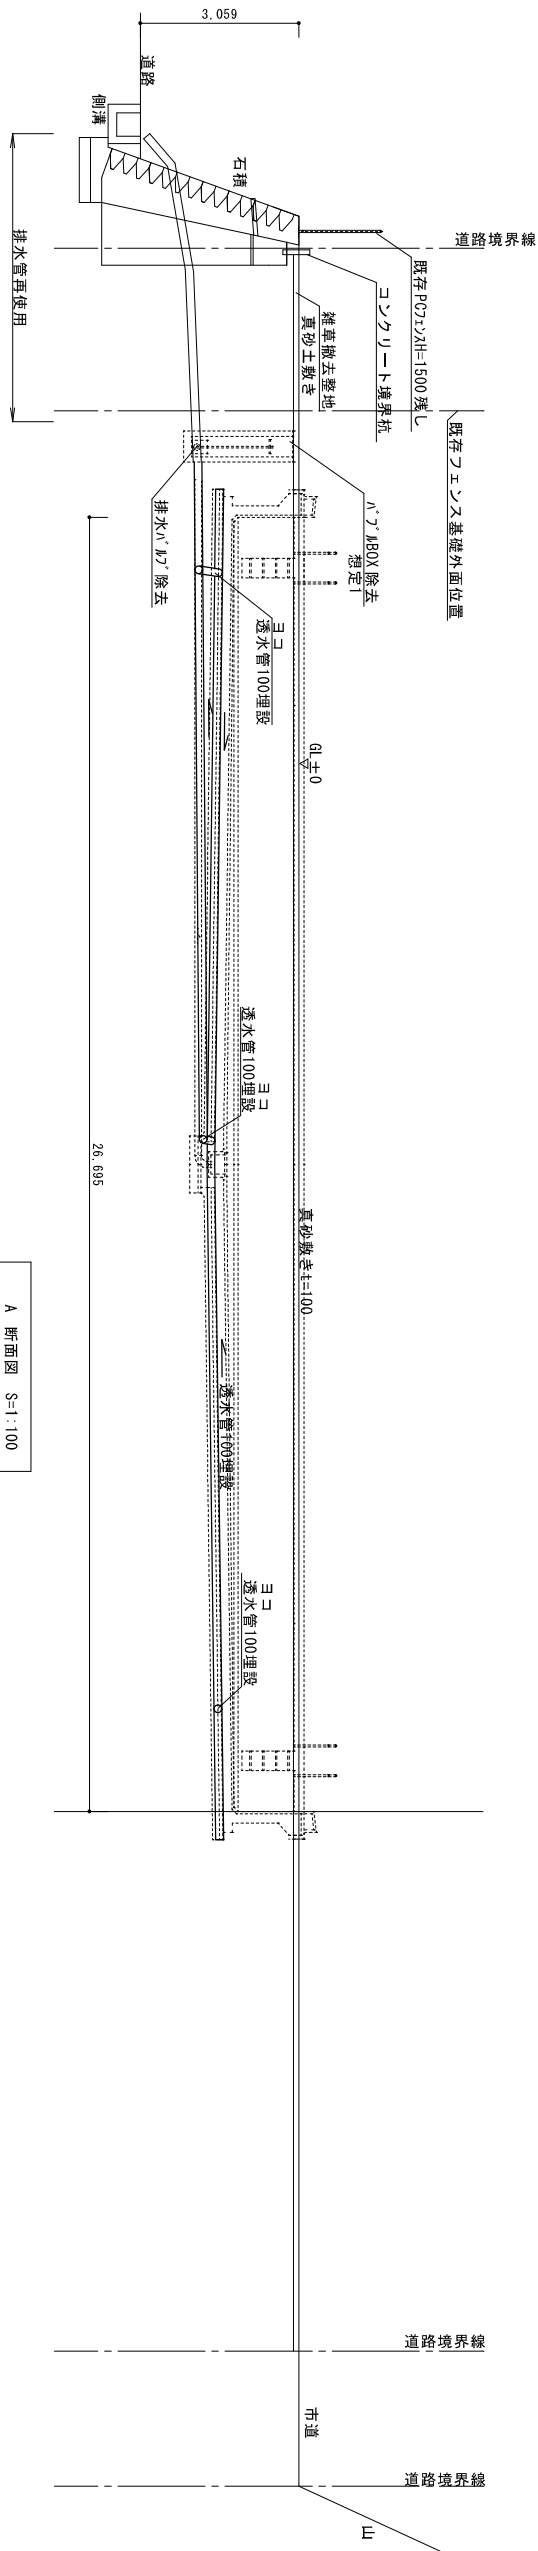


旧香淀水泳プール解体工事		有限会社		アイ設計コンサルティング	
				広島県知事23(1) 第1028号	
				一級建築士第157681号 杉谷 優治	
図面番号 A-06 号		図面内容		架 図	
令和6年		解体後 断面詳細図 S-1:100		設 計	
		担当			




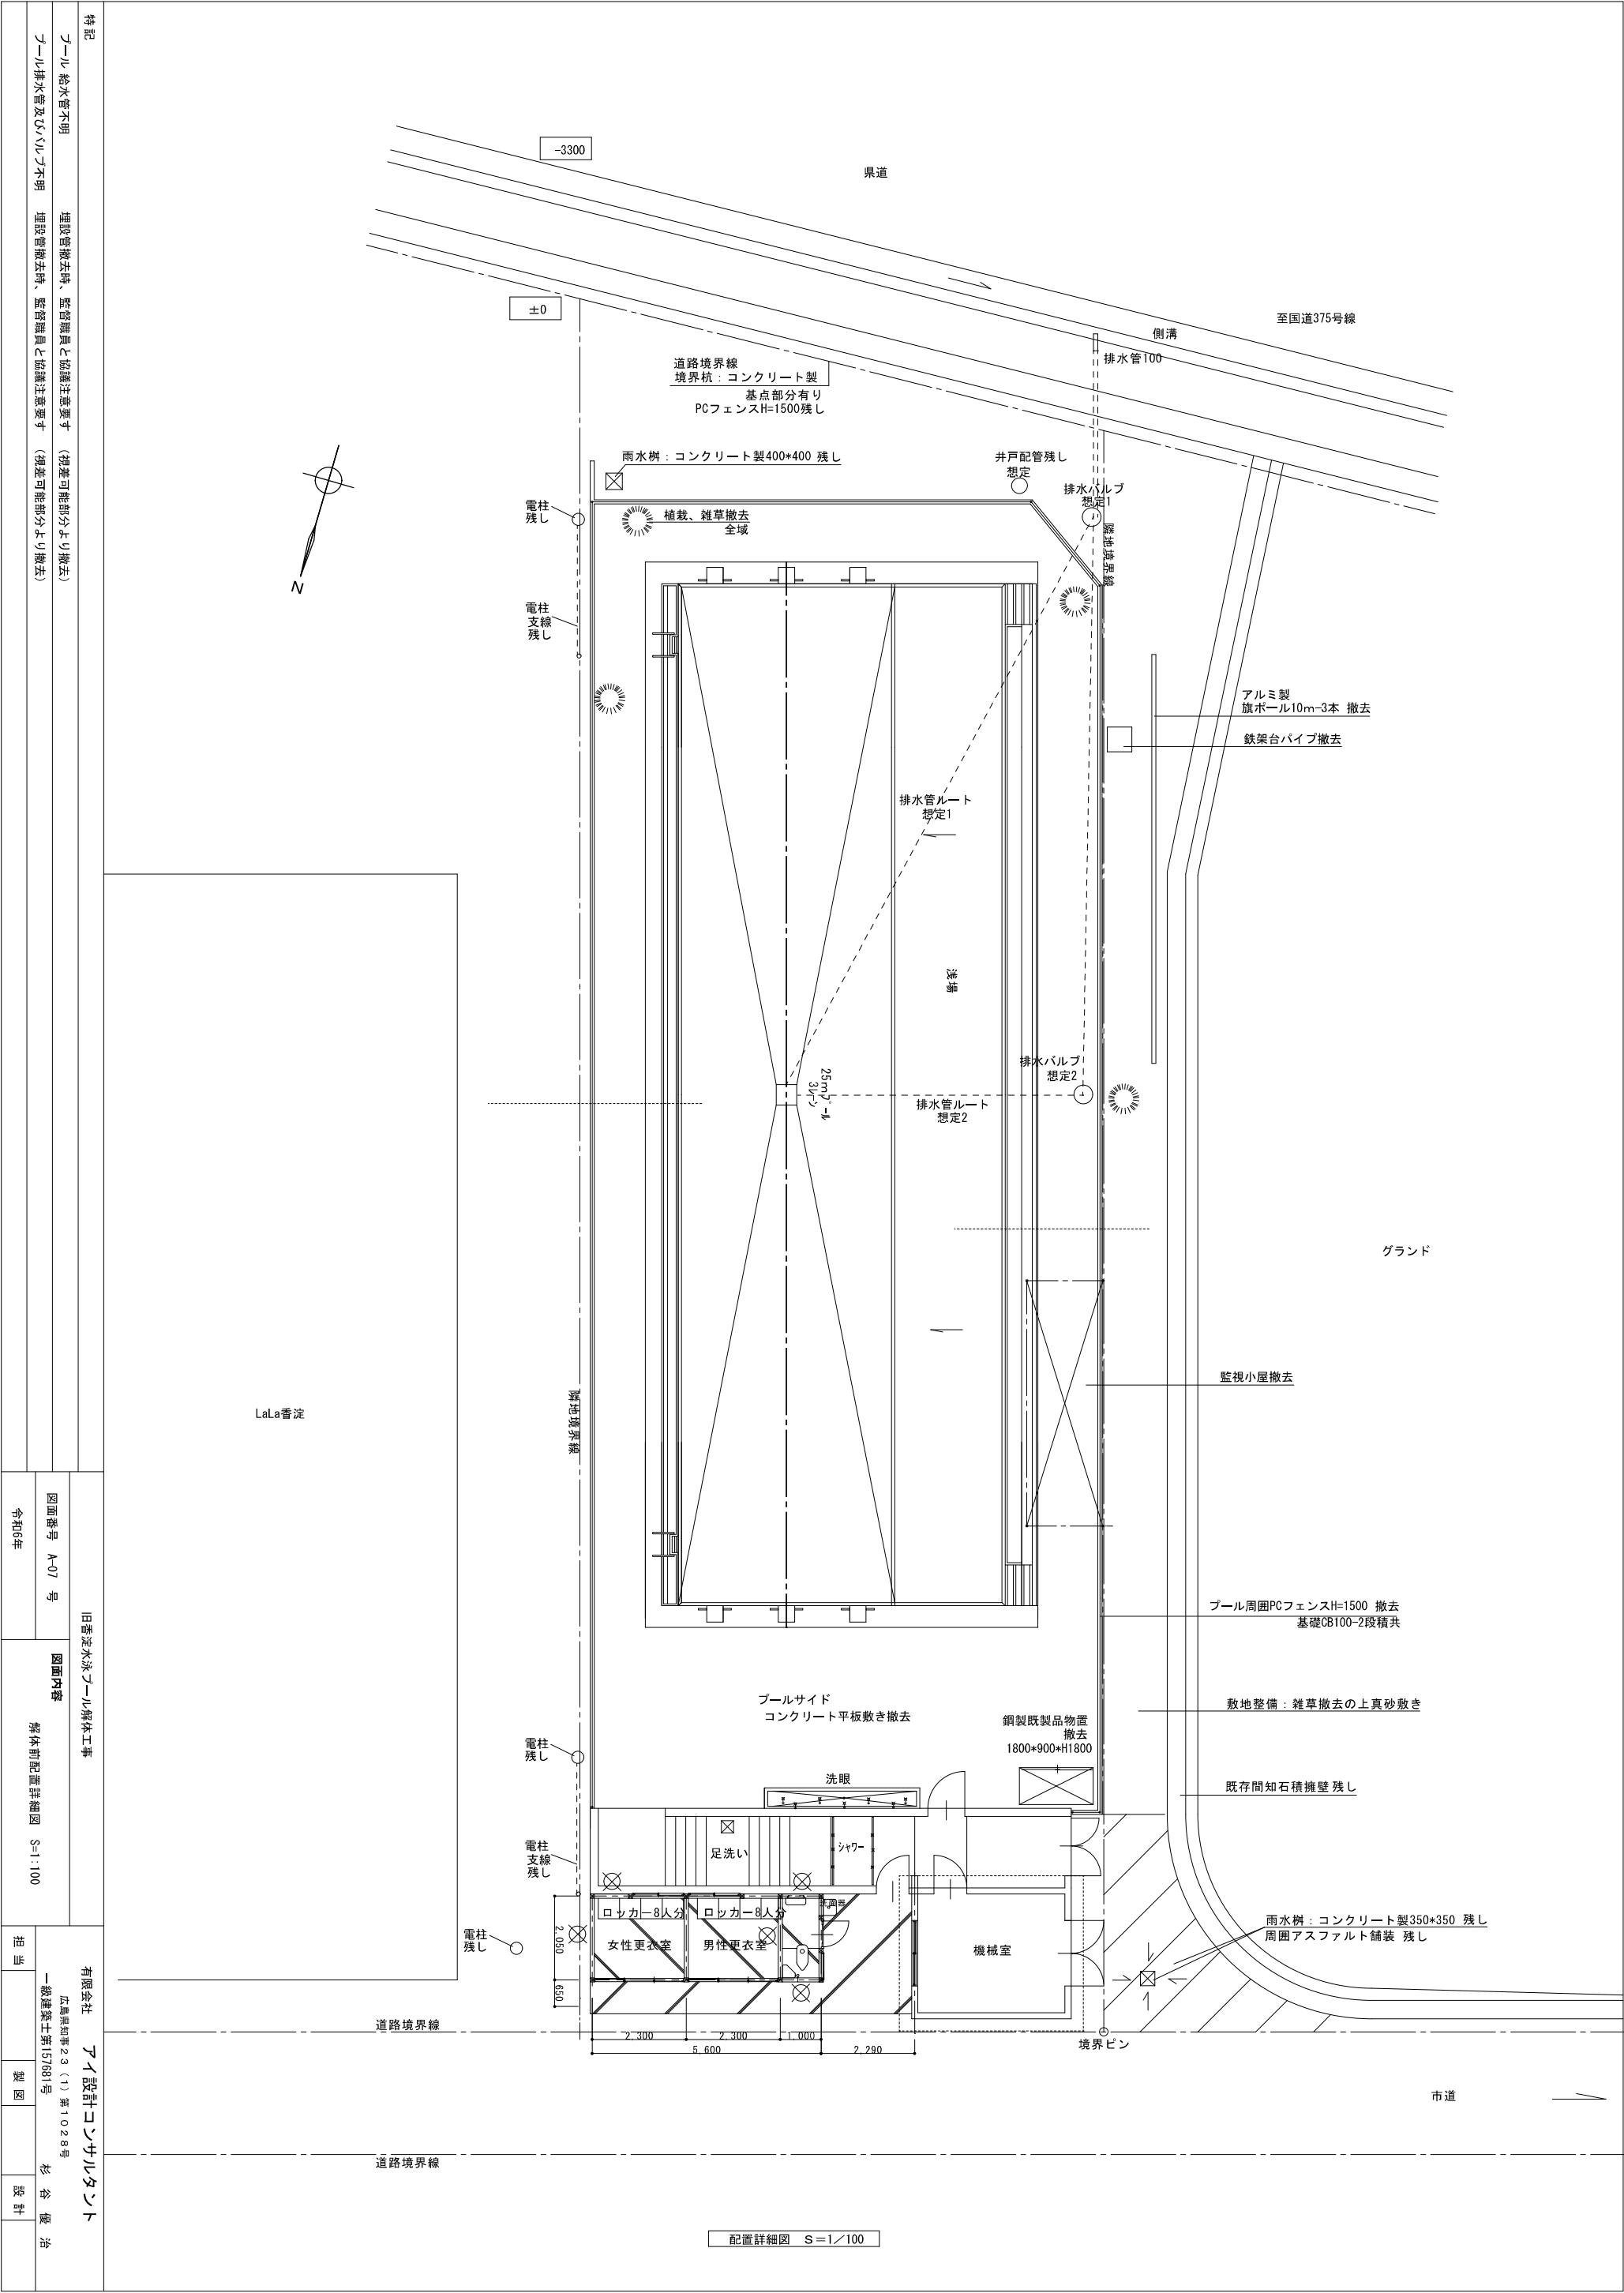


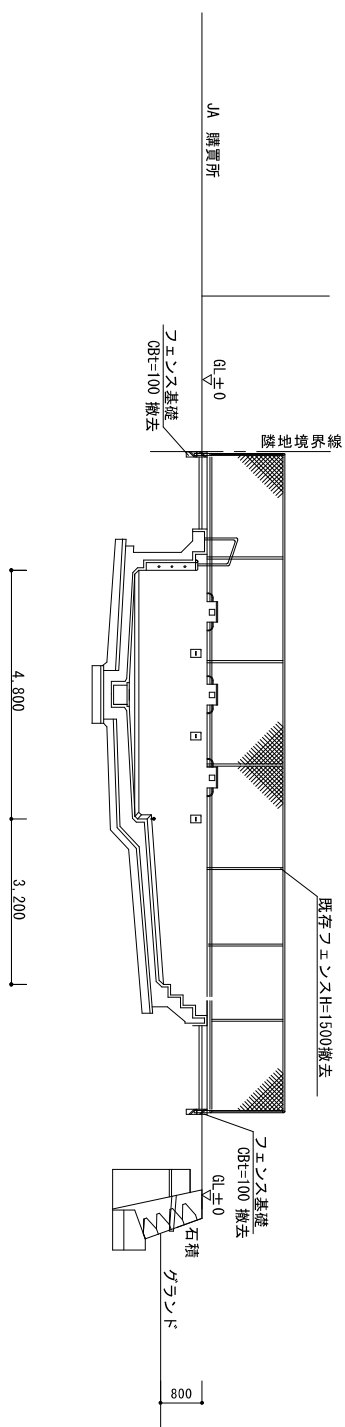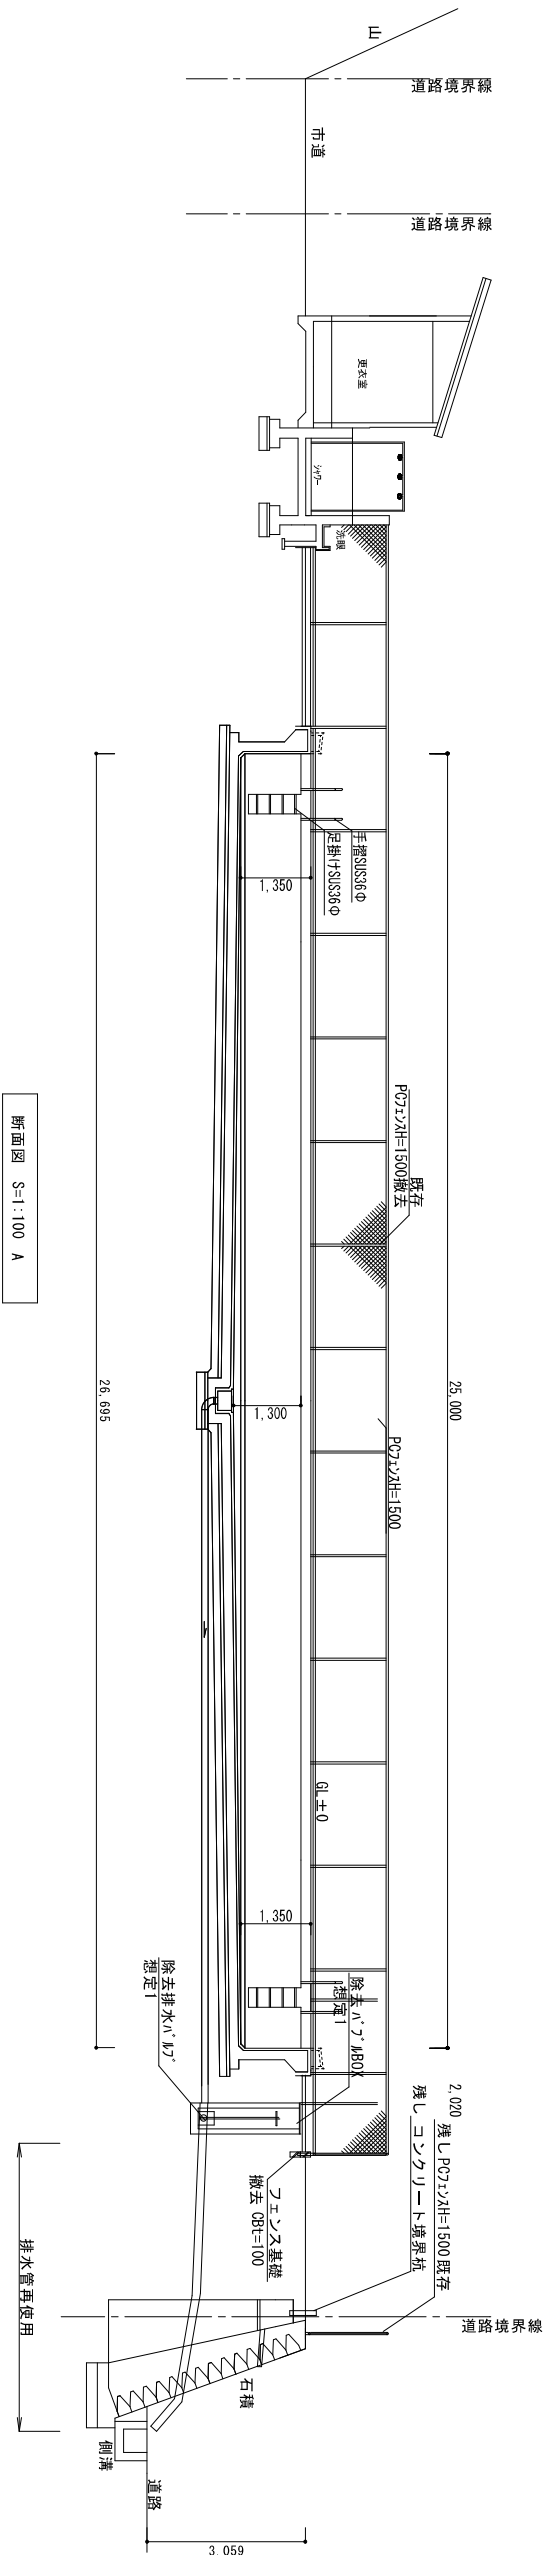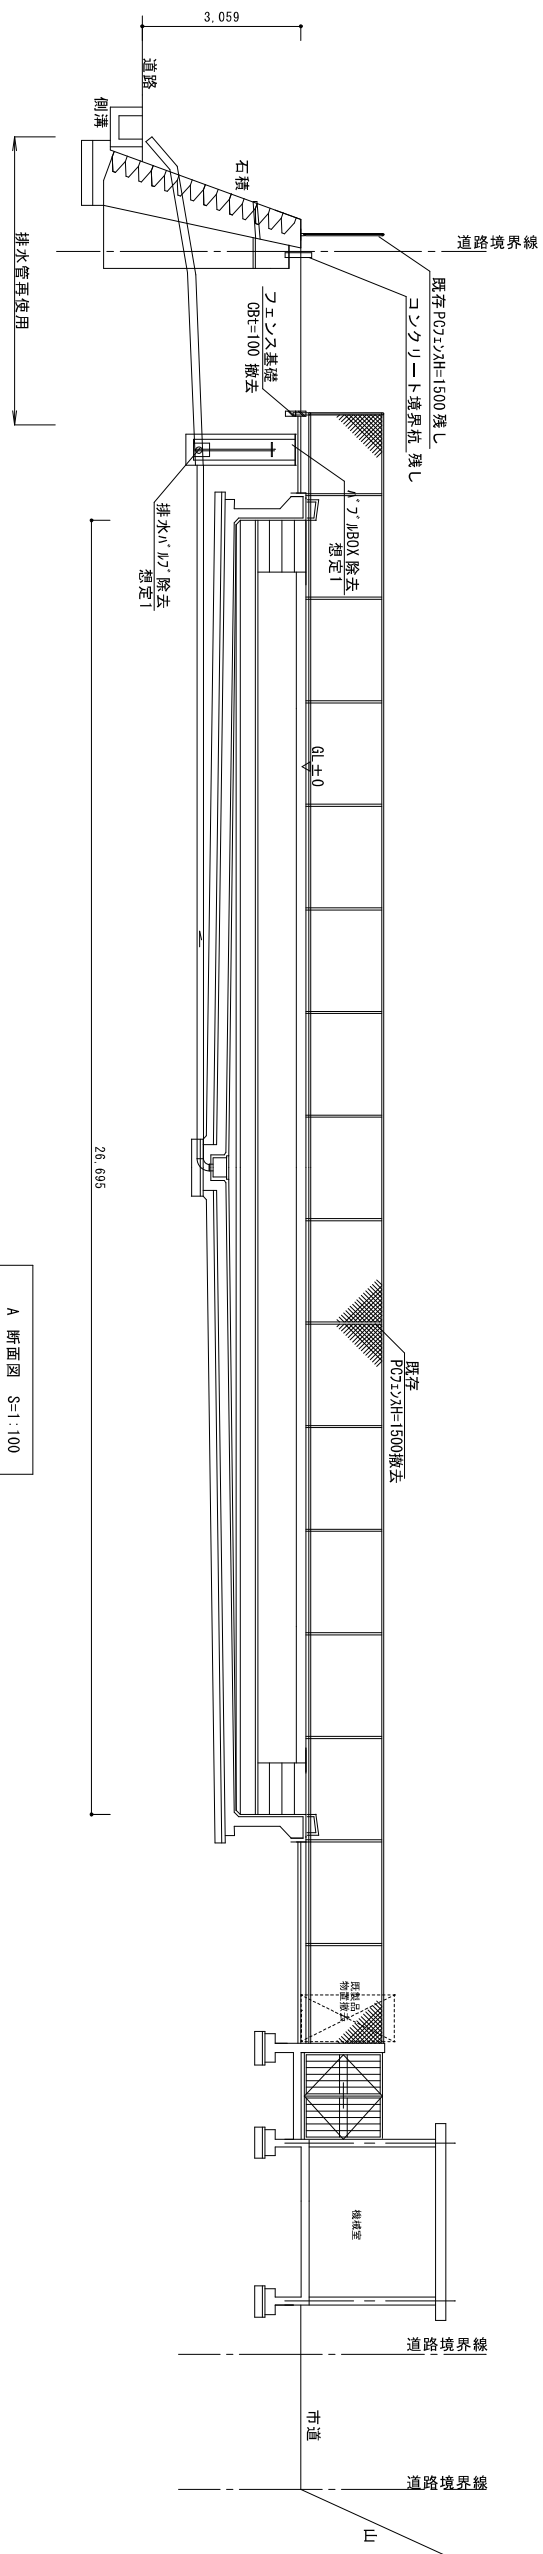

旧香淀水泳プール解体工事		有限会社 アイ設計コンサルタント 広島県知事23(1)第1028号 一級建築士第157681号 杉谷 優治	
図面番号 A-08 号		図面内容	
令和6年		解体前 断面詳細図 S=1:100	
担当		製図	設計

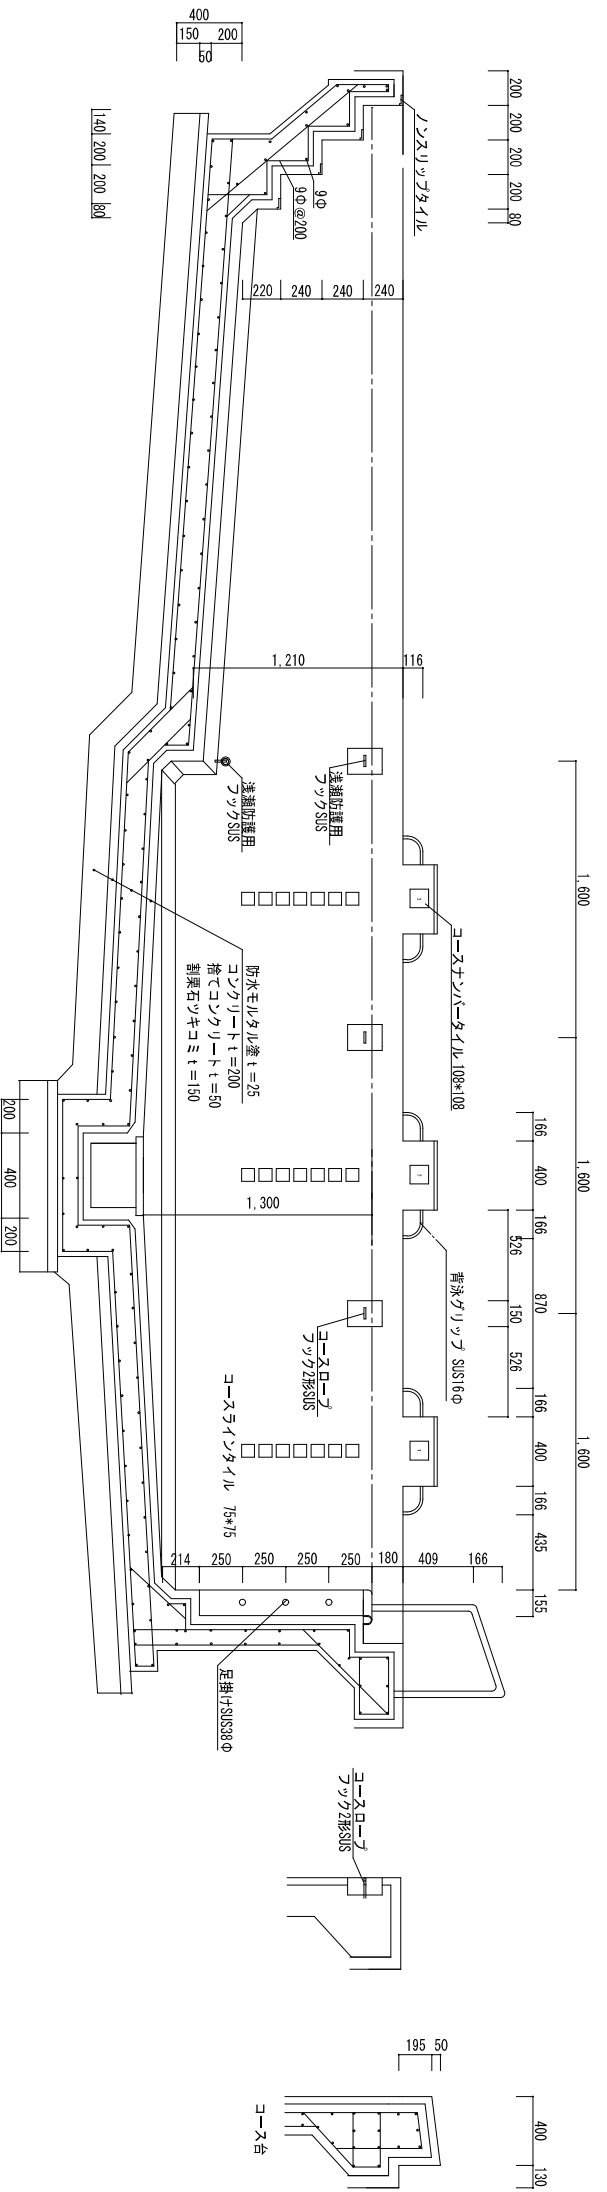
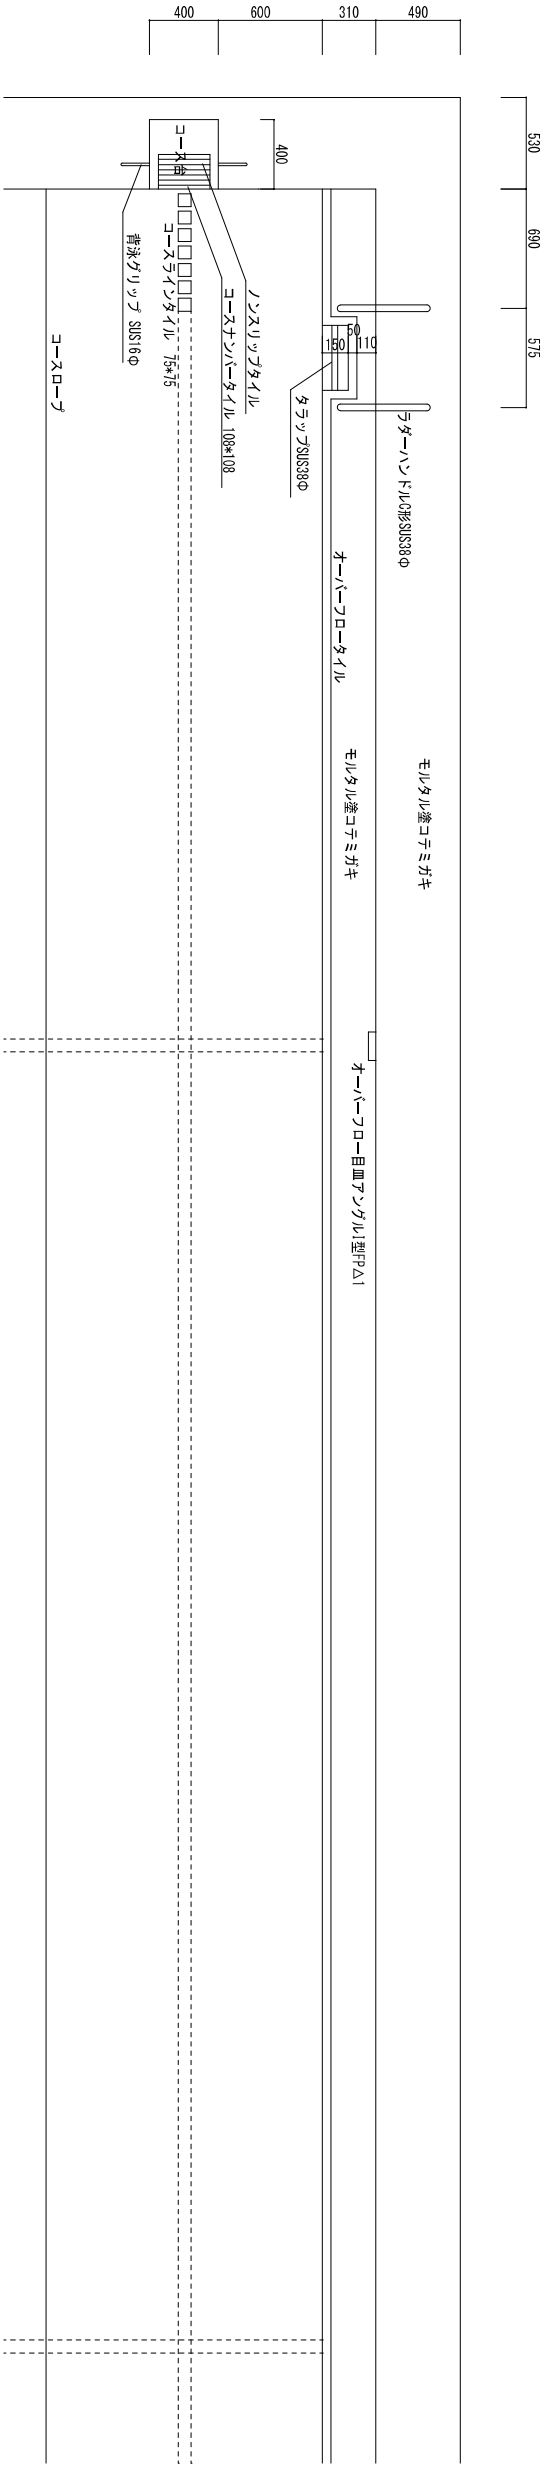
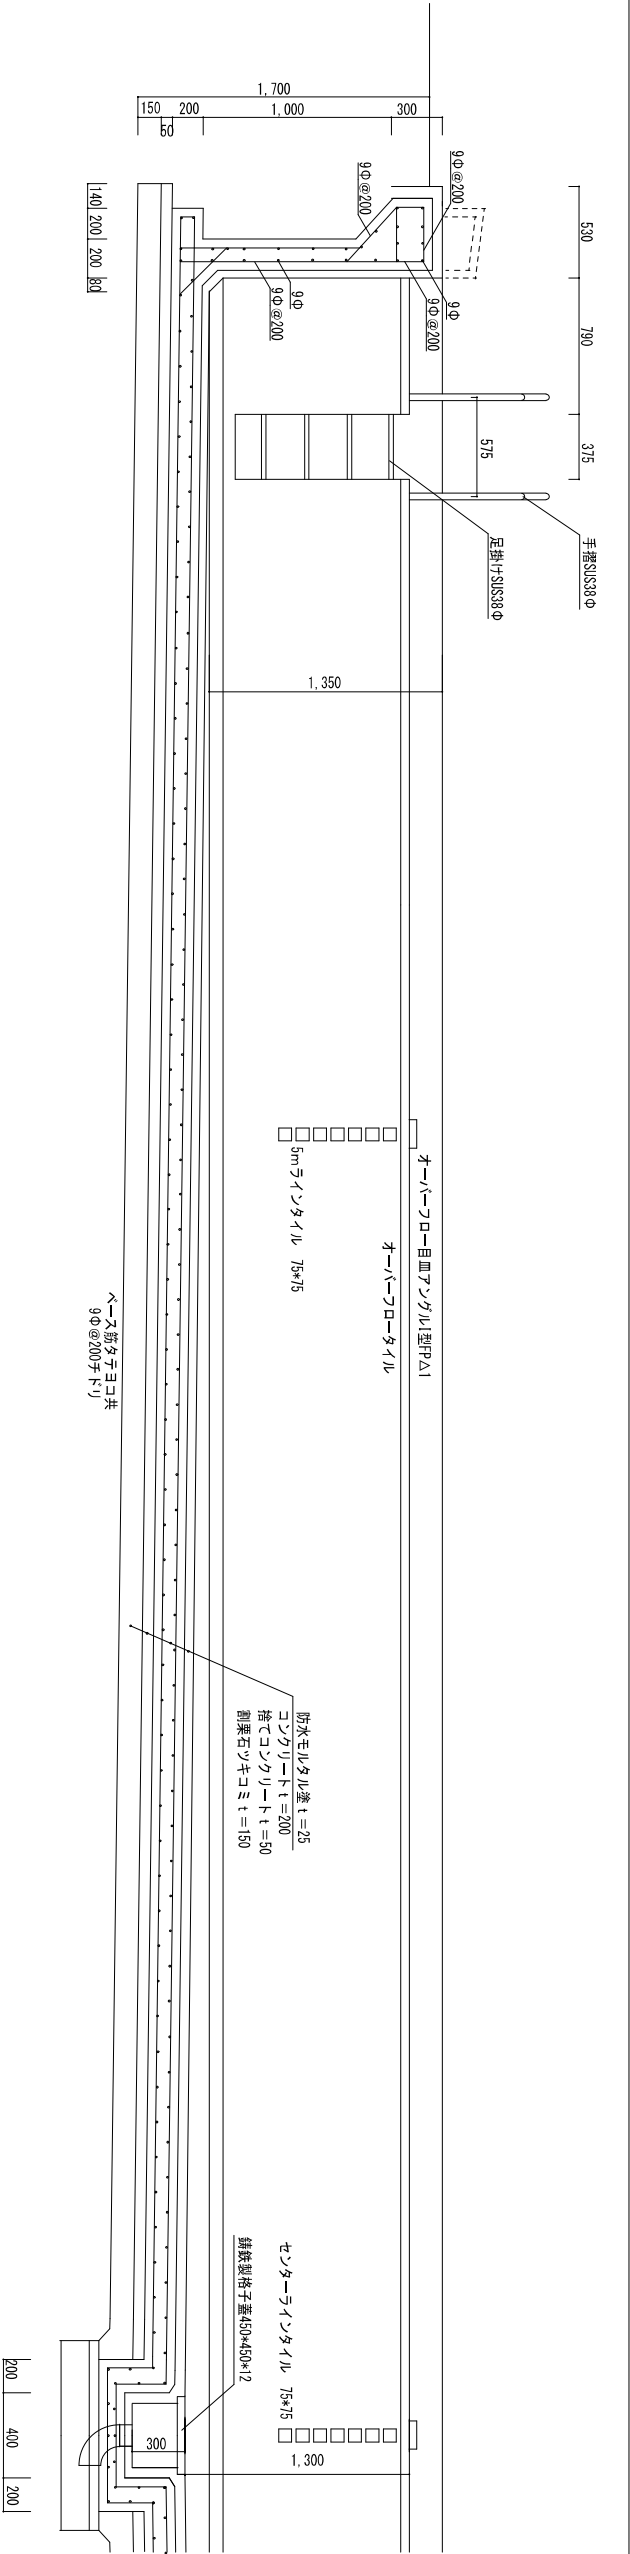


			旧香淀水泳プール解体工事			有限会社 アイ設計コンサルタント 広島県知事23(1)第1028号 一級建築士第151681号 杉谷 優治		
			図面番号 A-09 号		図面内容			
			令和6年		解体前プール断面詳細図 S-1/30		担当	
					製図		設計	

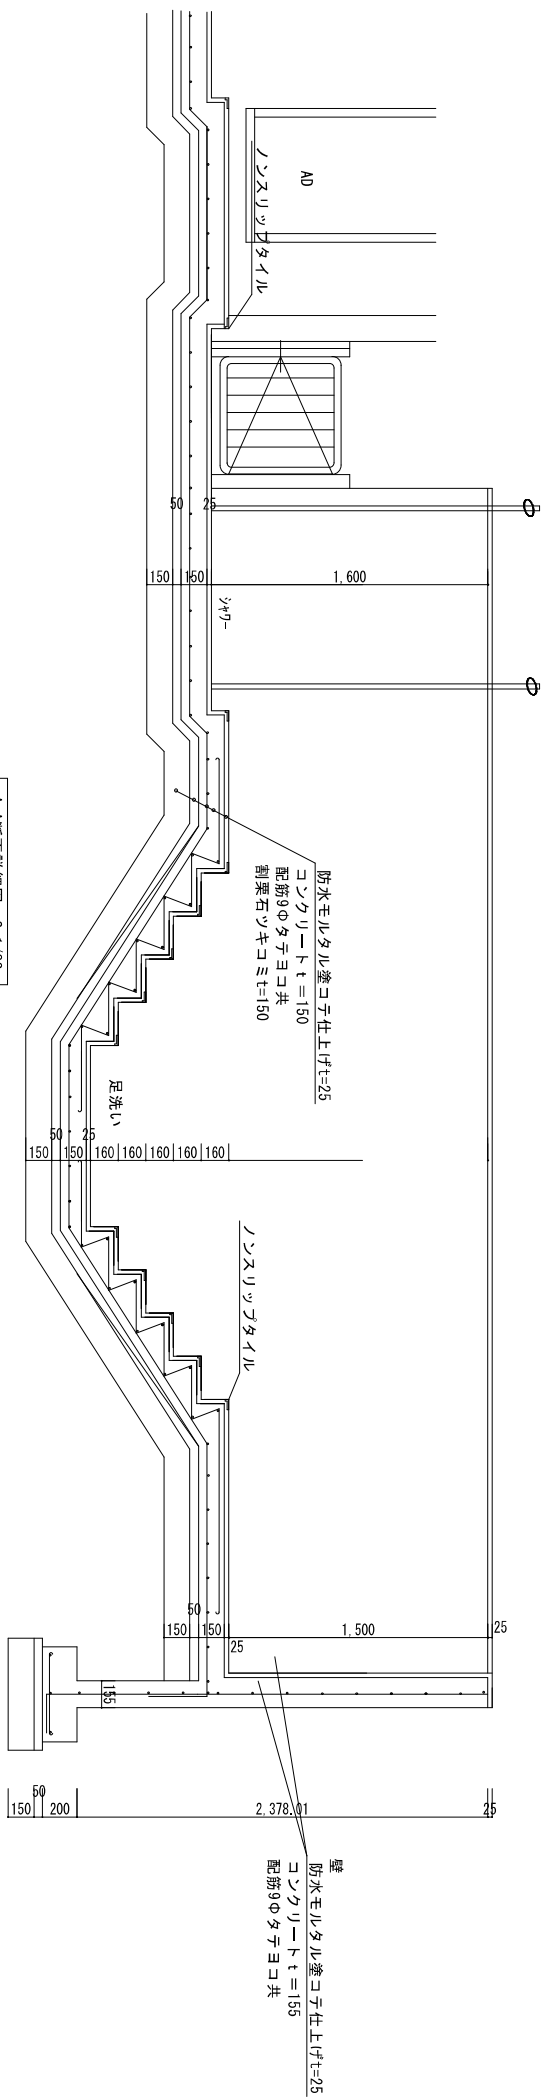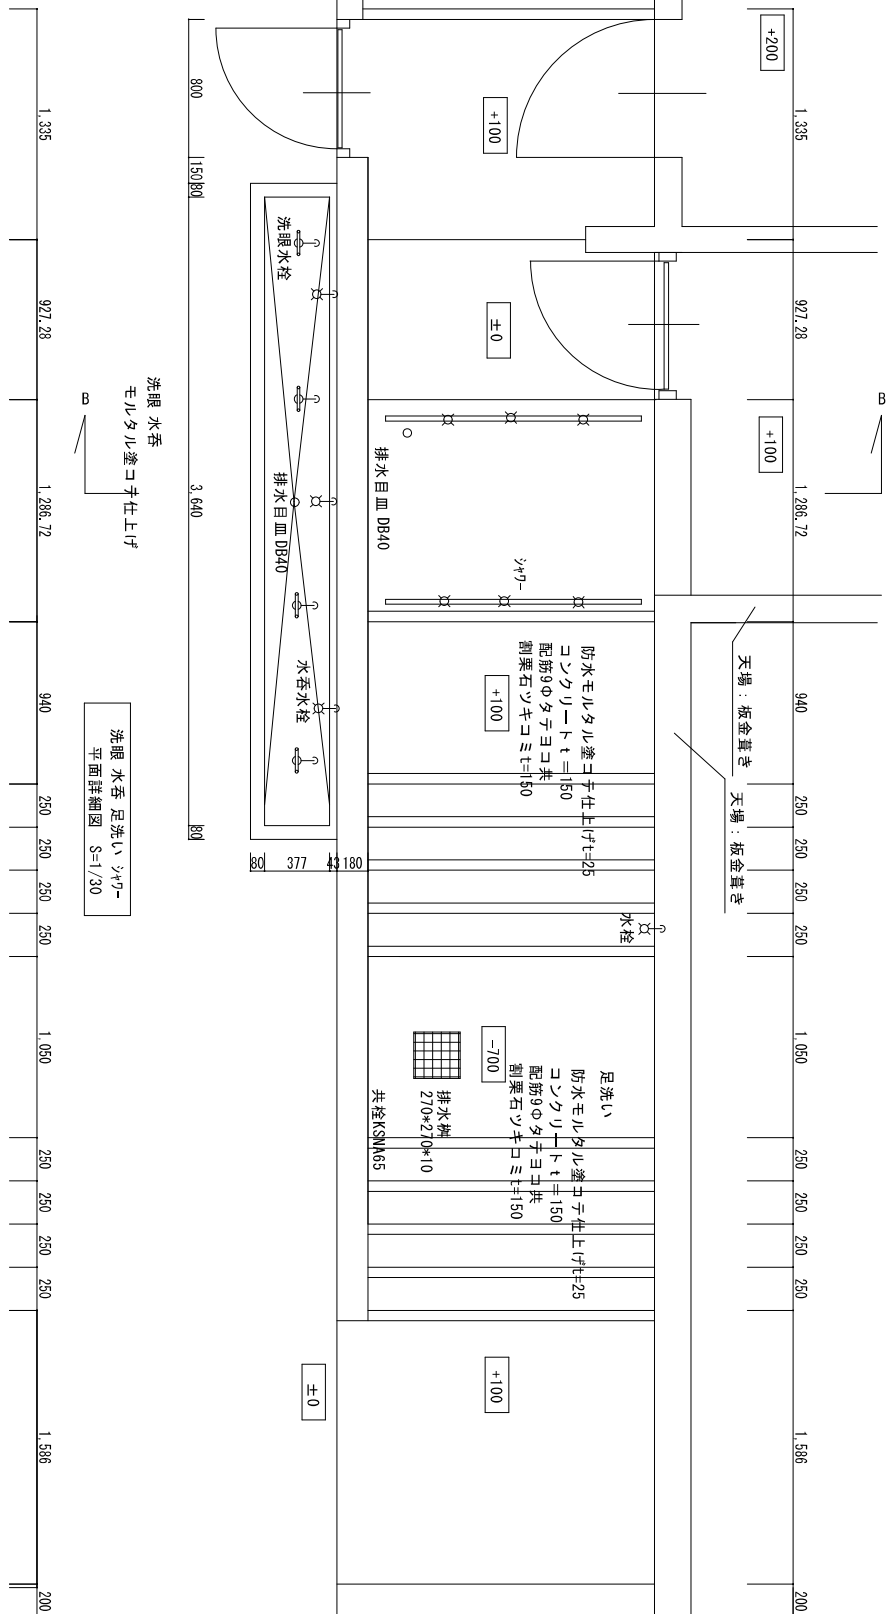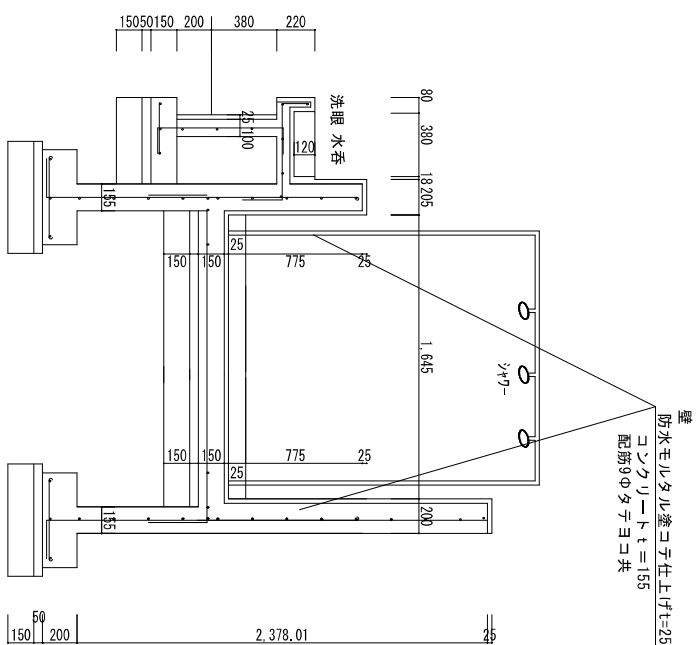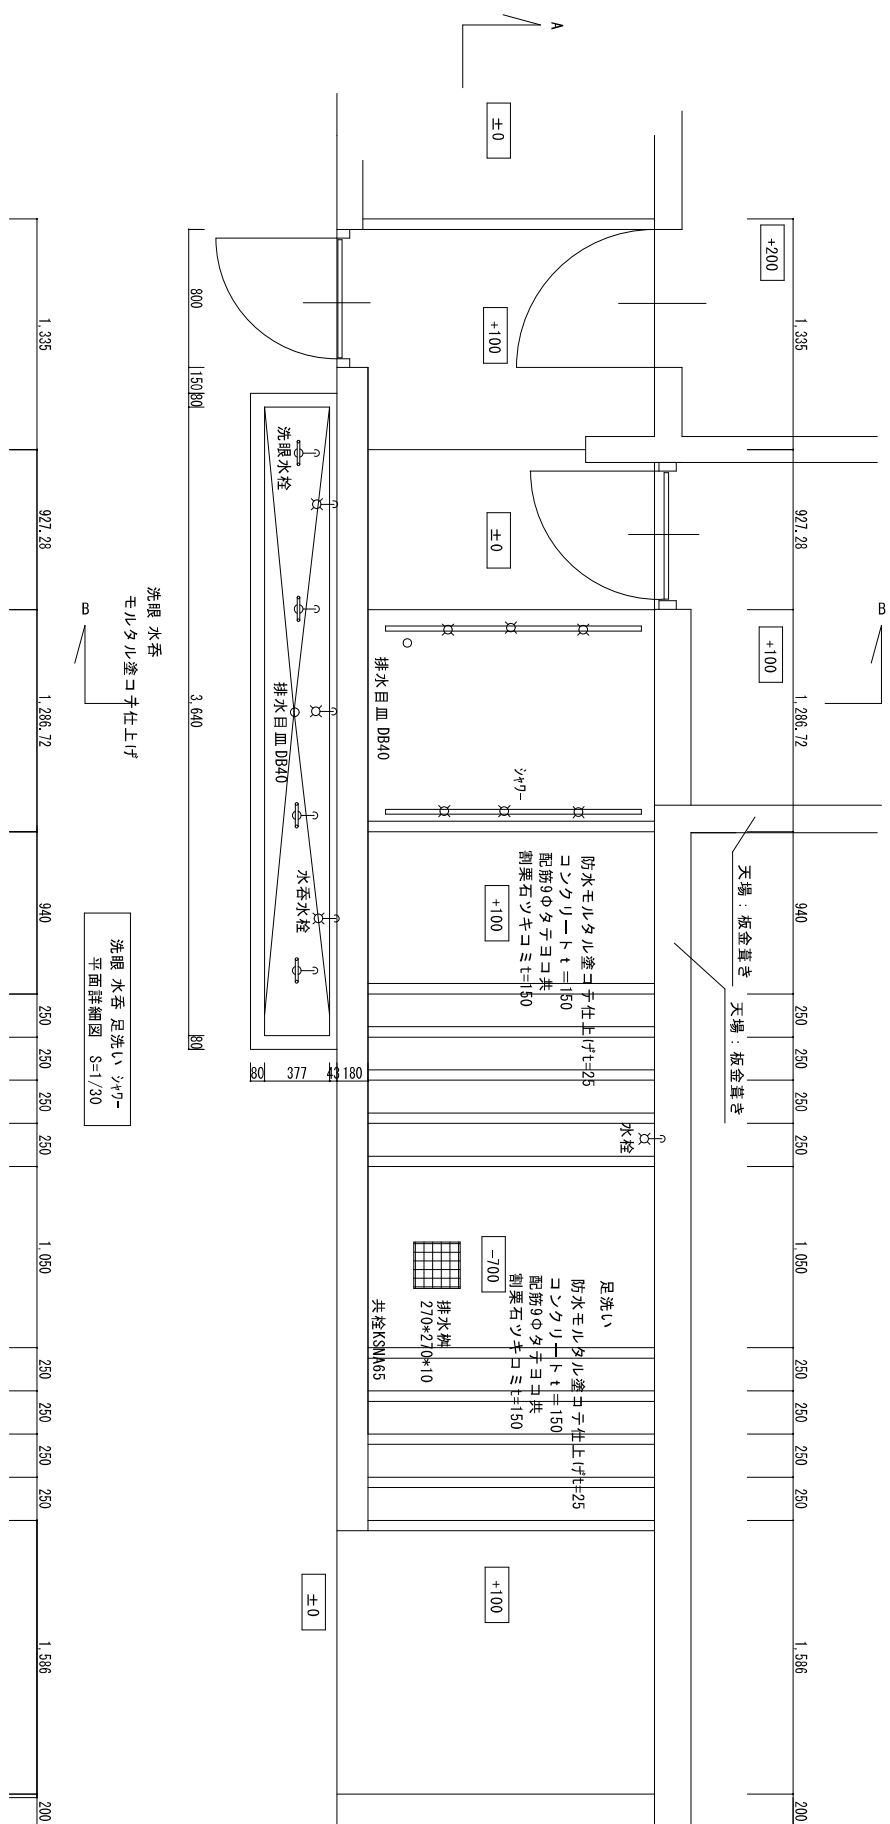


	旧香淀水泳プール解体工事		有限会社 アイ設計コンサルティング 広島県加東市18-1第1028号 一級建築士第157681号 杉谷 優治	
	図面番号 A-10 号			
	図面内容 足洗いシャワー 平面、断面詳細図 S=1/30			
	令和6年		担当	
		製図	設計	






【工事概要】	
工事名称	旧香淀水泳プール解体工事
工事場所	三次市作木町香淀
工事規模	25mプール 巾8m プール内 洗眼 足洗い
工事範囲	1) 解体工事 躯体～仕上一式 外周フェンス、U字溝 残し
	2) 電気設備工事 配線、配管及器具解体工事一式
	3) 機械設備工事 配管及器具解体工事一式
	4) 整地 外周フェンス廻り土間コンクリート打設 透水管敷設
敷地面積	㎡
更衣室棟	木造平屋建 床面積 11.48 ㎡ 建築面積 11.48 ㎡
機械室棟	コンクリート造平屋建 床面積 11.3575 ㎡ 建築面積 11.3575 ㎡
	機械木造小屋 床面積 3.555 ㎡ 建築面積 3.555 ㎡
【外部仕上表】更衣室棟	
屋根	石州瓦一等品 アスファルトルーフィング940 野地板(7)15M/M 緩勾配仕様
外壁	スギ加工材貼り(7)30センチ角仕上げ
根廻り	コンクリート打放し仕上
犬走り	コンクリート打直押エ
小屋葺換気	木製ガリ200*500ミリ防虫網 切り角塗り
開口部	アルミサッシ (ブラウン) 一部器存品再使用
樋	軒樋：105/2 樋ピ 竖樋：φ60 樋ピ
木部	キシラデコール塗：タルキ、鼻カクシ、面戸板 等
【内部仕上表】更衣室棟	
男性 女性 トイレ 手洗い	《床》コンクリート直押エ
	《壁》檜板(7)12間伐材UC仕上げ
	《天井》檜板(7)12間伐材UC仕上げ
	《備考》ロッカー 8人分 (男性、女性更衣室：各2ヶ所) カーテン及びカーテンレール スノコ
《備考》現況取り便槽	

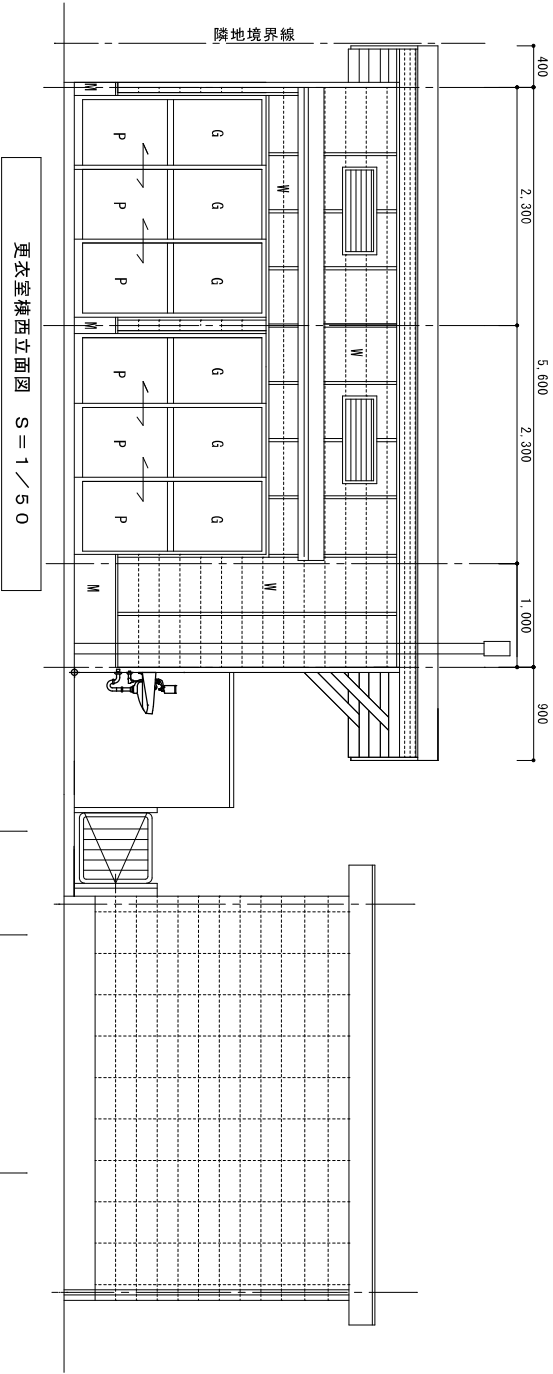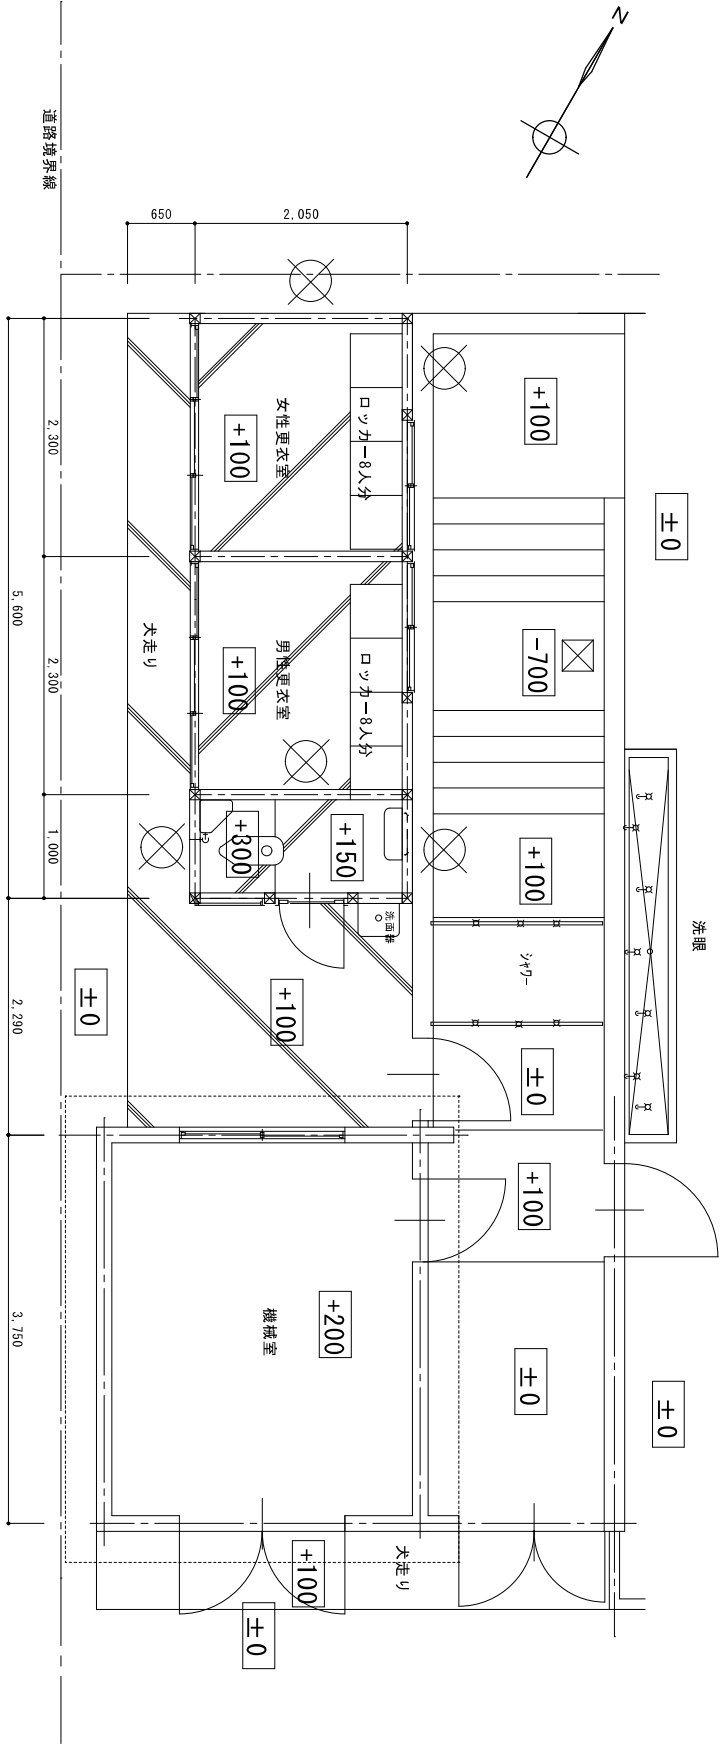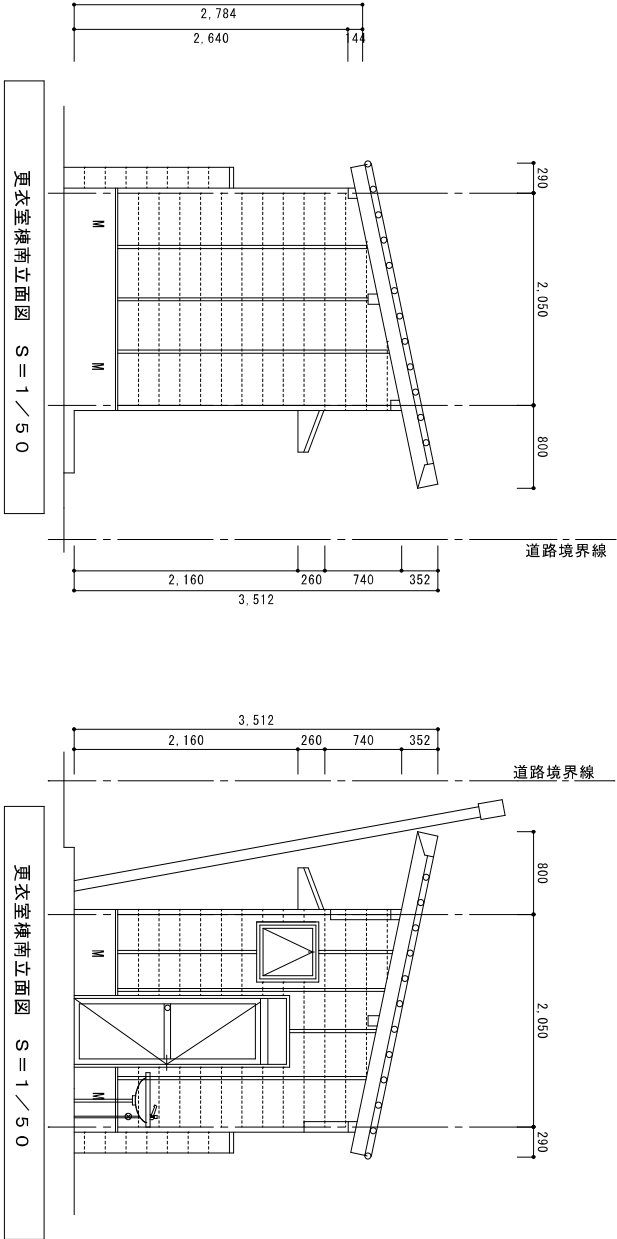

更衣室棟東立面図 S = 1 / 50




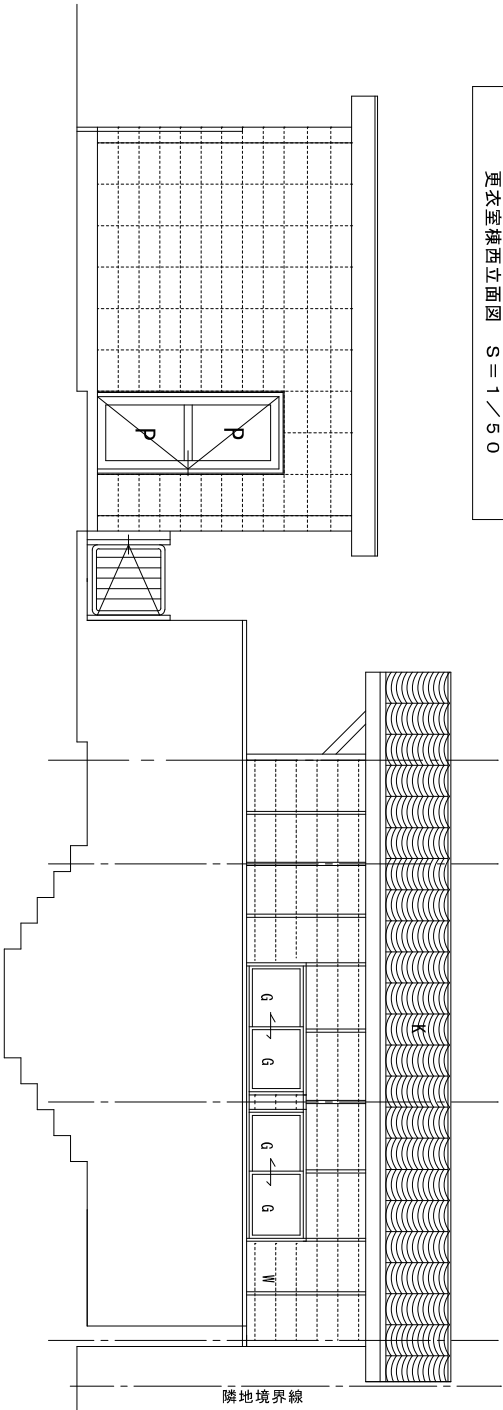


特記	旧香淀水泳プール解体工事		有限会社 アイ設計コンサルティング 広島県知事29(1)第1028号 一級建築士第157681号 杉谷 優治
	図面番号	A-12 号	
	図面内容	解体前 平面、立面図 S=1/50	
令和5年		担当	製図
			設計

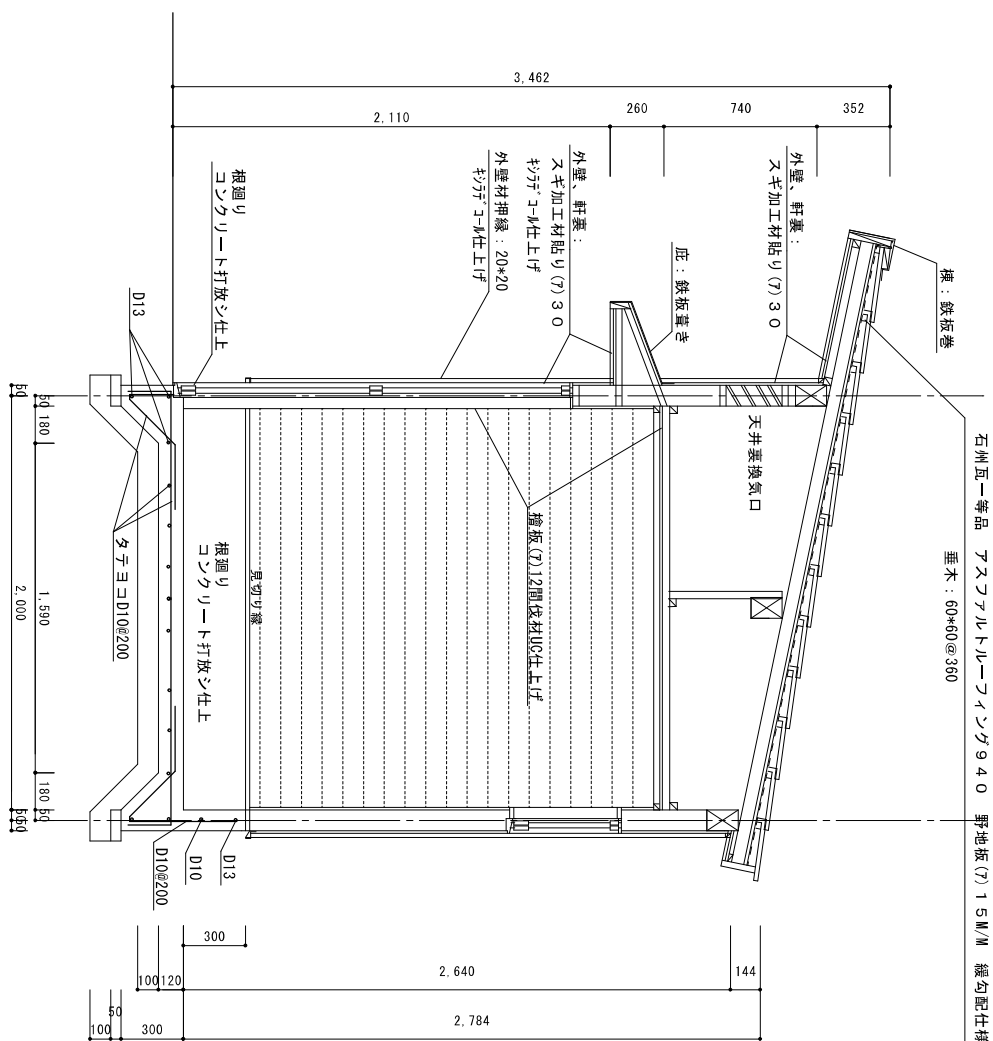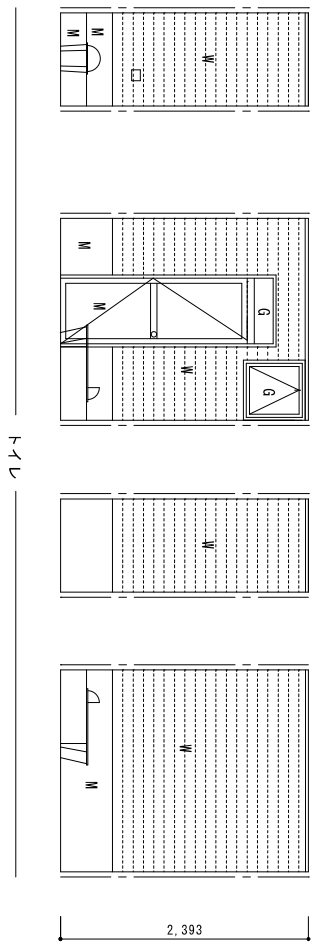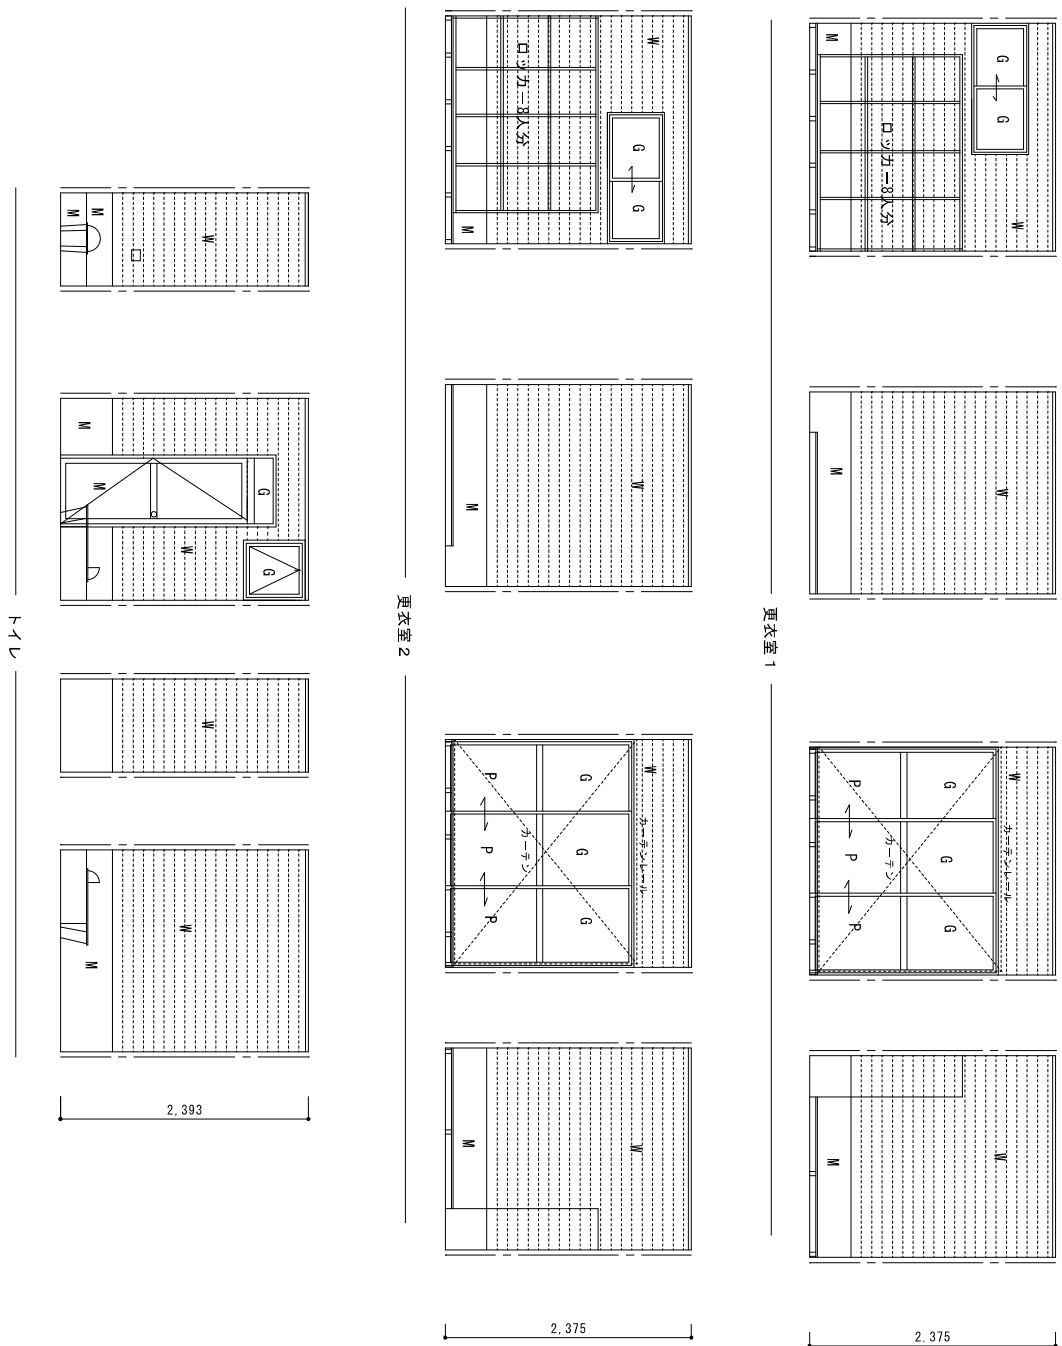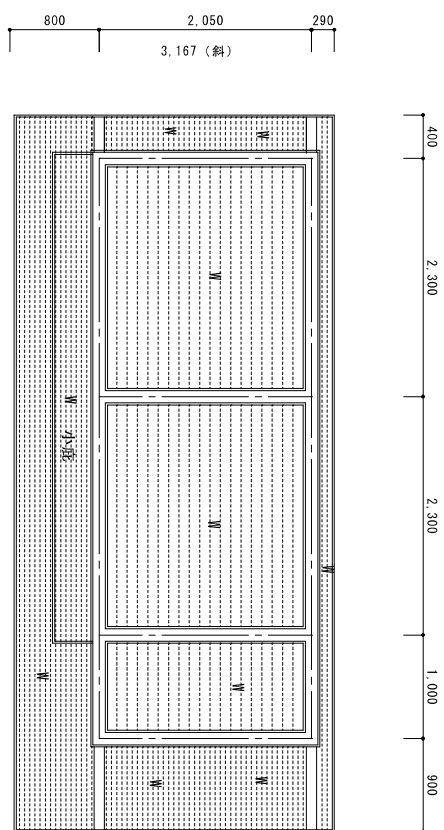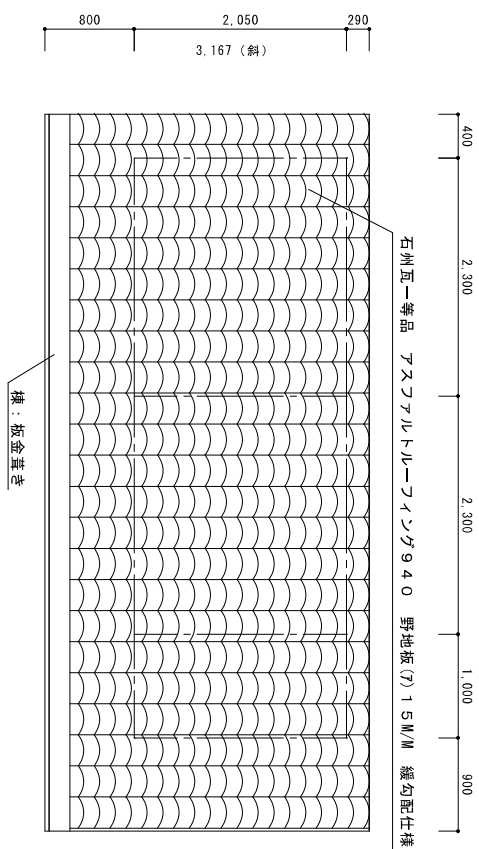

特記			日香淀水泳プール解体工事		有限会社 アイ設計コンサルタント 広島県知事登録(1)第1028号 一般建築士第151681号 杉谷 優 治	
	図面番号 A-13 号		図面内容 解体前 更衣室		伏せ図 S-1/50 展開図 S-1/50 矩計図 S-1/25	
	令和6年				相 当	製 図 設 計

【外部仕上表】機械室棟	
屋根	コンクリートスラブ 防水モルタル塗 緩勾配仕様
外壁	コンクリートブロック t=150素地
根廻り	コンクリート打放シ仕上
犬走り	コンクリート打直押エ
小屋裏換気	
開口部	アルミサッシ（シルバー）一部既存木製品再使用
樋	
木部	SOP塗；額縁 等
【内部仕上表】機械室棟	
《床》コンクリート下地 防水モルタル	
《壁》コンクリートブロックt=150素地	
《天井》木毛版打込み素地	
《備考》	
ツール仕様機器一式	
ツール使用備品一式	

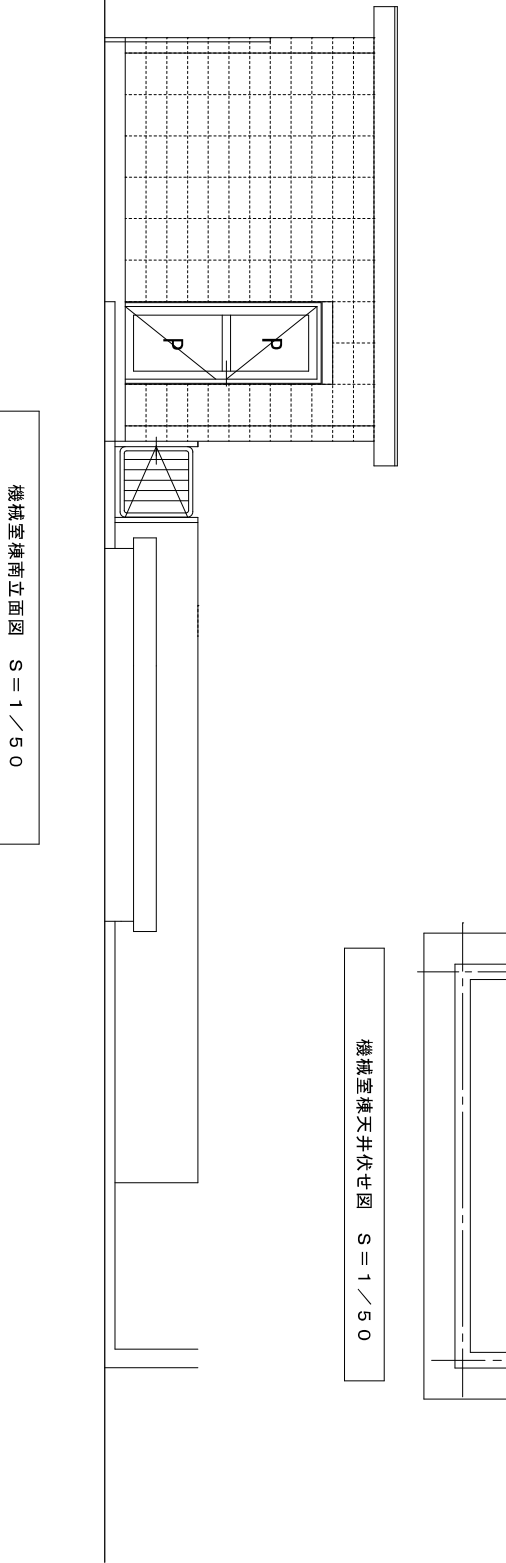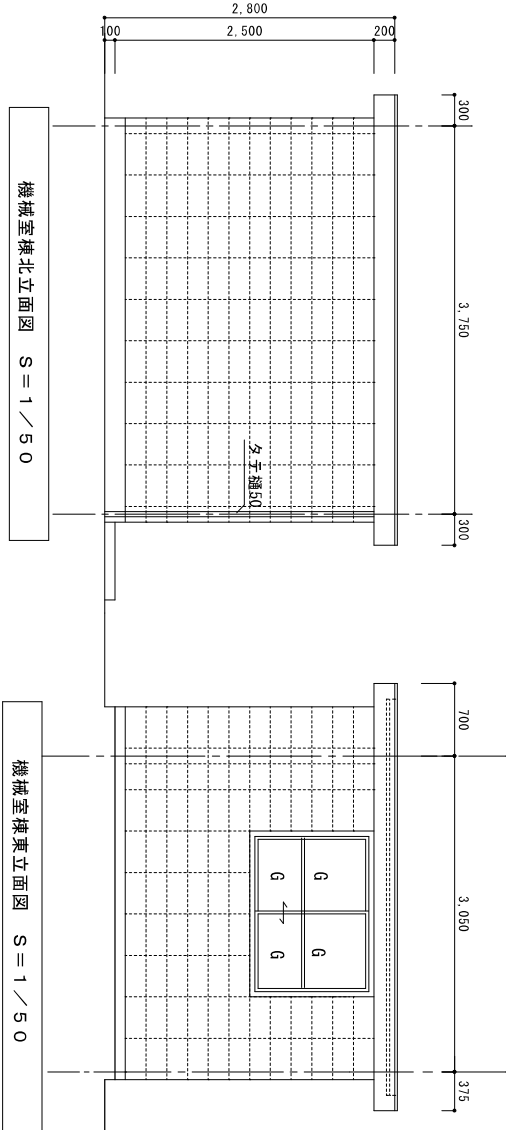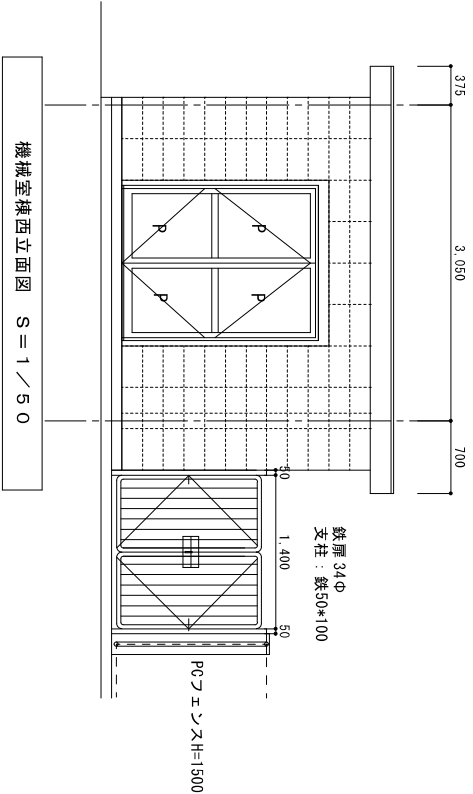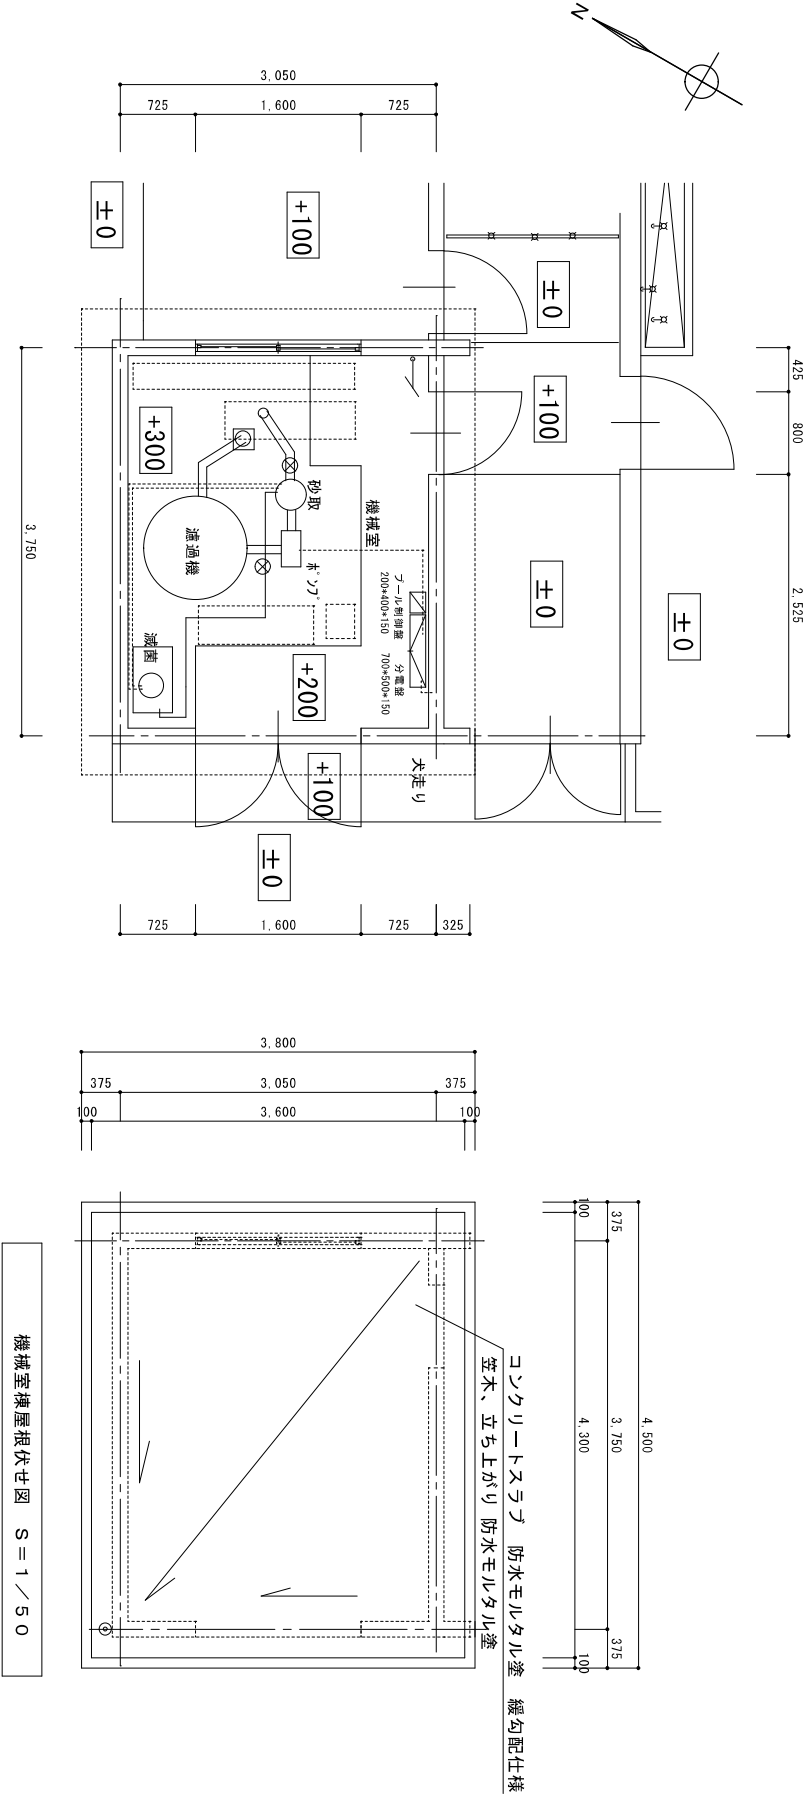


特記	旧香定水泳プール解体工事				アイ設計コンサルティング			
	図面番号 A-14 号		図面内容		プール機械室		広島県知事29(1)第1028号	
	令和6年		解体前		仕上表 平面、立面図		一級建築士第157681号	
			天井、伏せ図 S=1/50		担当		杉谷 優治	

符号・数量	1 AW	2 AW	1 AD	3 AW
使用場所・防火仕様	引違い戸 更衣室	引違い窓 更衣室	片開き戸 トイレ	引違い窓 トイレ
図	数量 2 ヶ所 	数量 2 ヶ所 	数量 1 ヶ所 	数量 1 ヶ所
型式・防音・仕様仕様	数量 2 ヶ所 枠見込 70	数量 2 ヶ所 枠見込 70	数量 1 ヶ所 枠見込 70	数量 1 ヶ所 枠見込 70
材質・仕様・仕上	ガラス 型 t=4.0	ガラス 型 t=4.0	ガラス 透明 t=3.0	ガラス 透明 t=4.0
建具金物	クレセント	クレセント	シリダ-錠	クレセント
(付属金物)				
備考	アルミパネル		アルミパネル	

符号・数量	2 AD	3 AD	2 WD
使用場所・防火仕様	面開き戸 機械室	片開き戸 機械室	引き違い窓 機械室
図	数量 1 ヶ所 	数量 1 ヶ所 	数量 1 ヶ所
型式・防音・仕様仕様	数量 1 ヶ所 枠見込 70	数量 1 ヶ所 枠見込 70	数量 1 ヶ所 枠見込 90
材質・仕様・仕上	ガラス 7mm	ガラス 7mm	木 透明 t=3.0
建具金物	シリダ-錠	シリダ-錠	
(付属金物)			
備考	アルミパネル	アルミパネル	


備考

符号・建具記号	SUS・S : 304/304W SS : 276/276W SUS・O : 304/317 SD : 314/317 LSD : 314/317 AO : 314/317 WD : 木製7	TD : 強化ガラス WP : 押子 H : 横 SUS・W : 304/304W SW : 314/317 AW : 7mm WW : 木製窓	材質	S : 鉄 A : 7mm W : 木製 T : 強化ガラス SW : 304/317 AW : アルミ・横 H : 強化ガラス・縦・その他	仕上	SOP : 全面樹脂塗合（ウレタン） CL : 樹脂 LE : 全面樹脂塗合（ウレタン） LEB : 全面樹脂塗合（ウレタン） A : 全面樹脂塗合（ウレタン） MP : 全面樹脂塗合（ウレタン）	U : 木製 K : 樹脂 H : 樹脂 M : 樹脂	ガラス	C : 透明 H : 透明 D : 透明 W : ガラス P : 透明 R : 樹脂	T : 強化 FL : ガラス A : 全面樹脂塗合（ウレタン） B : 全面樹脂塗合（ウレタン） C : ガラス TRD : 木製 A : ガラス B : 全面樹脂塗合（ウレタン）	金物の種類	T : 丁番 PH : ヒール DC : ヒール FH : ヒール ST : ヒール DCS : ヒール FT : ヒール
---------	---	--	----	--	----	---	--------------------------------------	-----	---	--	-------	---

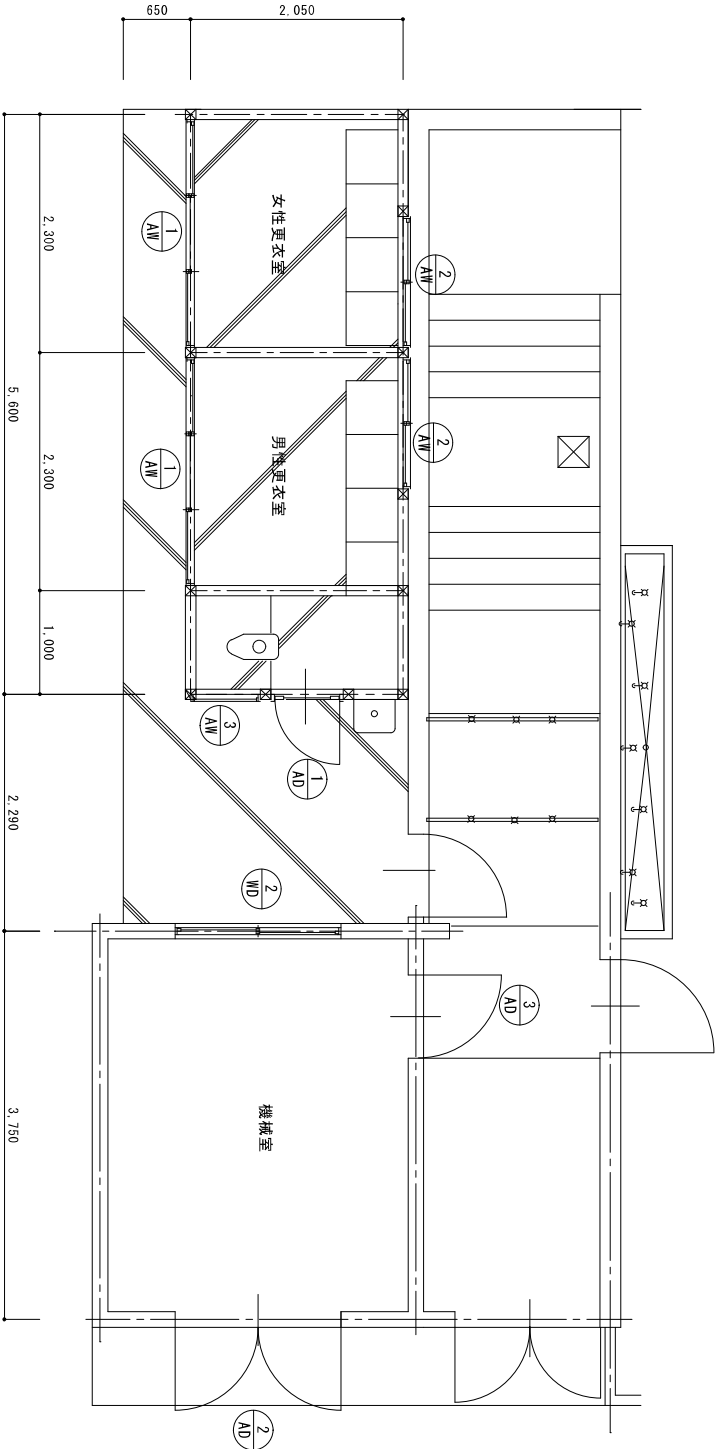


平面図 S = 1 / 50

特記	旧香定水泳プール解体工事		有限会社 アイ設計コンサルタント	
	図面番号 A-15 号	図面内容	解体前 建具表	広島県知事29（1）第1028号 一級建築士第157681号 杉谷 優治
	令和6年		担当	製図
				設計

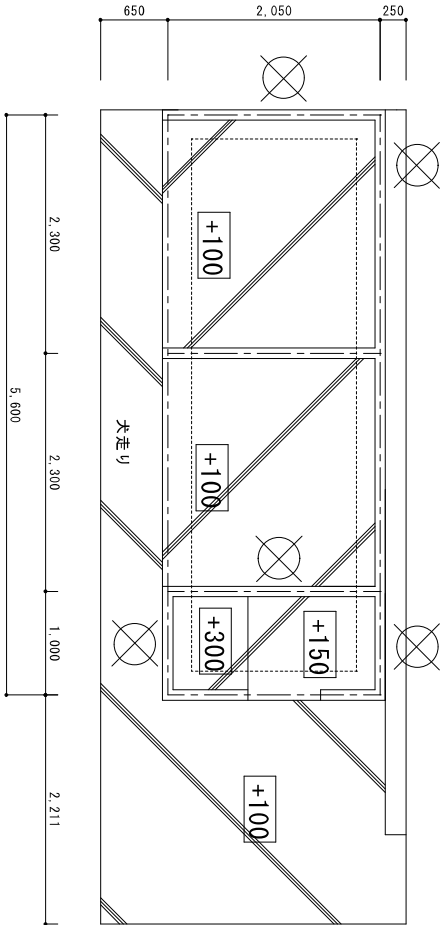


基礎伏せ図 S=1/50

凡例
土間：コンクリートt=100

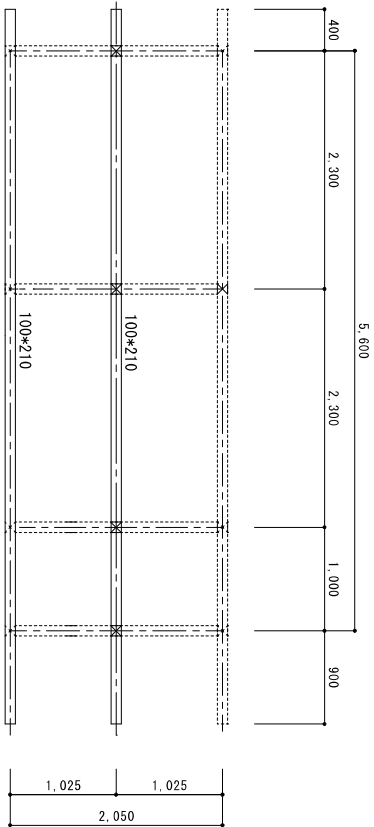


小屋伏せ図 S=1/50

凡例
梁、桁：特記無き限り100*150
柱：100*100

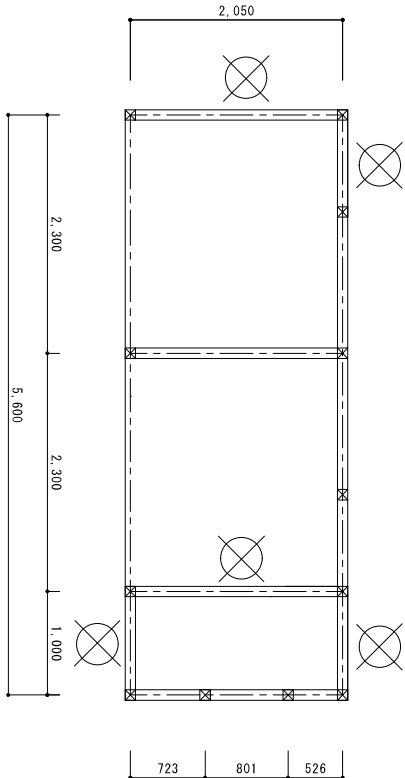


床伏せ図 S=1/50

凡例
土台：100*100 防虫防蟻処理材
柱：100*100

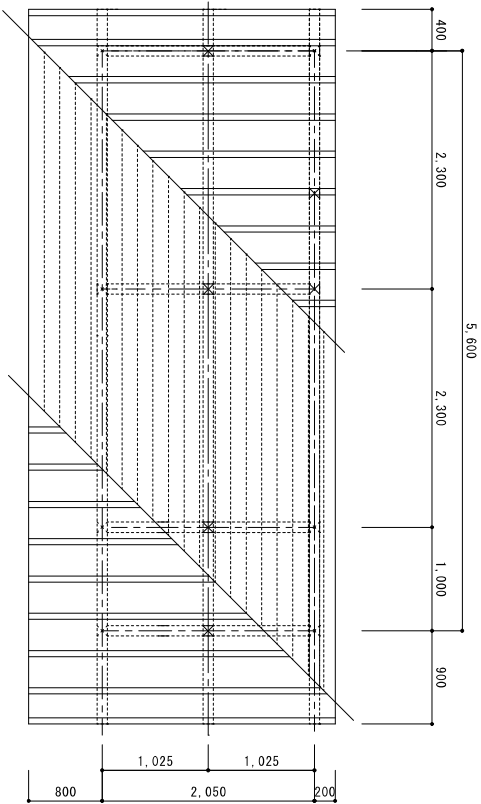

小屋伏せ図 S=1/50


凡例
垂木：60*60@360
野地板：t=15

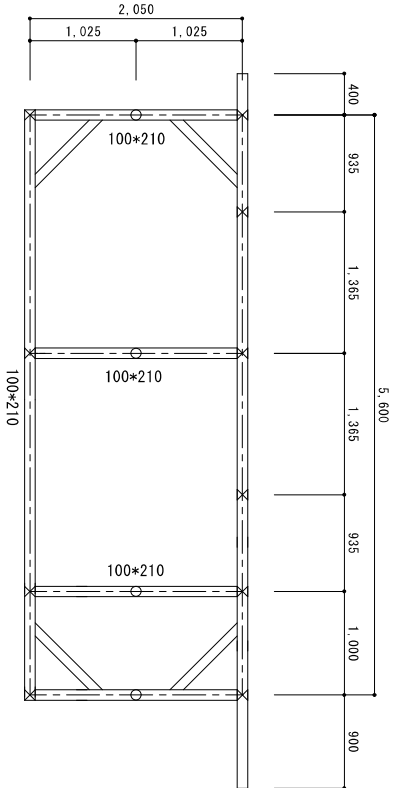


梁、桁伏せ図 S=1/50

凡例
梁、桁：特記無き限り100*150
柱：100*100
○ 小屋梁：100*100


特記		旧香淀水泳プール解体工事		有限会社 アイ設計コンサルタント	
		図面番号 A-16 号		広島県知事29(1)第1028号	
		図面内容 解体前 プール更衣室		一級建築士第157681号	
		令和6年		杉谷 優治	
		伏せ図 S=1/100		設計	
				担当	
				製図	

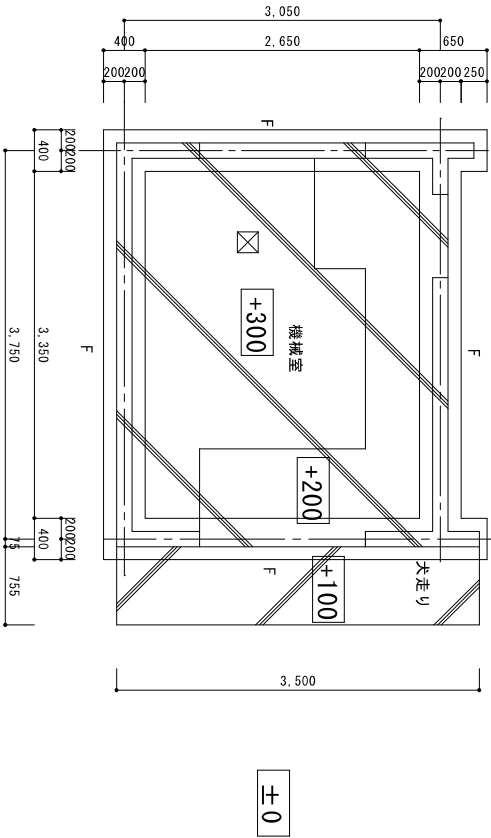


機械室棟基礎伏せ図 S = 1 / 5 0

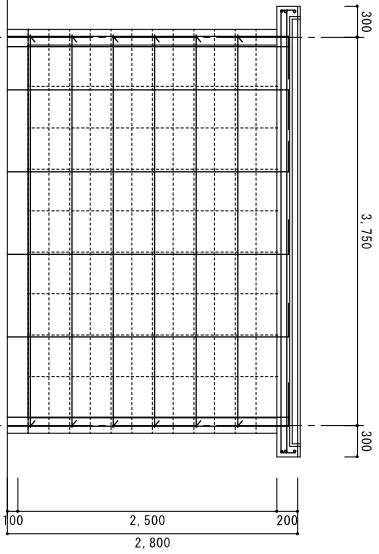


機械室棟北立割付け図 S = 1 / 5 0
展開図
配筋：右記仕様

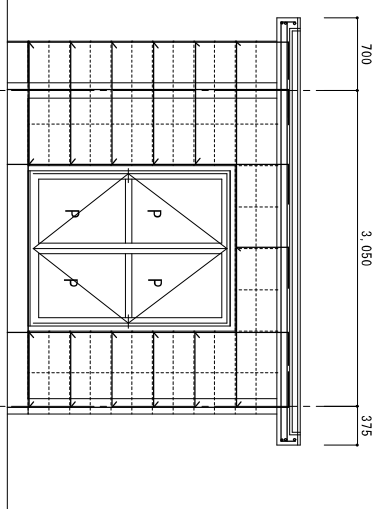


機械室棟西立割付け図 S = 1 / 5 0
展開図
配筋：上記仕様

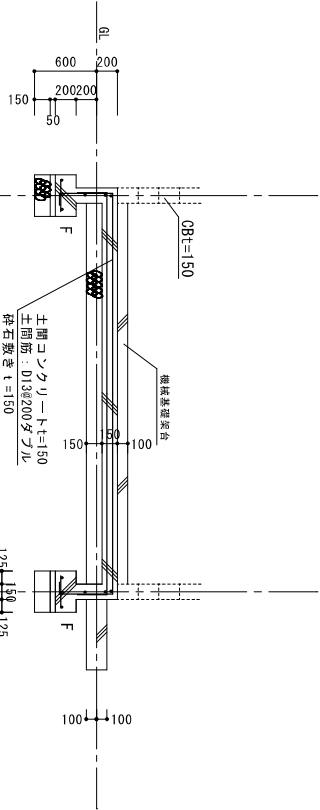

機械室棟基礎断面図 S = 1 / 5 0

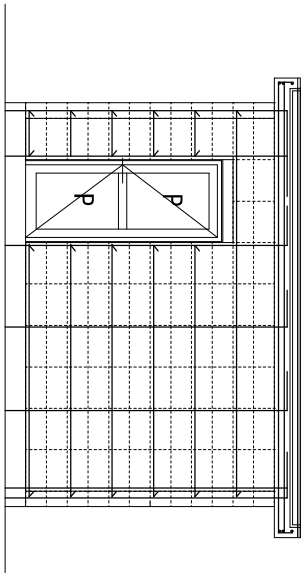


機械室棟南立割付け図 S = 1 / 5 0
展開図
配筋：上記仕様

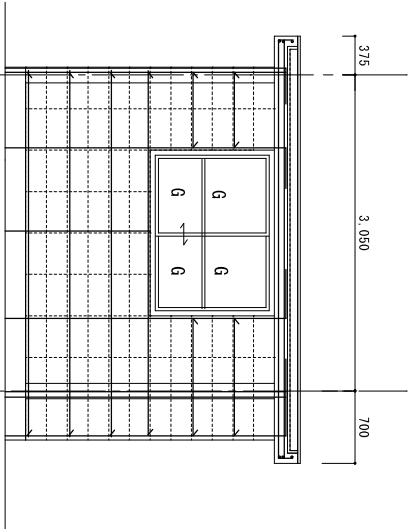


機械室棟東立割付け図 S = 1 / 5 0
展開図
配筋：上記仕様

想定	タテD13#800
CB壁配筋	ヨコD10#400
コーナ—1-D13	主筋 D13#200
スラブ筋	配力筋 D13#300


特記	旧香定水泳プール解体工事		アイ設計コンサルタント	
	図面番号 A-17 号	図面内容 プール機械室 解体前 基礎伏、断面図 S=1/50	担当	製図
	令和6年	展開図 (7/27判)	設計	杉谷 優治

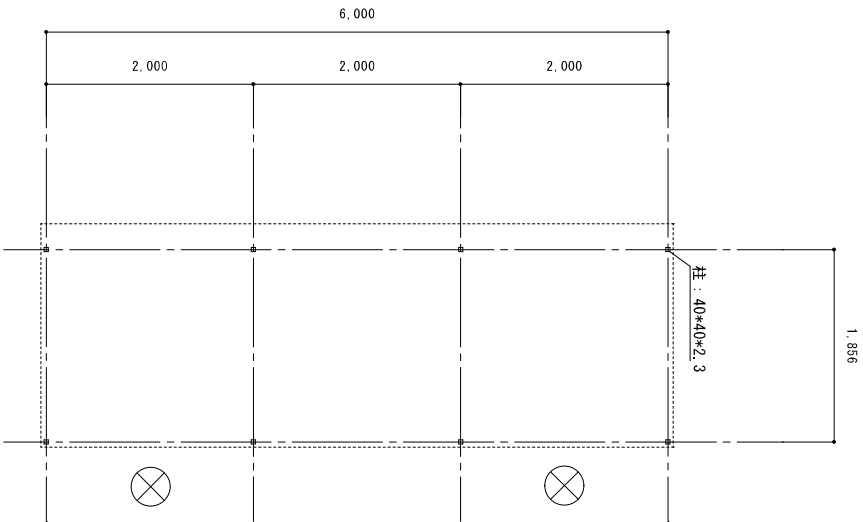


監視小屋 平面図 S = 1 / 5 0

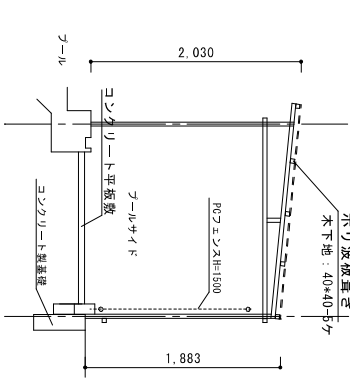


監視小屋 立面図 S = 1 / 5 0

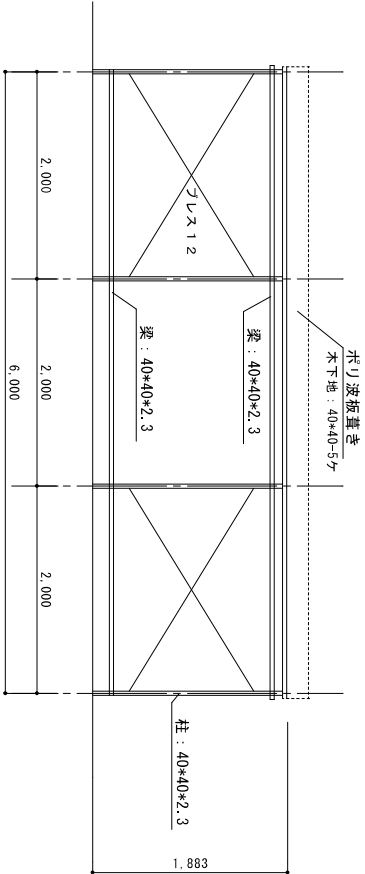

監視小屋 立面図 S = 1 / 5 0

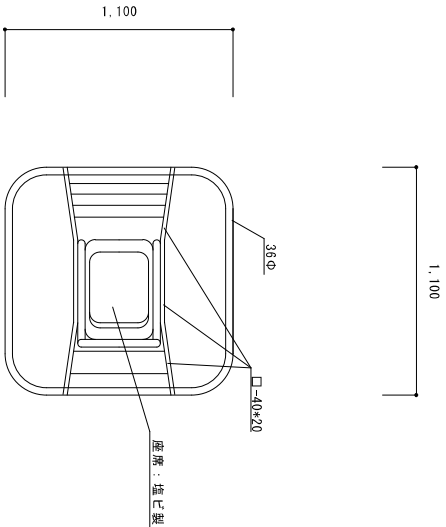


監視台 S=1/25

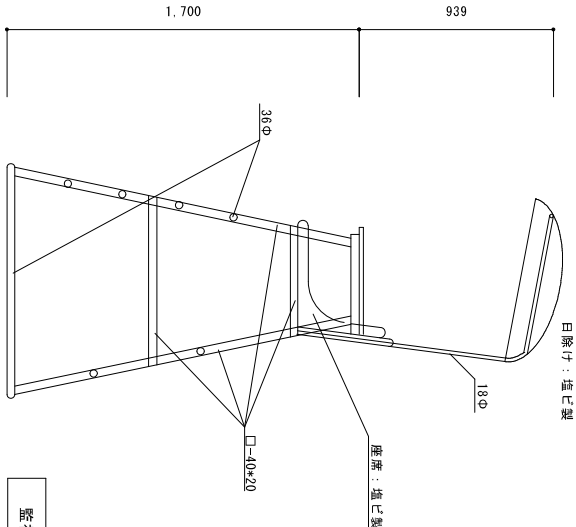


監視台 S=1/25


特記			旧香定水泳プール解体工事			株式会社 アイ設計コンサルタント		
			図面番号 A-18 号			広島県知事29 (1) 第1028号		
			図面内容 解体前 監視小屋 監視台 図 S=1/50			一級建築士第157681号 杉谷 優治		
			令和6年			担当 製図 設計		

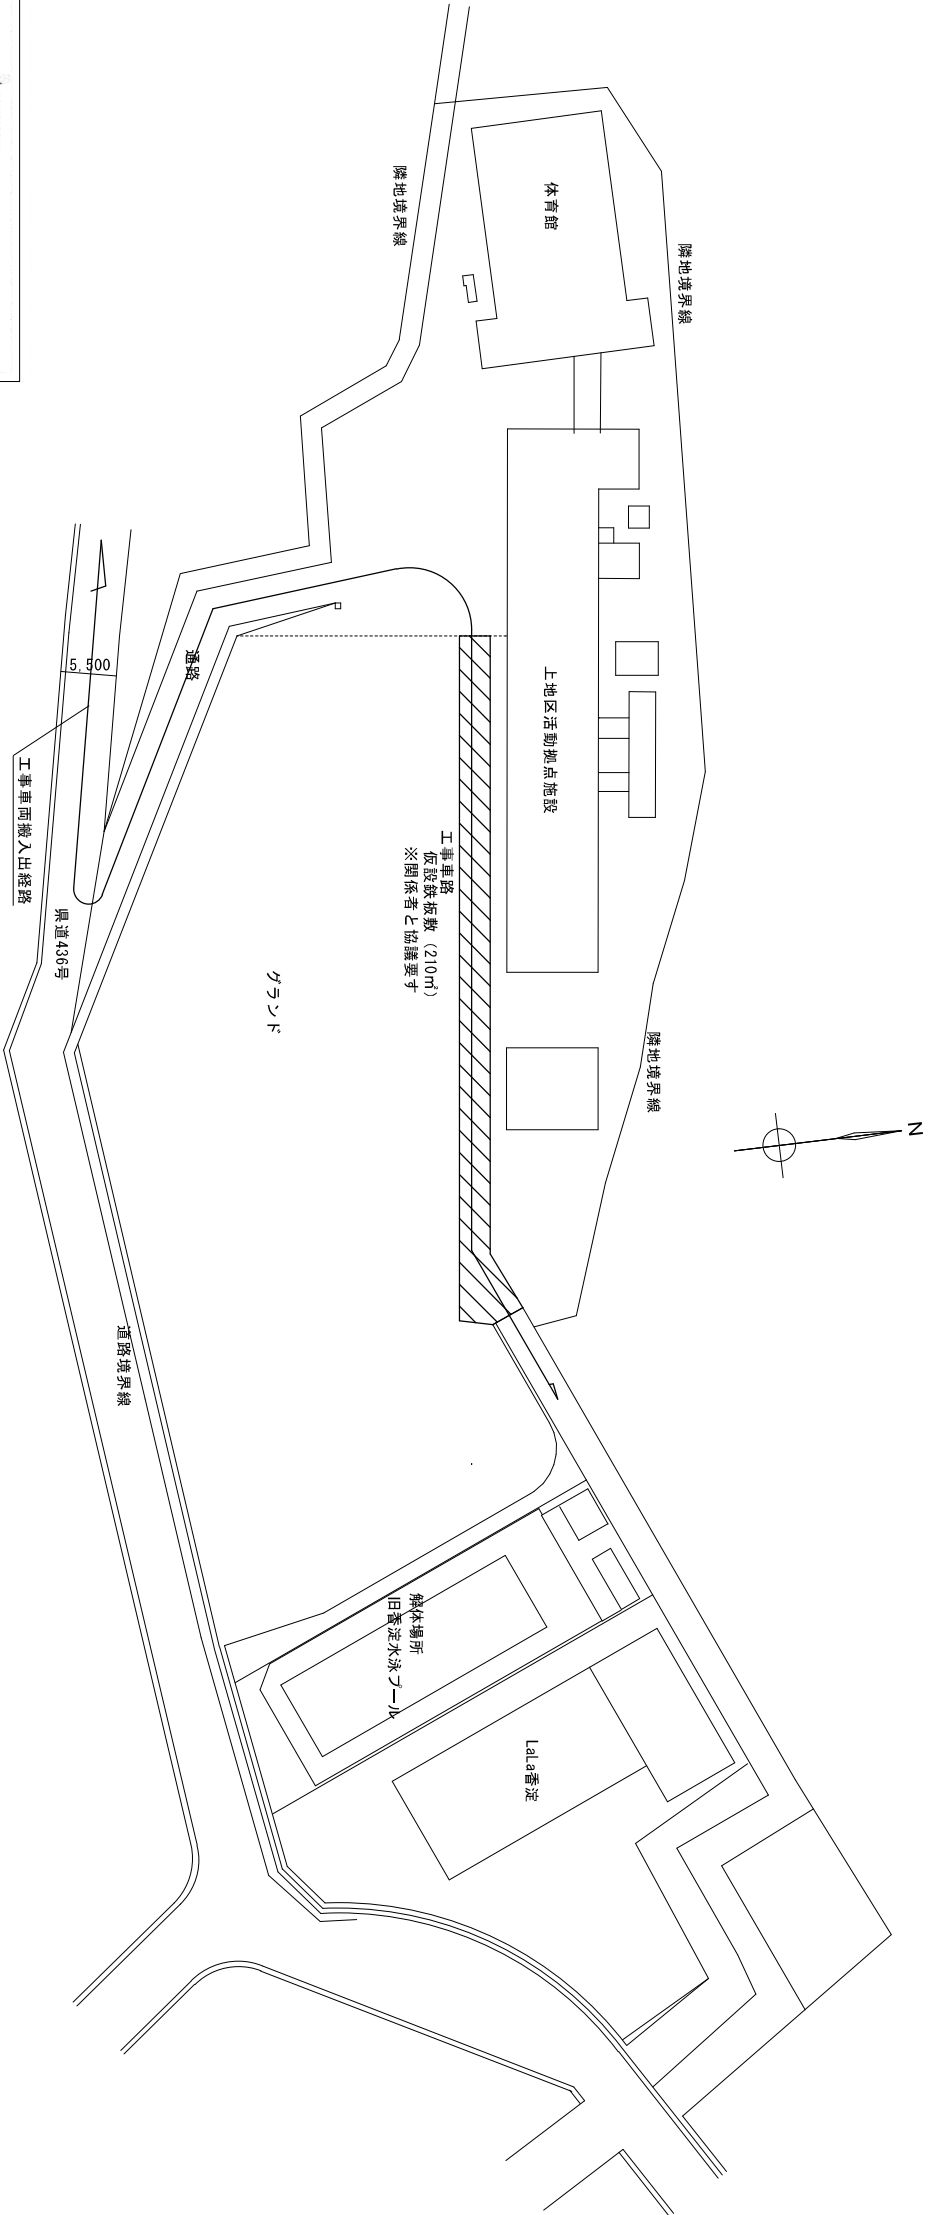

配置図 S=1:500

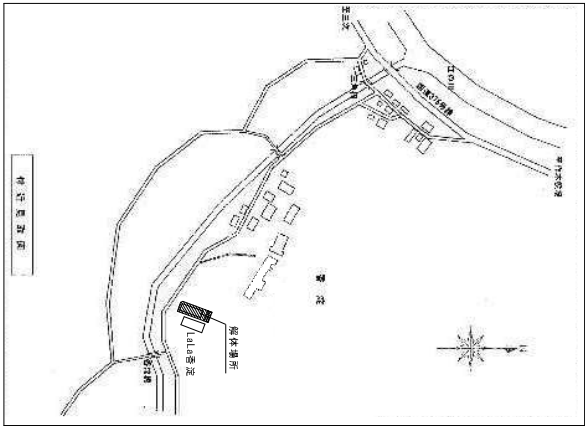


特記			旧香泥水泳プール解体工事		有限会社 アイ設計コンサルタント 広島県知事23(1)第1028号 一級建築士第157681号 杉谷 優 治	
			図面番号 A-19 号	図面内容 付近図取り	担当	
				参考 仮設配置図1	製図	
			令和6年	S=1:500	設計	

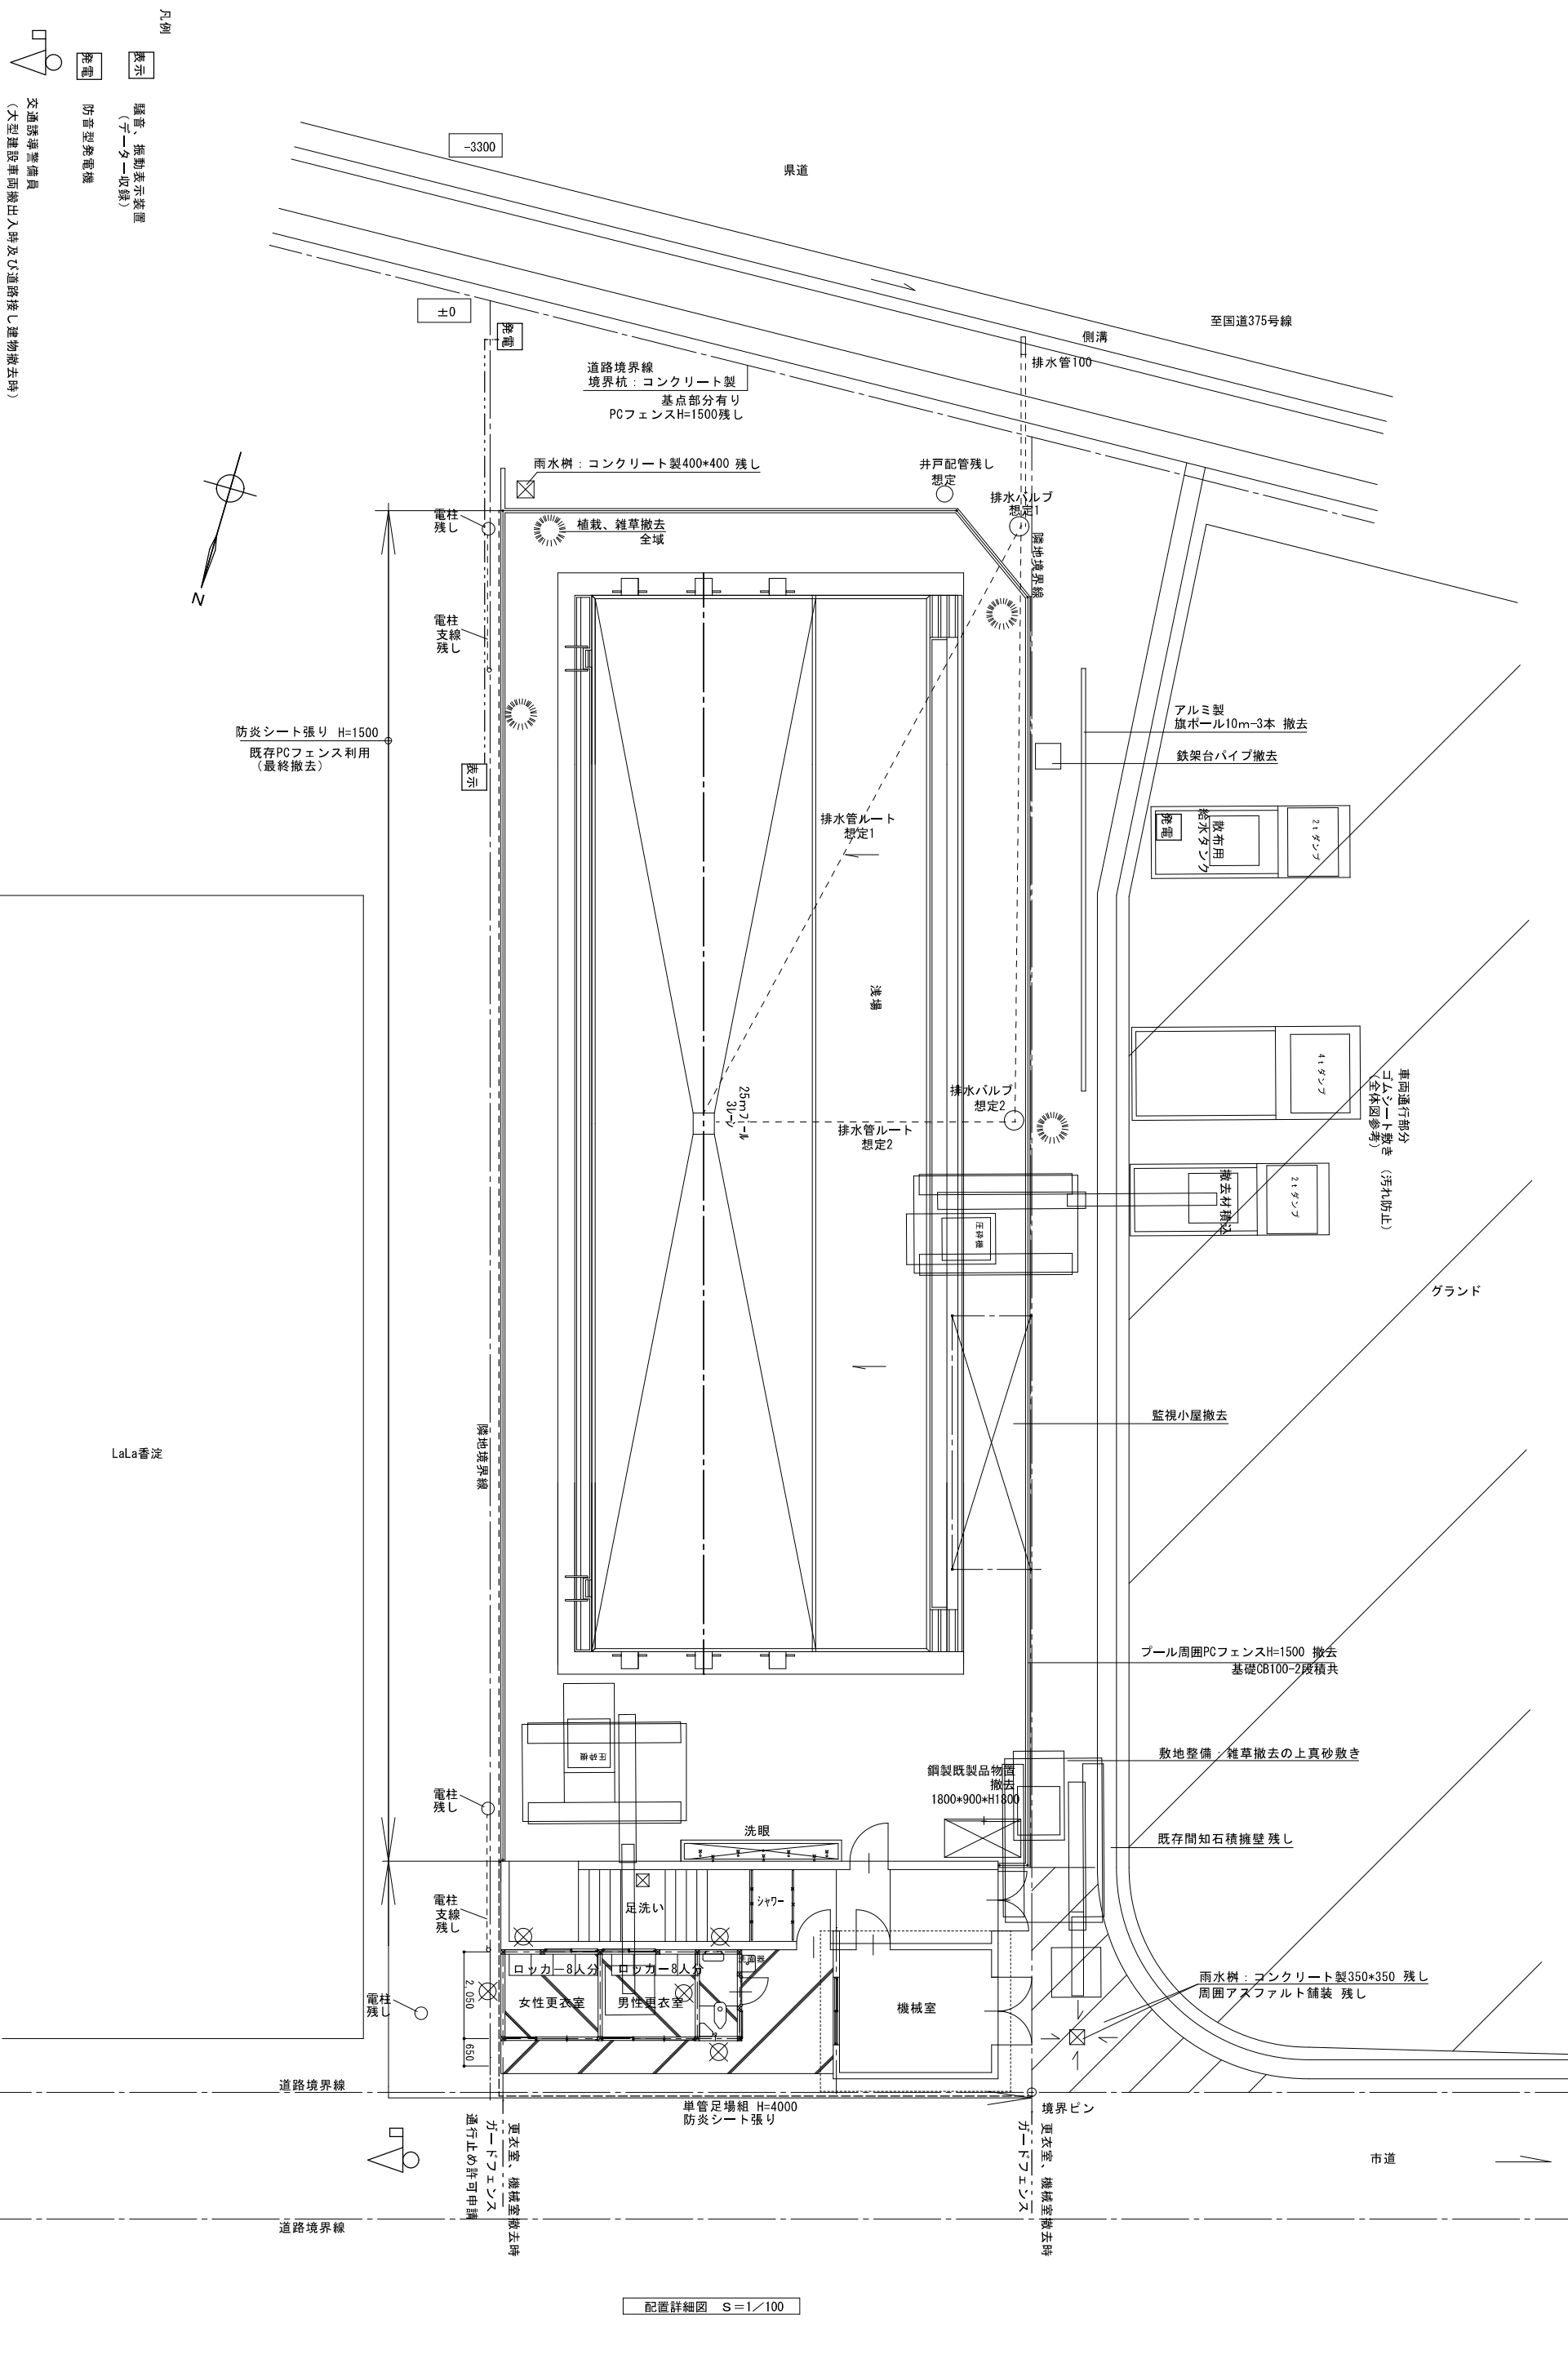

特記	旧番逆水泳プール解体工事		有限会社 アイ設計コンサルタント 広島県知事253(1)第1028号 一般建築士第157681号 杉 谷 肇 治	
プール 給水管 不明	埋設管撤去時、監督職員と協議注意要す (規差可能部分より撤去)			
プール排水管及びバルブ 不明	埋設管撤去時、監督職員と協議注意要す (規差可能部分より撤去)			
			令和6年	担当
			図面番号 A-20 号	製図
			図面内容 仮設計画 参考 配置図2 S=1:100	設計

FA42219F GL	
A	FL40W-2
LM56303T	
B	LL60W

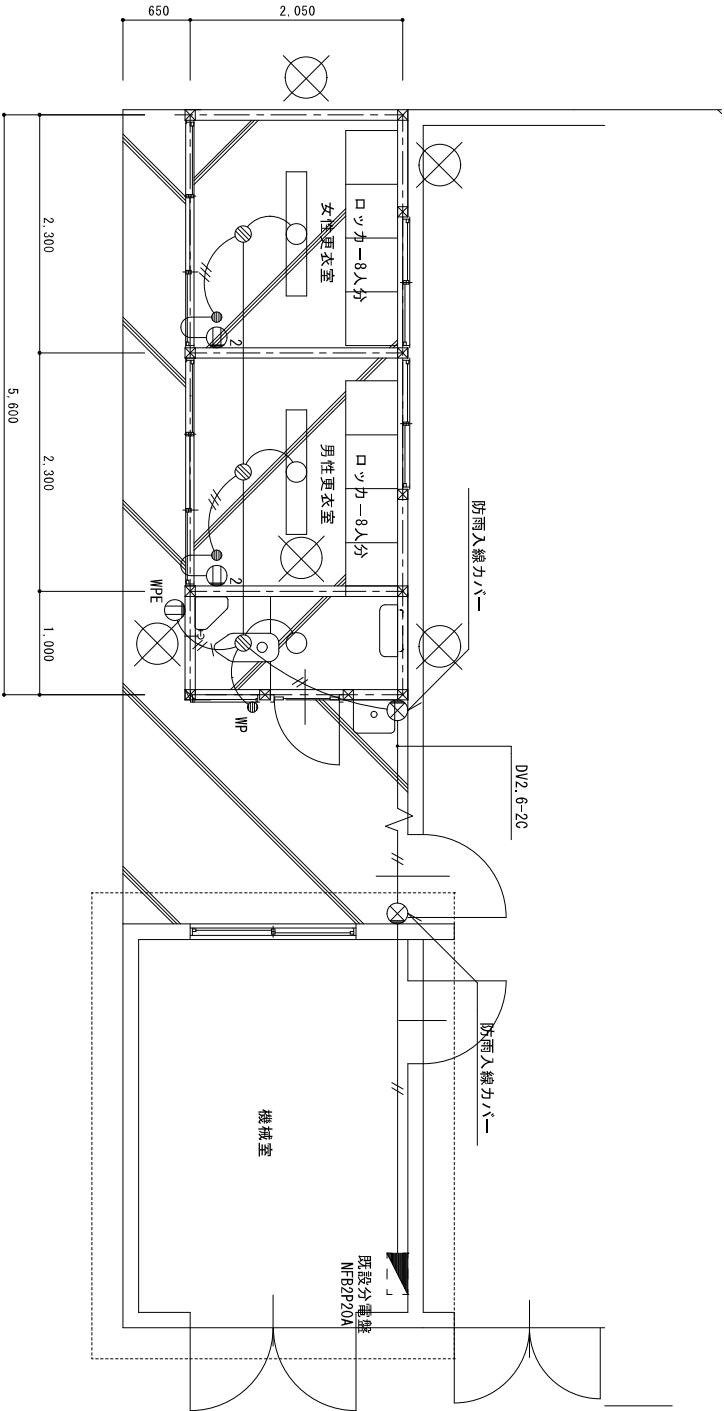


更衣室	× 2
A42	

トイレ	× 1
B60	


電気設備平面図 S = 1 / 5 0

特記		旧香淀水泳プール解体工事		有限会社 アイ設計コンサルタント 広島県知事29(1)第1028号 一級建築士第157681号 杉谷 優治	
		図面番号 E-01 号	図面内容 既存 更衣室 器具図	担当	
		令和6年	電気設備平面図 S=1/50	製図	設計

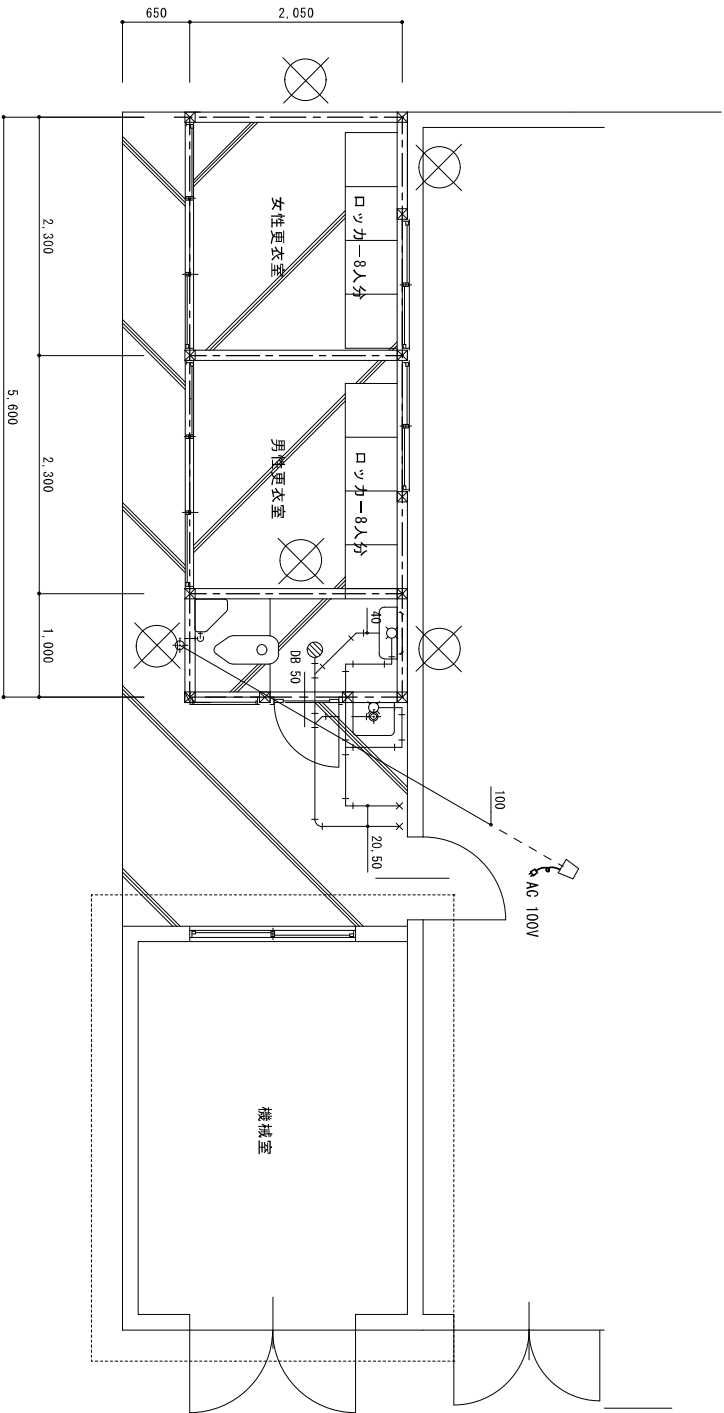


機械設備平面図 S = 1 / 50


特記		旧番室水泳プール解体工事		有限会社 アイ設計コンサルタント 広島県知事23(1)第1028号 一級建築士第157681号 杉谷 優治	
		図面番号 M-01 号	図面内容 更衣室 機械設備平面図 S=1/50	担当	製図
		令和6年			設計

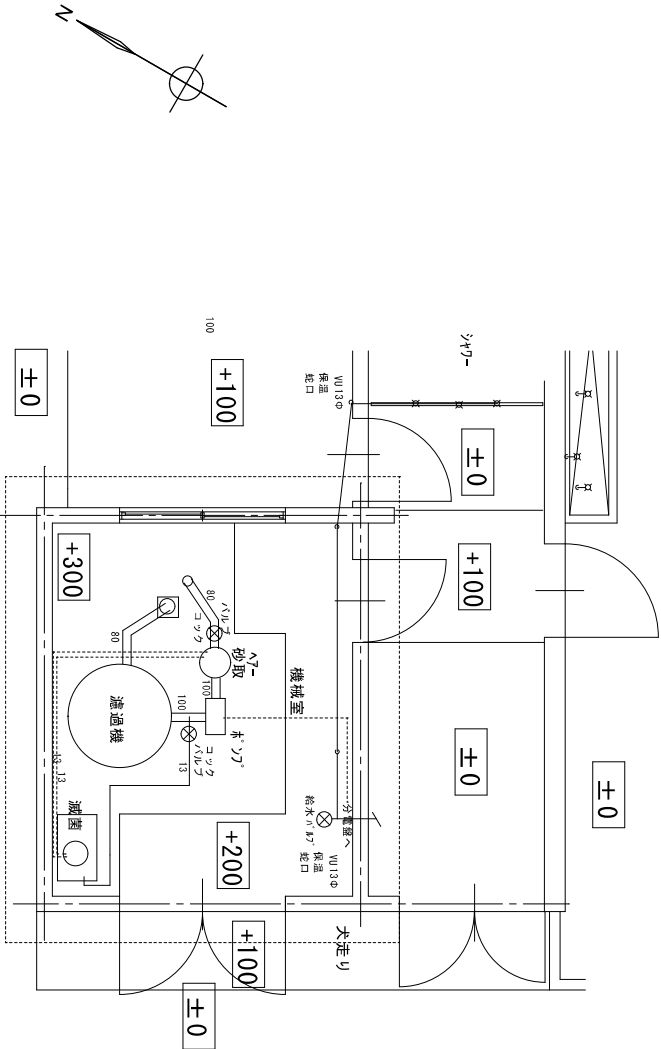


機械室棟平面図 S = 1 / 5 0

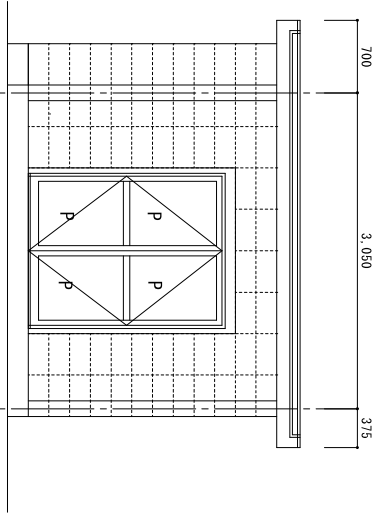

機械室棟西立展開図 S = 1 / 5 0

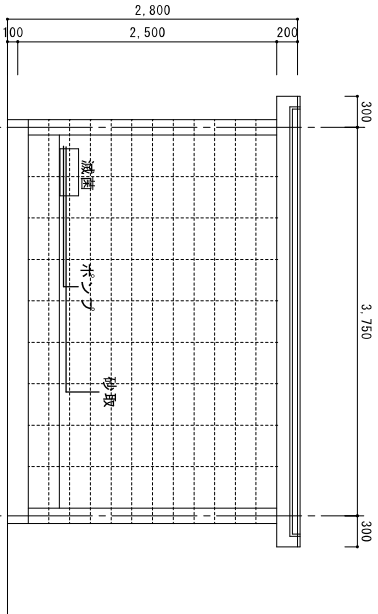


機械室棟北立展開図 S = 1 / 5 0

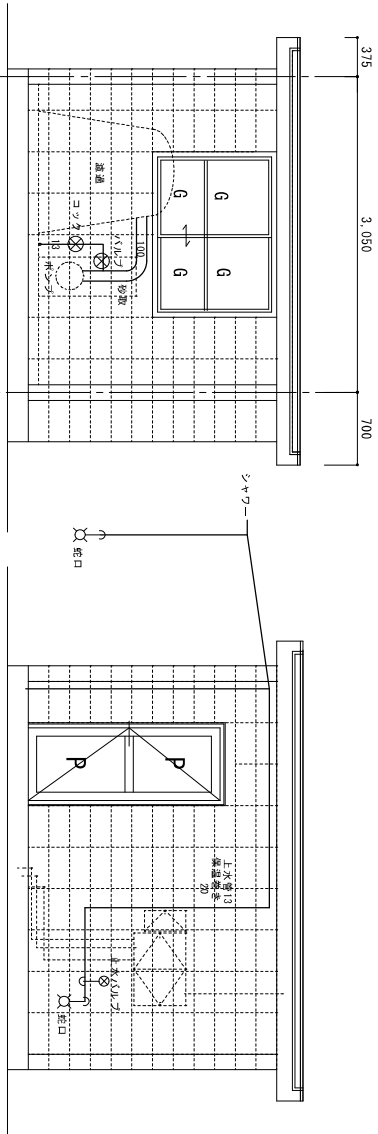

機械室棟東立展開図 S = 1 / 5 0

機械室棟南立展開図 S = 1 / 5 0

特記	旧香定水泳プール解体工事		有限会社 アイ設計コンサルタント 広島県知事29（1）第1028号 一級建築士第157681号 杉谷 優治		
	図面番号 M-02 号	図面内容 プール機械室 解体前 機械設備	平面、展開図 S=1/50		
	令和6年		担当	製図	設計

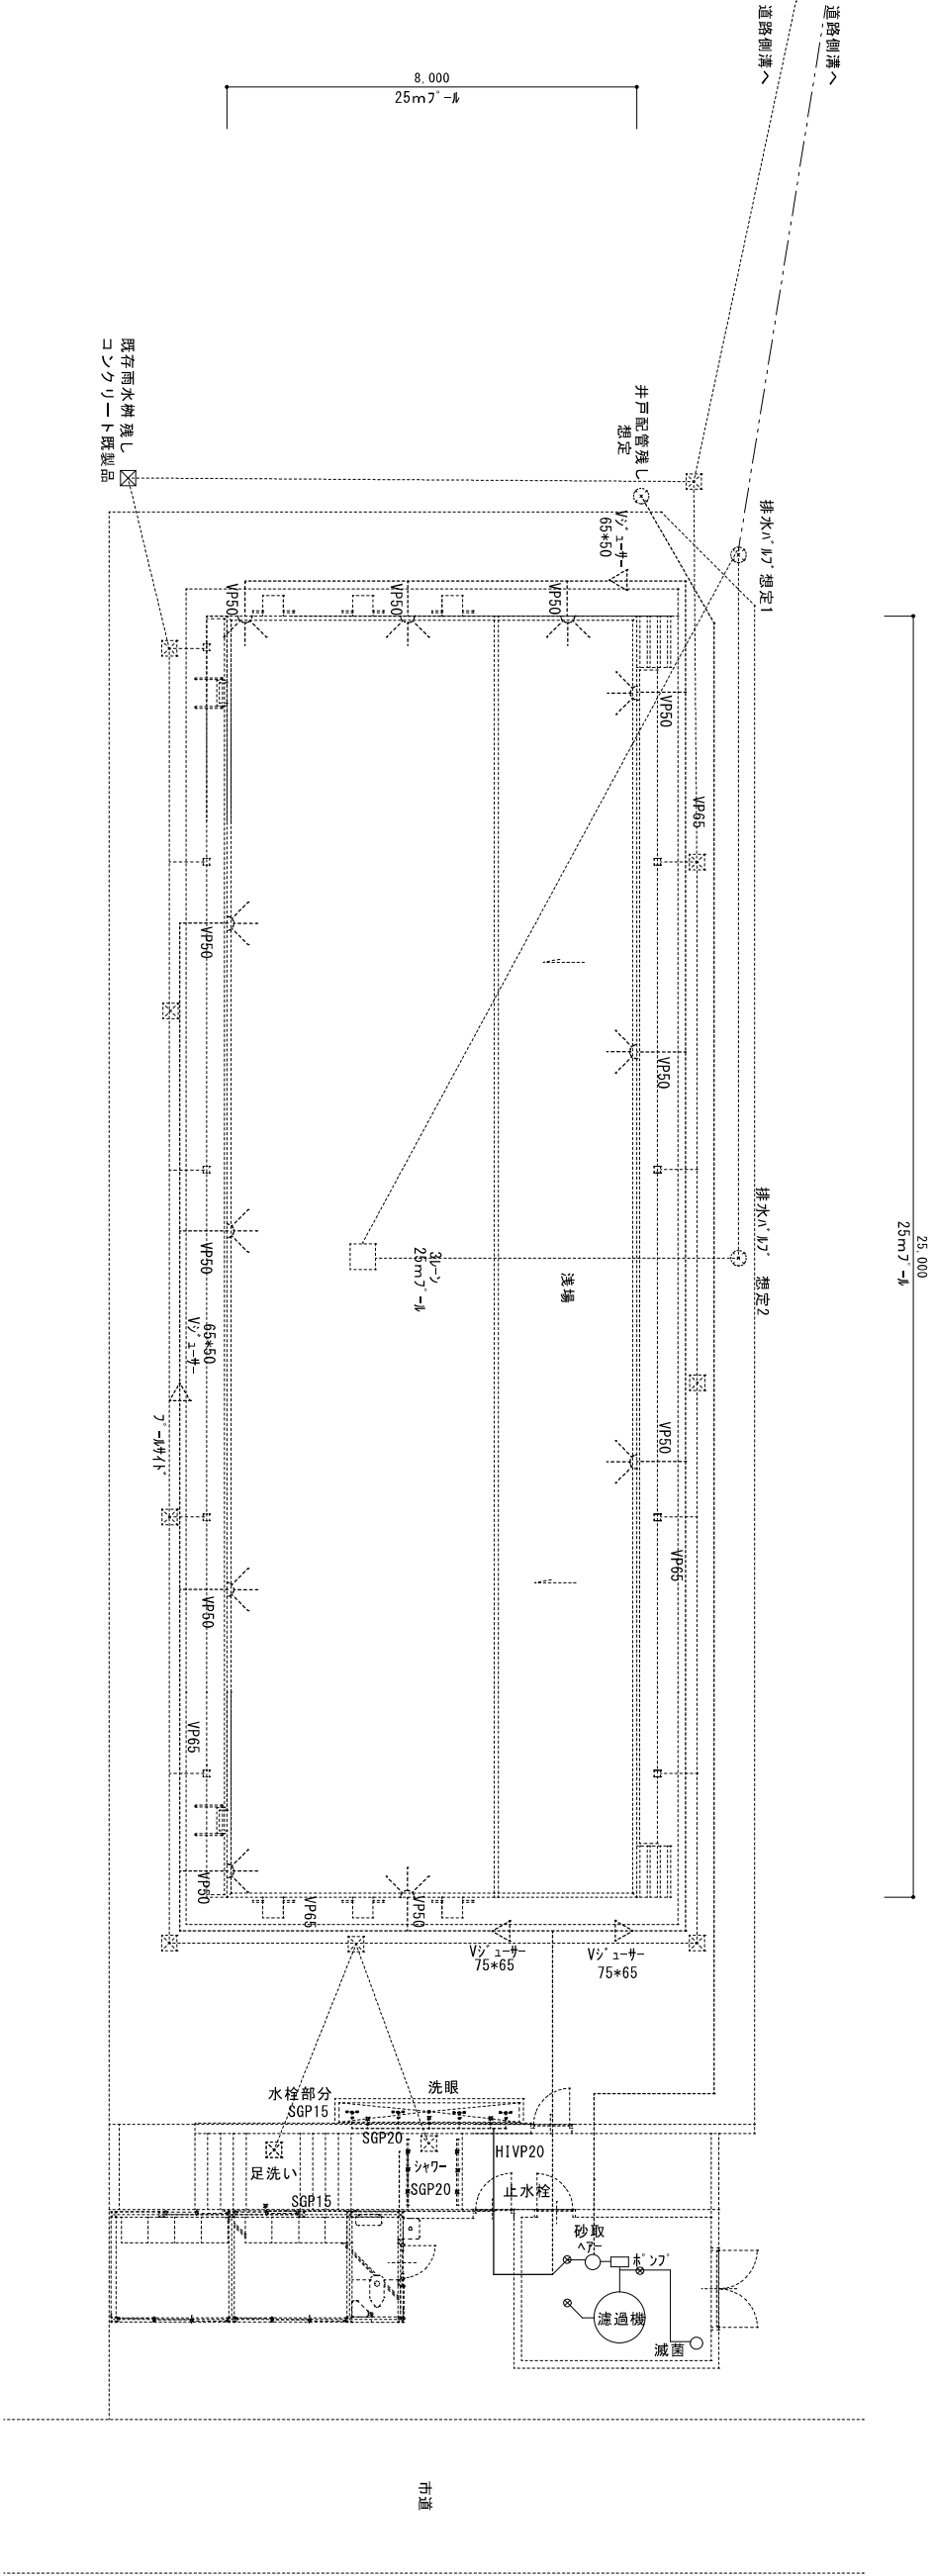

凡例 想定

排水口 80 〰 オーバーフロー目皿 DB 排水溝300×300

アスベスト調査において、2重に内壁防水塗装が施されている（採取写真参考）

プール内 床、内壁防水塗装改修時に、新設浄化装置等が設置され、上記既存設備がそのまま埋設の可能性があり
新設装置は露出形式で、今は撤去済が想定される

特記	旧香定水泳プール解体工事		有限会社 アイ設計コンサルタント 広島県知事29（1）第1028号 一級建築士第15761号 杉谷 優治		
	図面番号 M-03 号		図面内容		
	図面内容		プール設備配管想定図		
	令和6年		解体前 給水、送水、排水図 S-1:100		
			担当 製図 設計		