


検 印	製 図	作成 令和 7 年
		図面番号

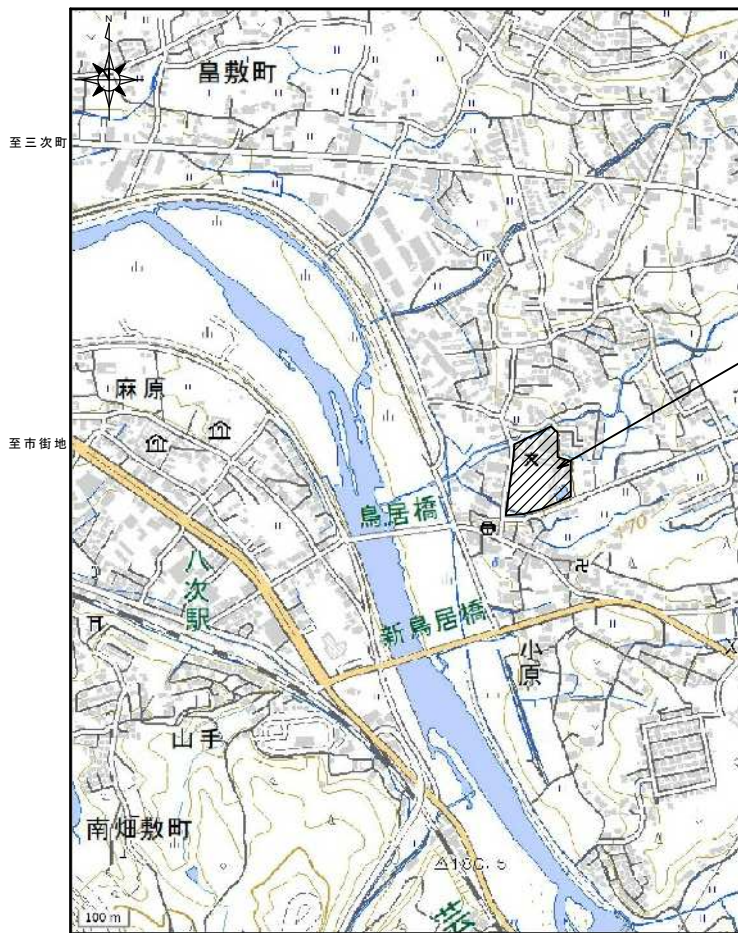

付近見取り図 1:7500

工事場所：八次小学校
三次市島敷町1725-1


至庄原

至四十貫町

至三次町

至市街地

工 事 概 要
主体工事
1. 昇降機棟増築工事に伴う給水配管の改修を行う。
2. 昇降機棟増築工事に伴う排水配管の改修を行う。
3. 昇降機棟増築工事に伴う換気設備を行う。

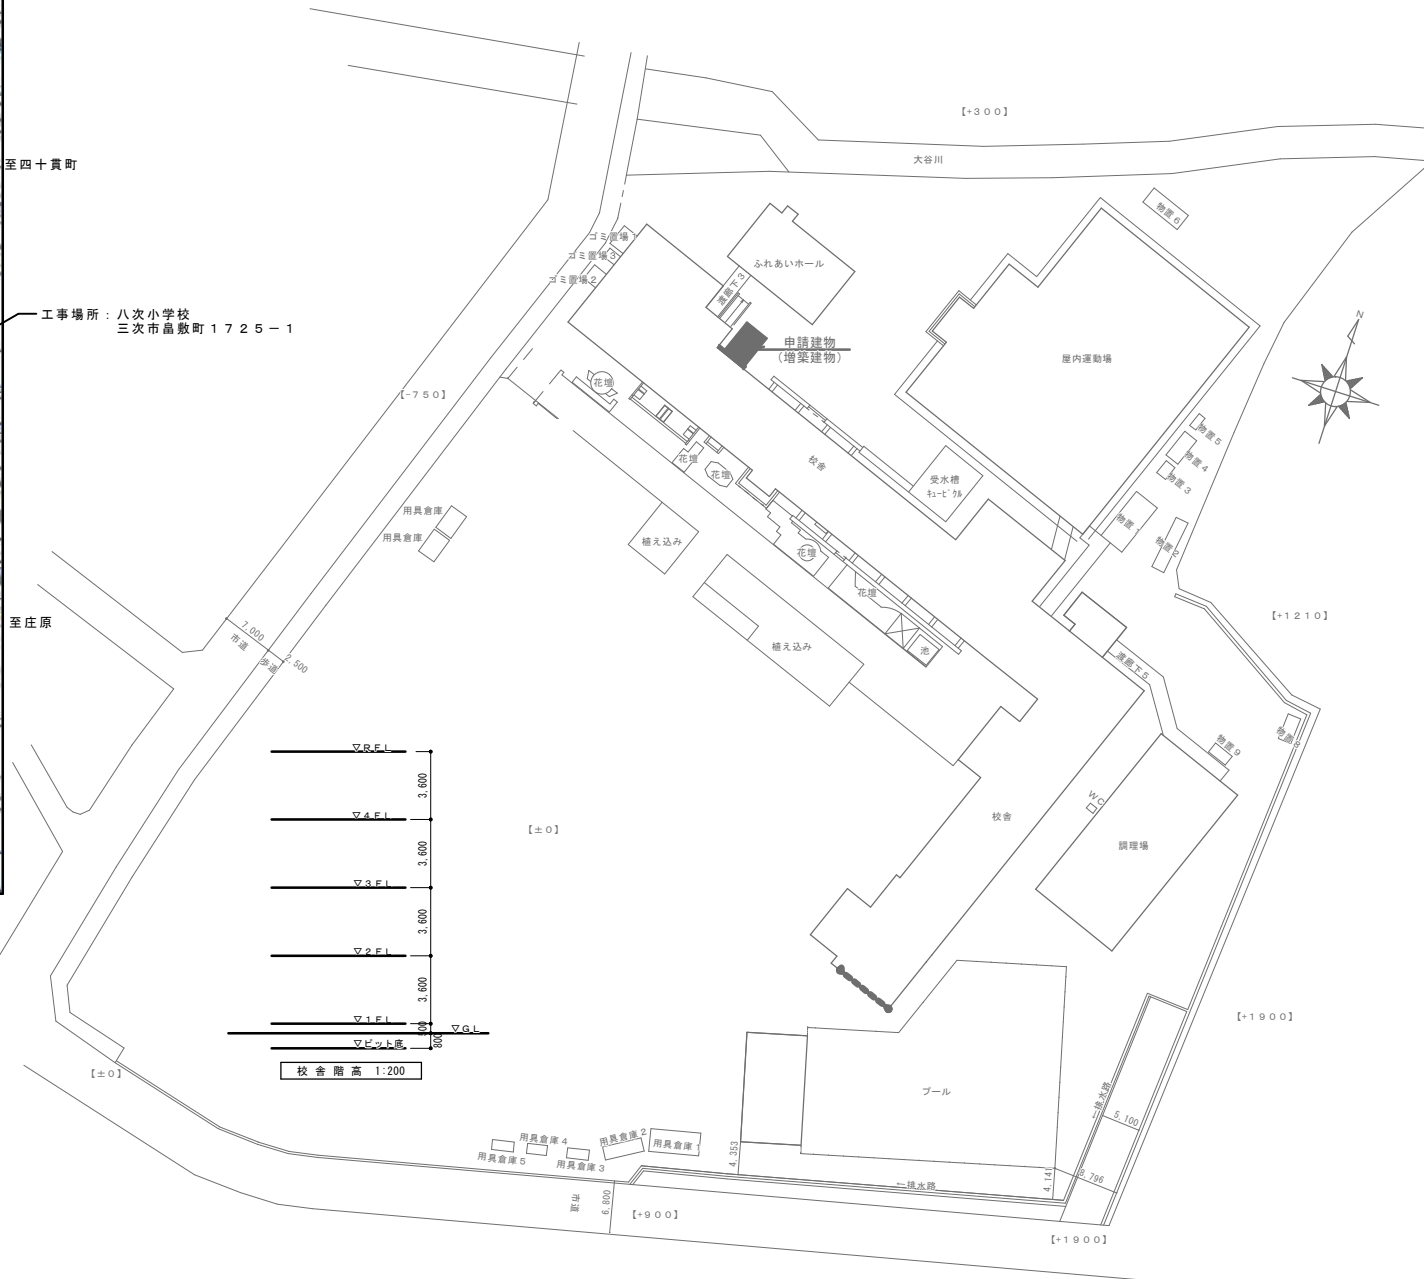


配 置 図 1:500


A2版標準 (A3版縮小率 70.7% 表示縮尺×1/1,414)

	一級建築士事務所 広島県知事 登録 第20(1)2704号 佐伯建築設計事務所 〒728-0016 広島県三次市四ツ井町9-8 TEL (0824) 64-2844 FAX (0824) 64-3266	一級建築士 第223265号 佐伯 晃志郎	・構造設計 ・設備設計	工事名 八次小学校エレベーター設置工事	図面名称 機械設備 付近見取り図・配置図	機 印	製 図	作成 令和7年 図面番号 M-03


Scale=1:500-7500

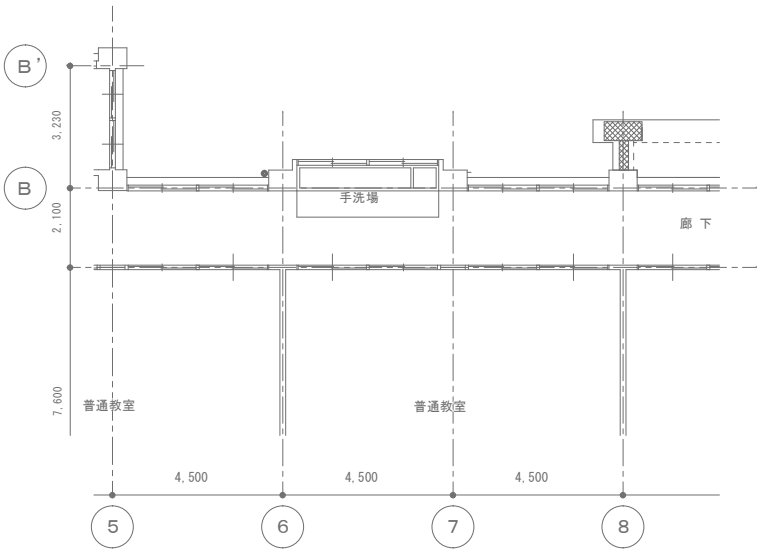

2階平面図 1/100

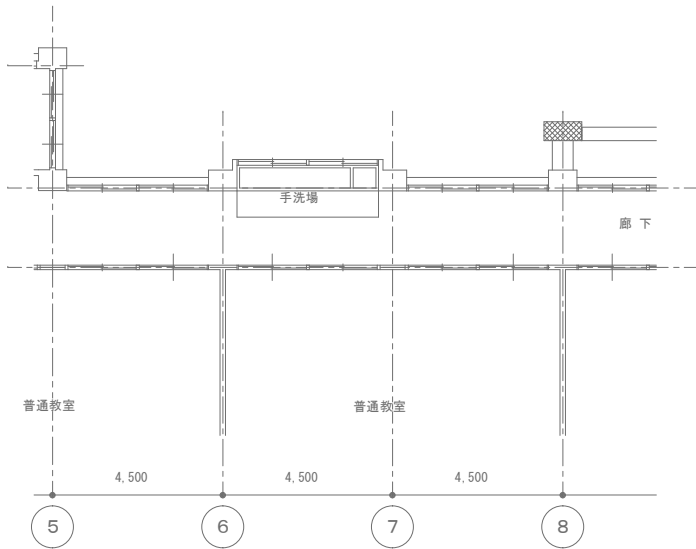


3階平面図 1/100

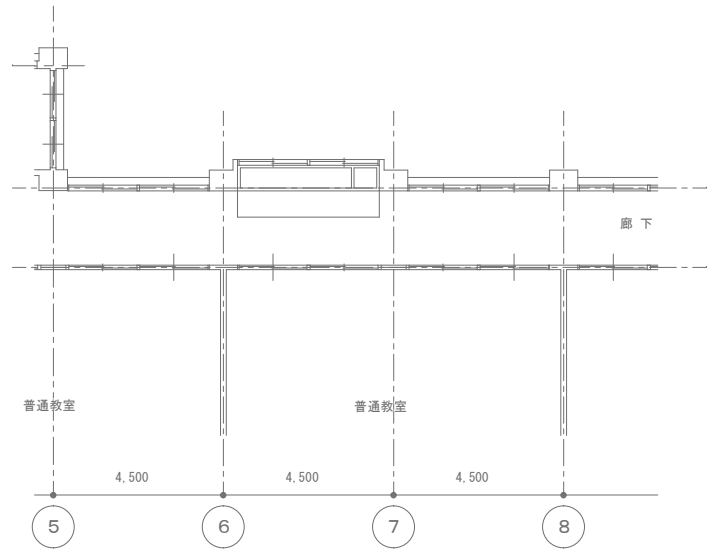


4階平面図 1/100


改修前

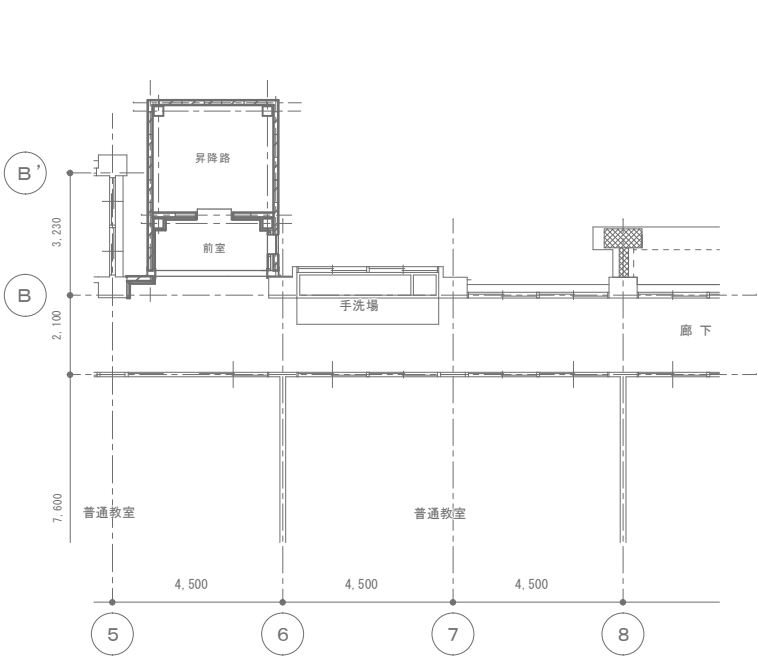

2階平面図 1/100

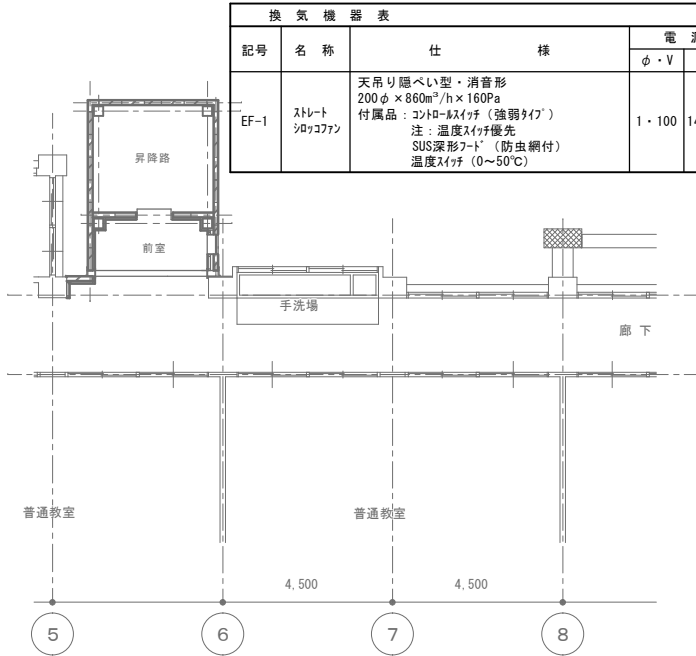

3階平面図 1/100

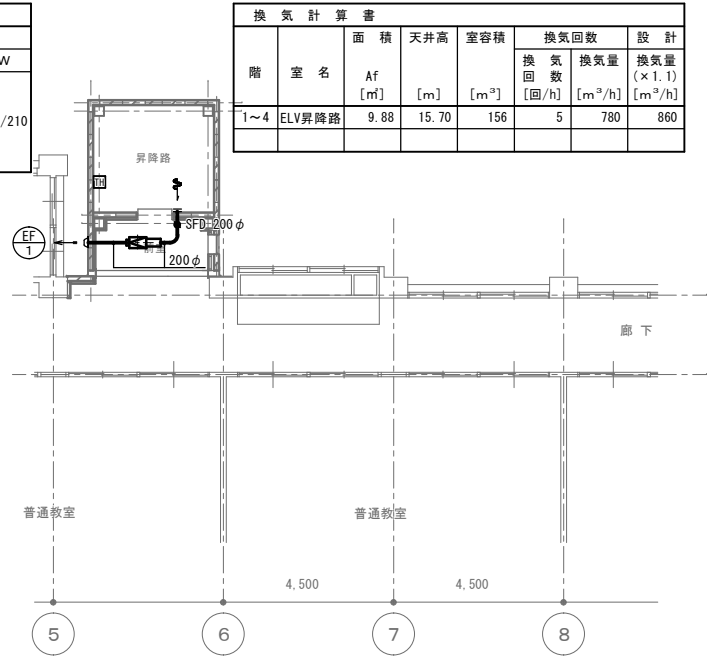




4階平面図 1/100

改修後

換気機器表			
記号	名称	仕様	電源
			φ・V W
EF-1	ストリート シャコフソ	天吊り隠ぺい型・消音形 200φ×860mm ² /h×160Pa 付属品：コントローラスイッチ（強弱タイプ） 注：温度スイッチ優先 SUS深形フート（防虫網付） 温度スイッチ（0～50℃）	1・100 140/210


換気計算書							
階	室名	面積 Af [m ²]	天井高 [m]	室容積 [m ³]	換気回数	換気量	設計
					[回/h]	[m ³ /h]	[m ³ /h]
1～4	ELV昇降路	9.88	15.70	156	5	780	860

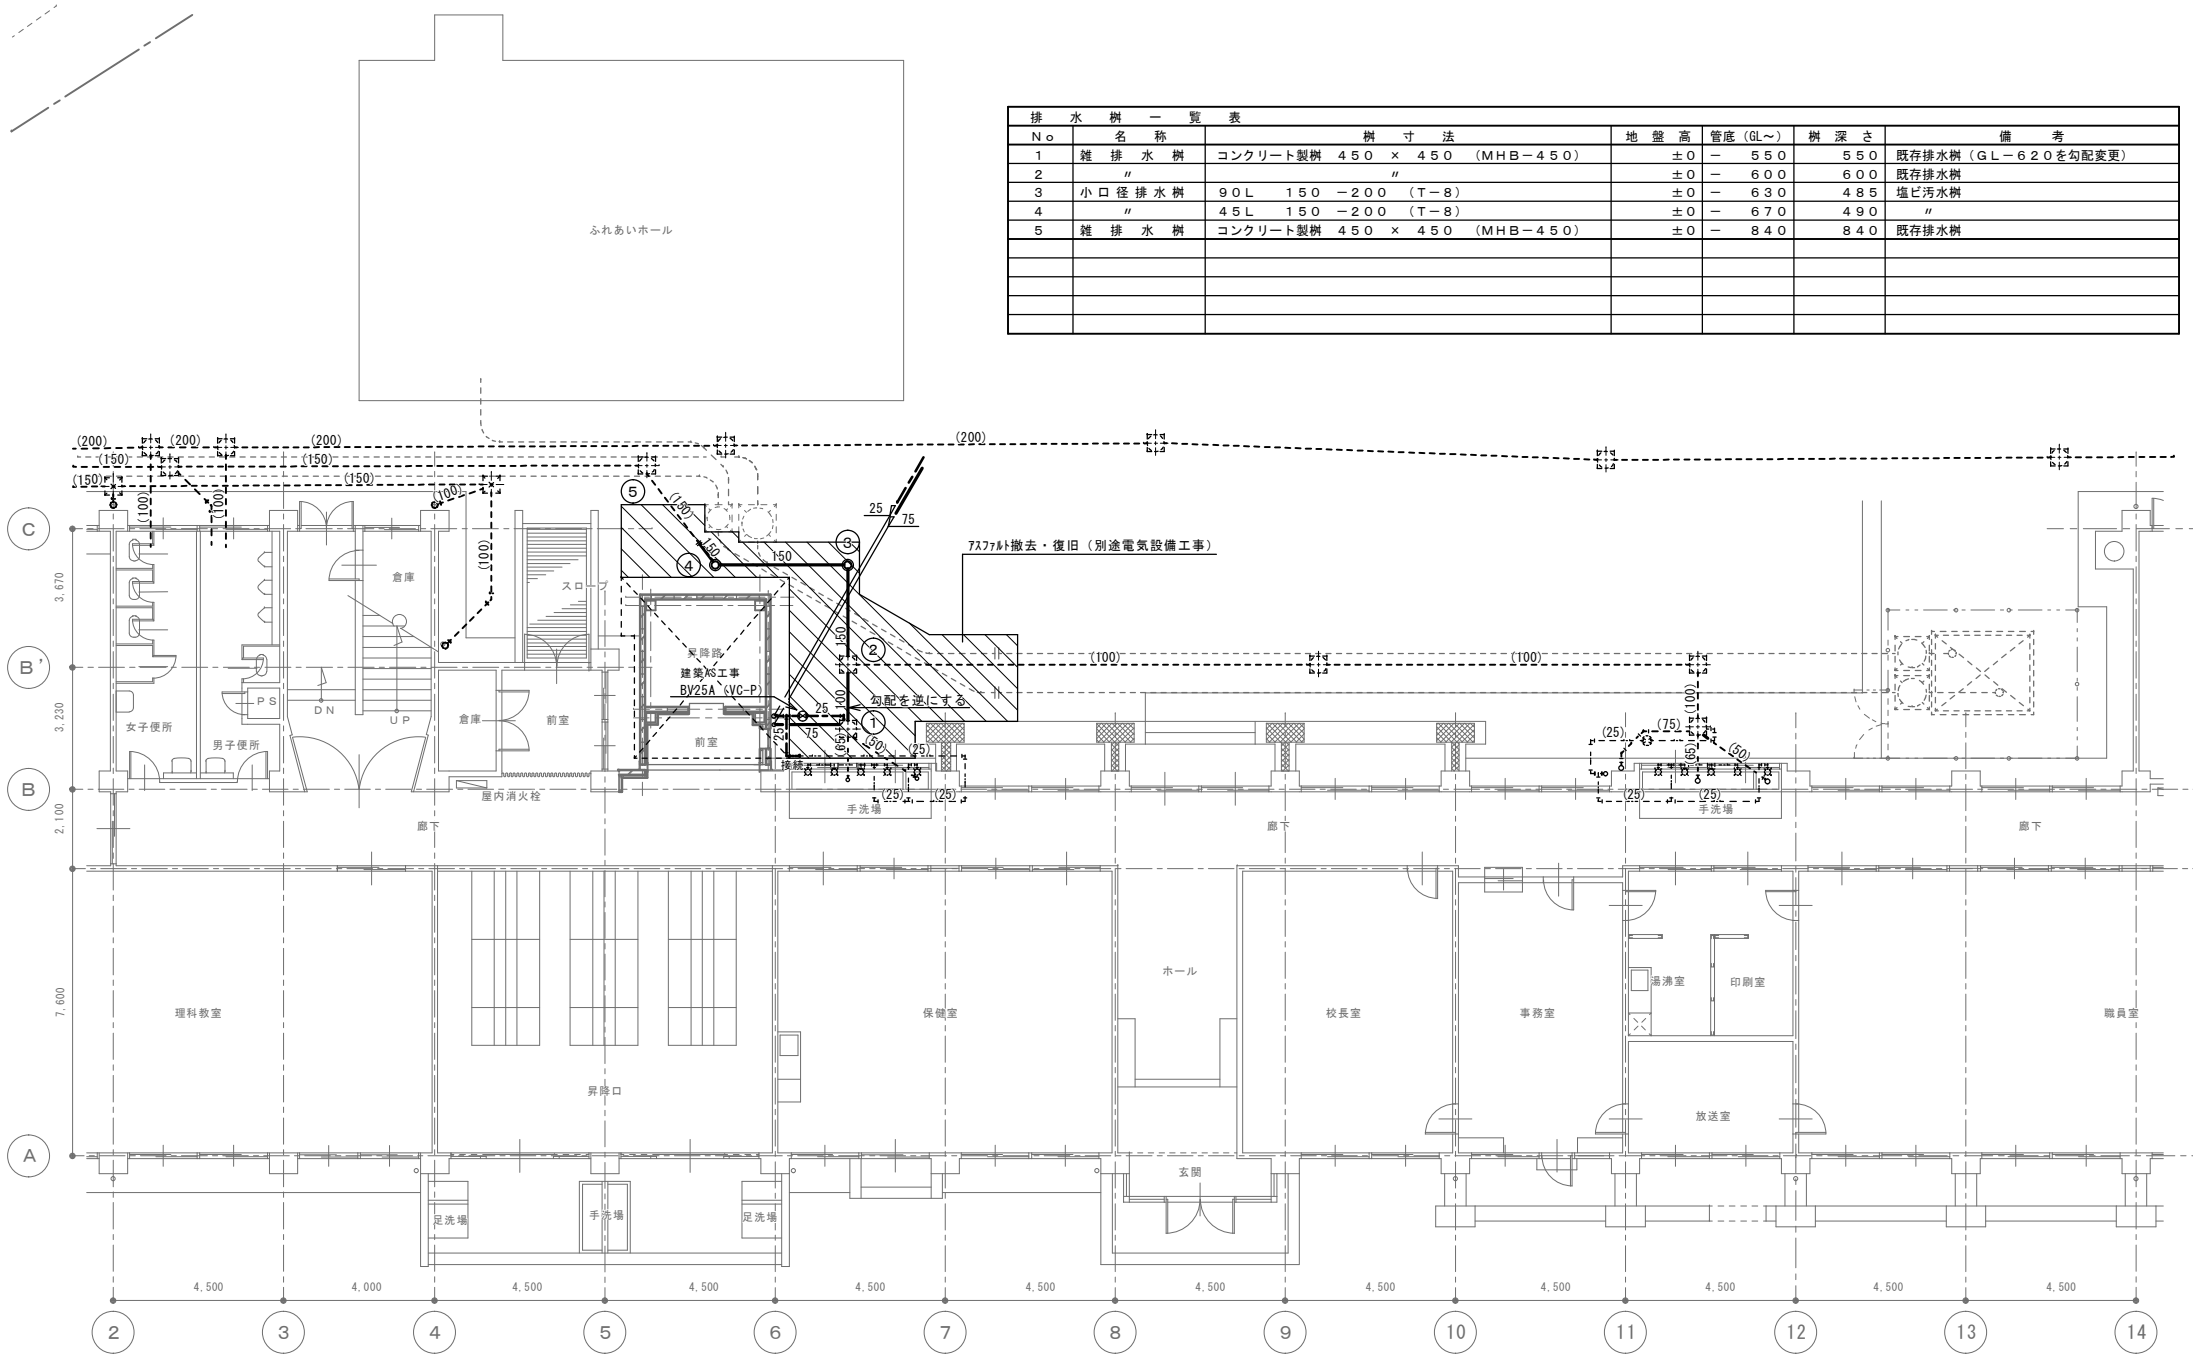

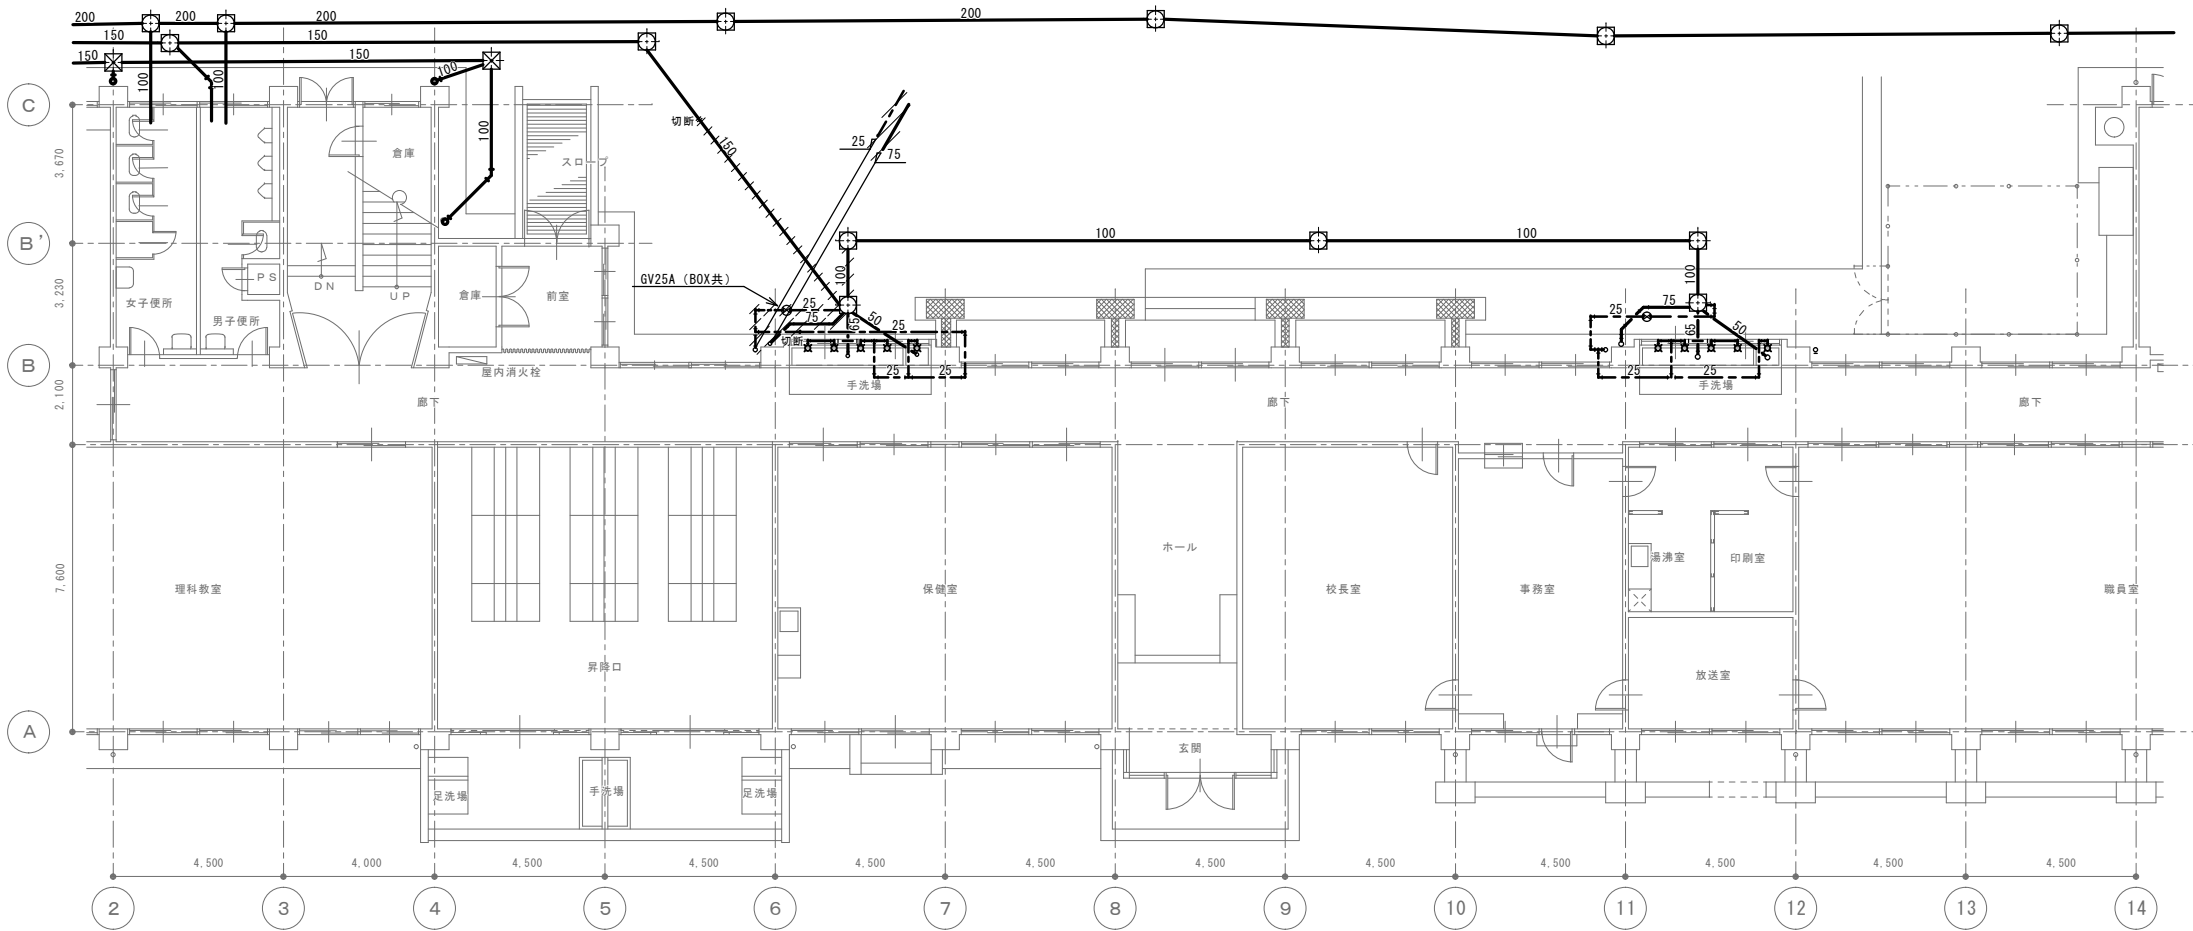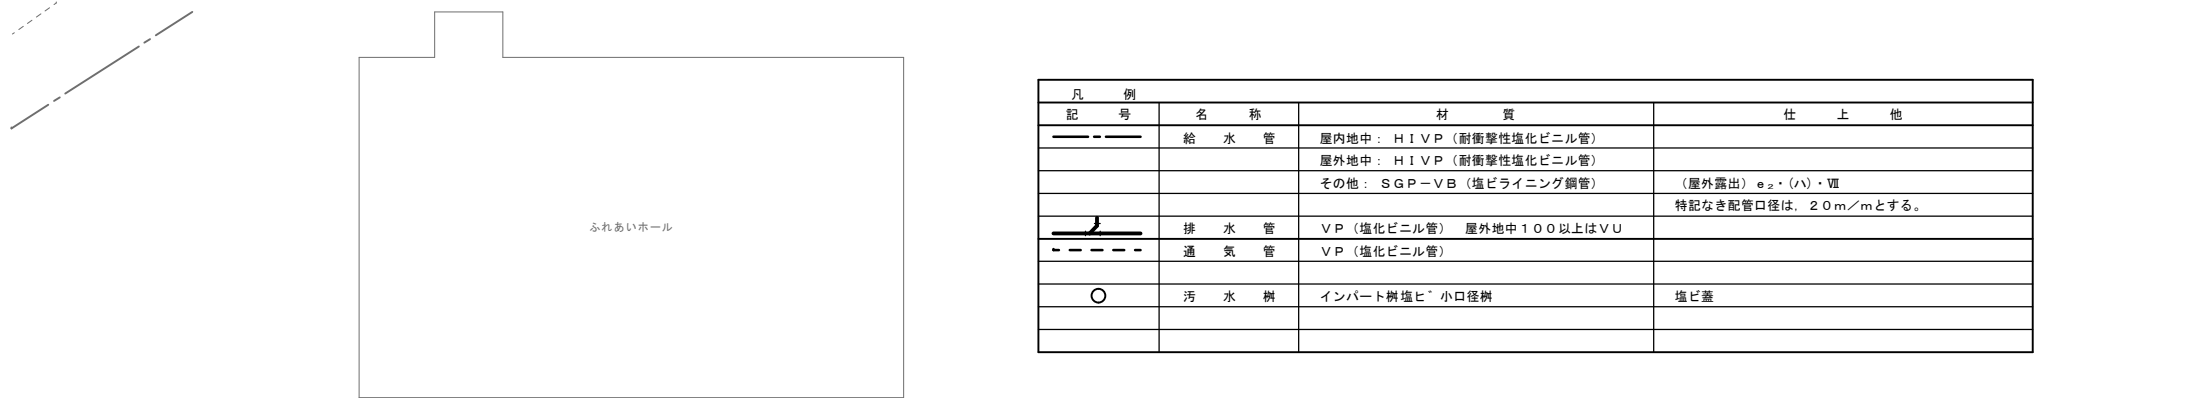

1 階平面図 1 : 100


部分は撤去範囲を示す。

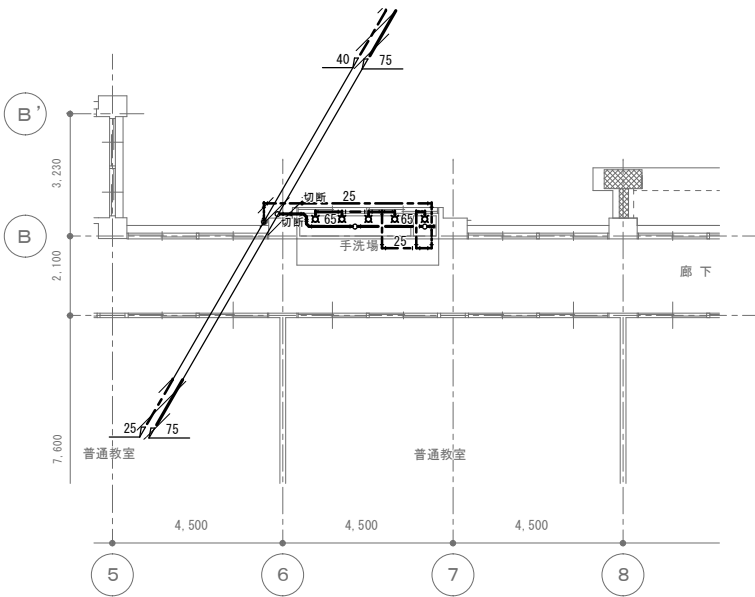


改修前

2階平面図 1/100


凡	号	名称	仕様
○	○	既設管	
////		撤去管	

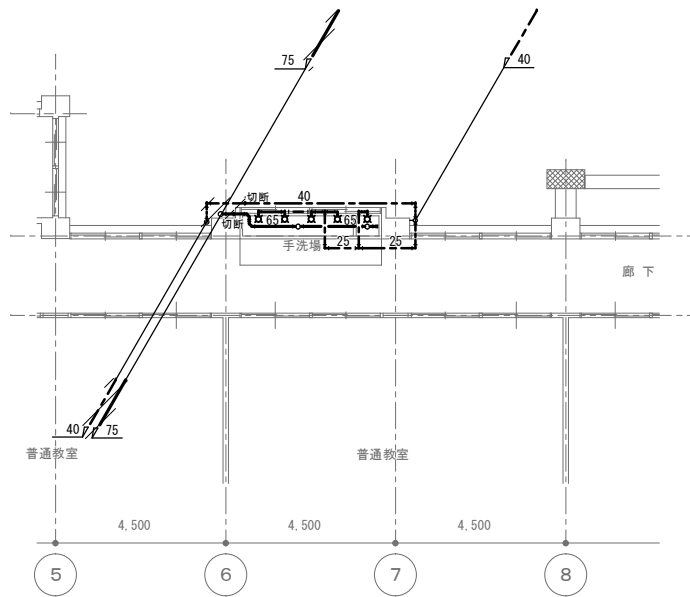

3階平面図 1/100

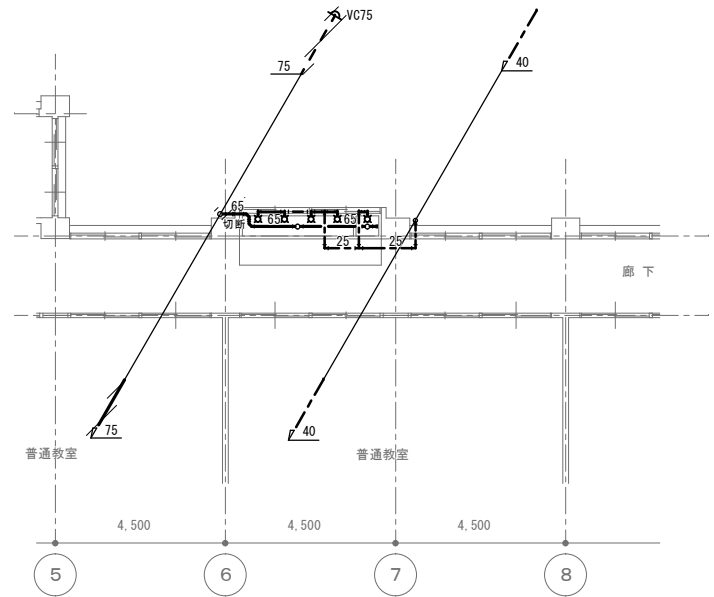


4階平面図 1/100

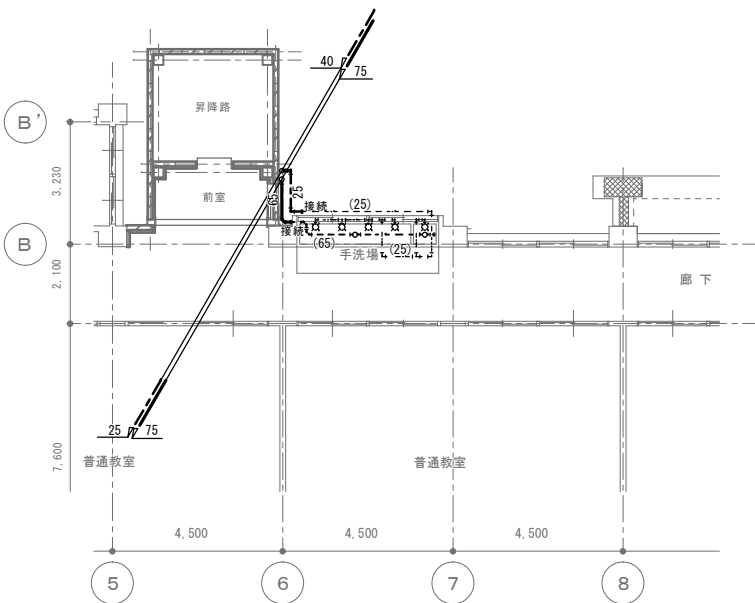


改修後

2階平面図 1/100

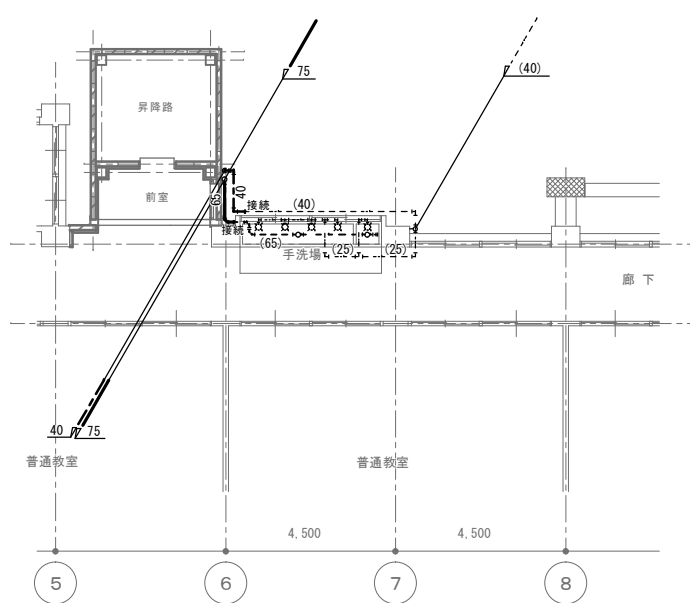

3階平面図 1/100

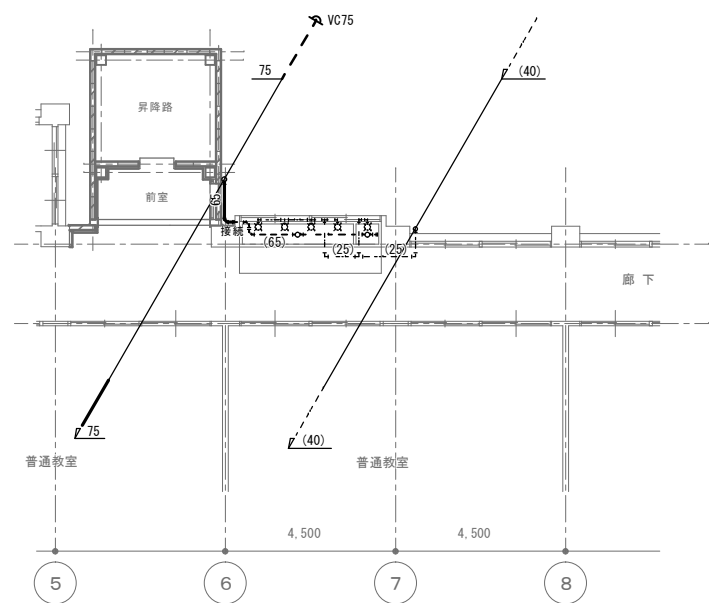

4階平面図 1/100

A2版標準 (A3版縮小率 70.7% 表示縮尺×1/1,414)