


計 画 平 面 図  
S=1:200

記 号	名 称
①	管理室
②	便 所
③	発電機室
④	倉 庫
⑤	スクリーン室
⑥	嫌気性濾床槽(第1室)
⑦	嫌気性濾床槽(第2室)
⑧	嫌気性濾床槽(第3室)
⑨	接触ばっ気槽(第1室)
⑩	接触ばっ気槽(第2室)
⑪	沈殿槽
⑫	散水ポンプ槽
⑬	消毒槽
⑭	汚泥濃縮貯留槽
⑮	汚泥貯留槽

工事名	農集集落排水事業 上山地区クリーンセンター機能強化対策工事		
図面名	計 画 平 面 図		
年月日	令和 年 月		
縮 尺	1:200	図面番号	M- 1
会社名			
事業主体	広島県 三次市		

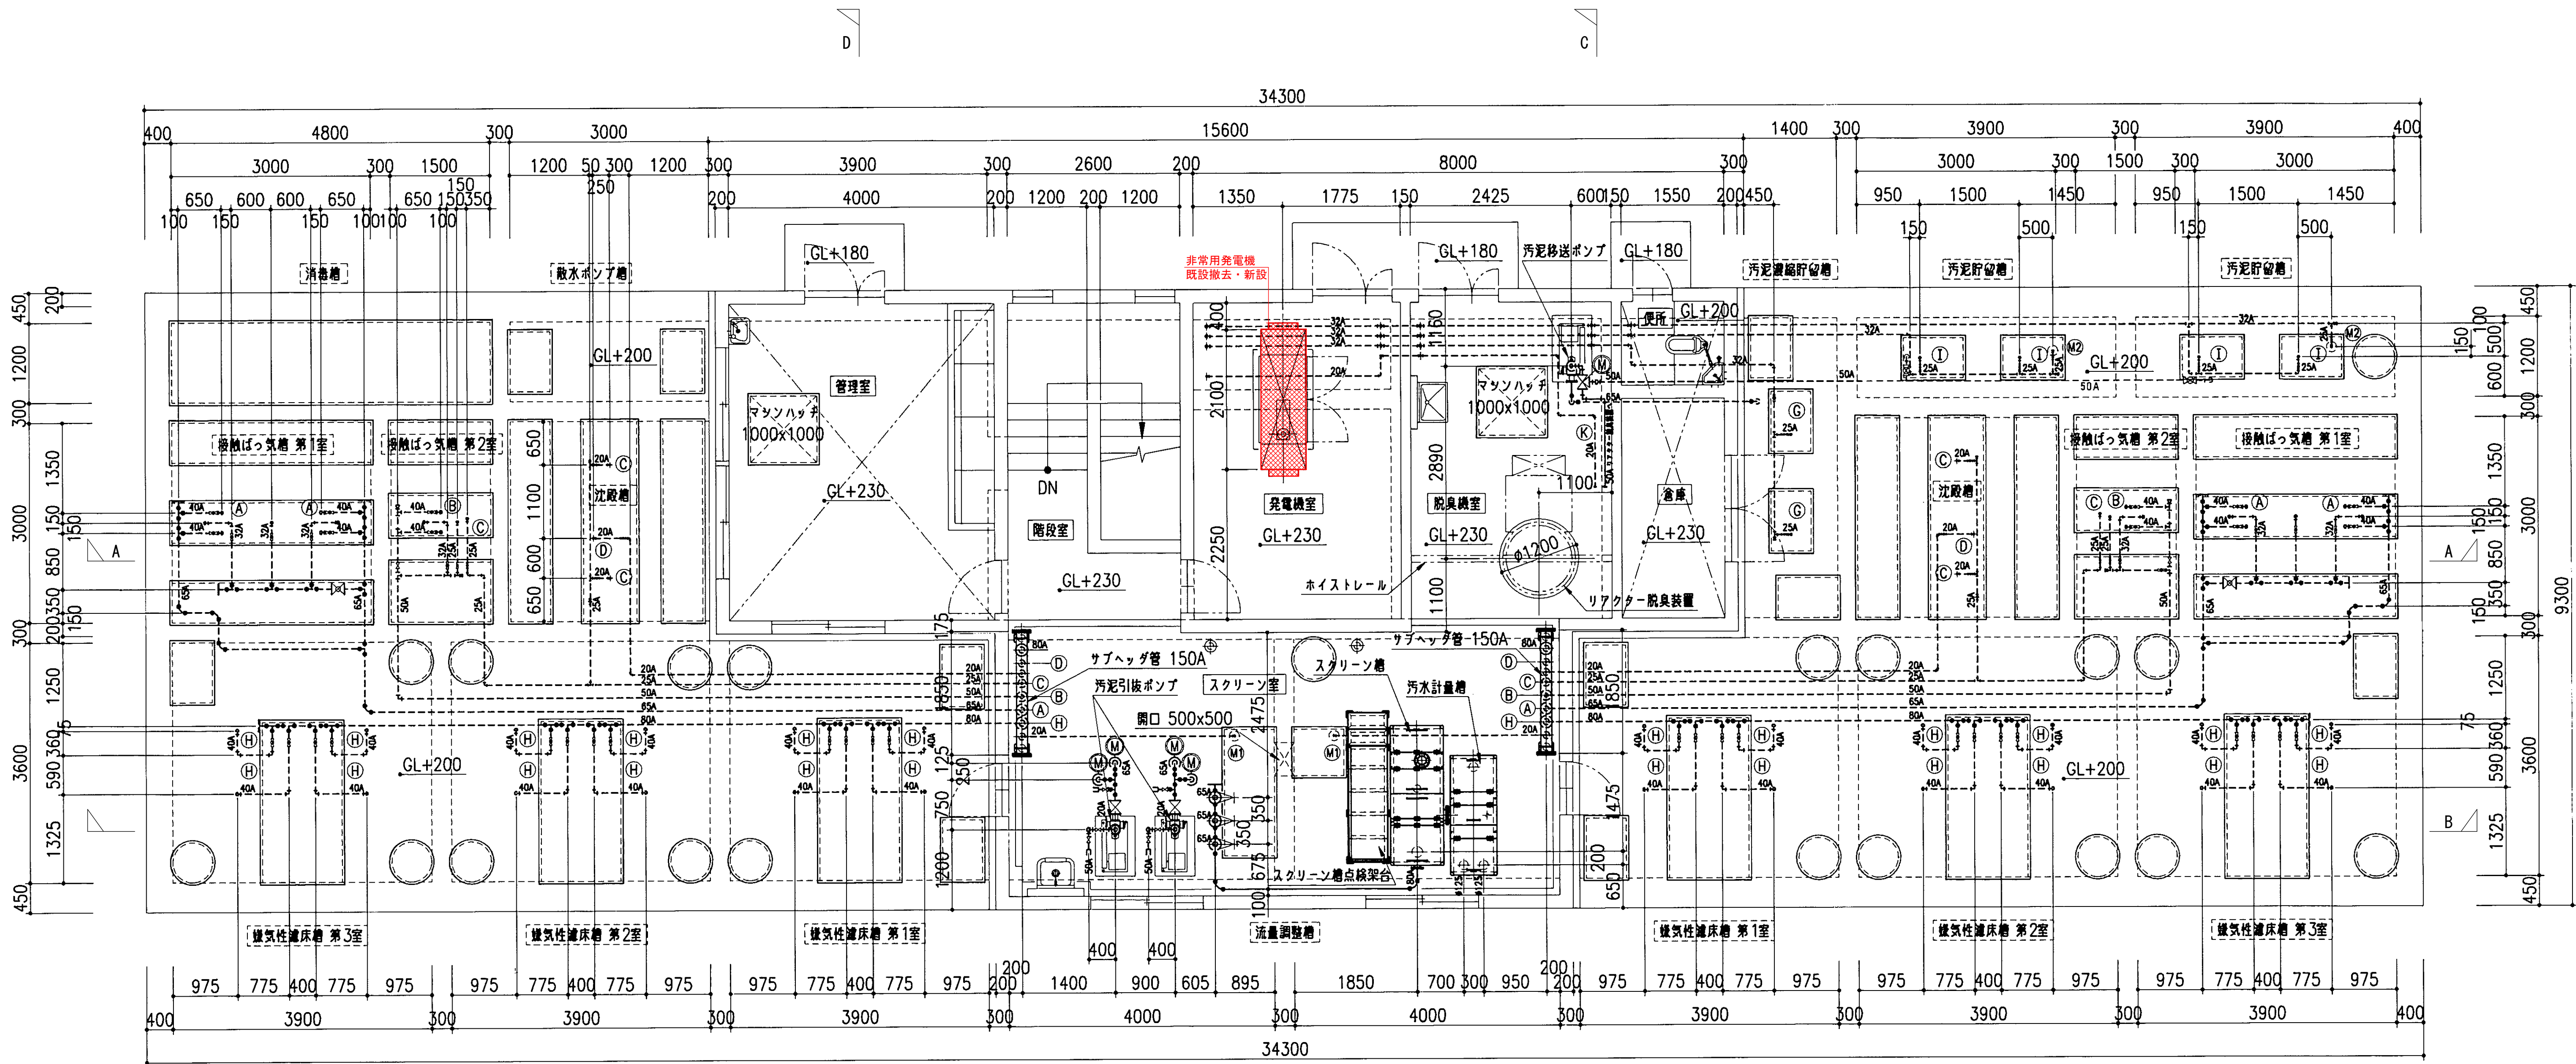


空気管リスト		
記号	名称	口径
(A)	接触ばっ気槽 第1室 散気装置へ	65A
(B)	接触ばっ気槽 第2室 散気装置へ	50A
(C)	スカムスキマ 返送水ポンプへ	25A
(D)	沈殿槽汚泥引抜ポンプへ	20A
(E)	ばっ気沈砂槽 散気装置へ	20A
(F)	沈砂排出ポンプへ	20A
(G)	汚泥濃縮貯留槽 散気装置へ	32A
(H)	嫌気性濾床槽 攪拌装置へ	80A
(I)	汚泥貯留槽 散気装置へ	32A
(J)	原水ポンプ槽 散気装置へ	32A
(K)	リアクター脱臭装置へ	20A
(L)	嫌気性濾床槽 第1室 スカムブレーカーへ	32A
(M1)	空気送し	20A
(M2)	空気送し	25A
(M3)	空気送し	25A

- 特記事項
- 特記なき配管は、以下の通りとする。
- A表示配管は、SUS304
  - AW表示配管は、SGP（白管）
  - φ表示配管は、VP


上部平面図  
S=1:50

工事名	農業集落排水事業 上山地区クリーンセンター機能強化対策工事		
図面名	上部平面図		
年月日	令和 年 月		
縮尺	1:200	図面番号	M-2
会社名			
事業主	広島県三次市		



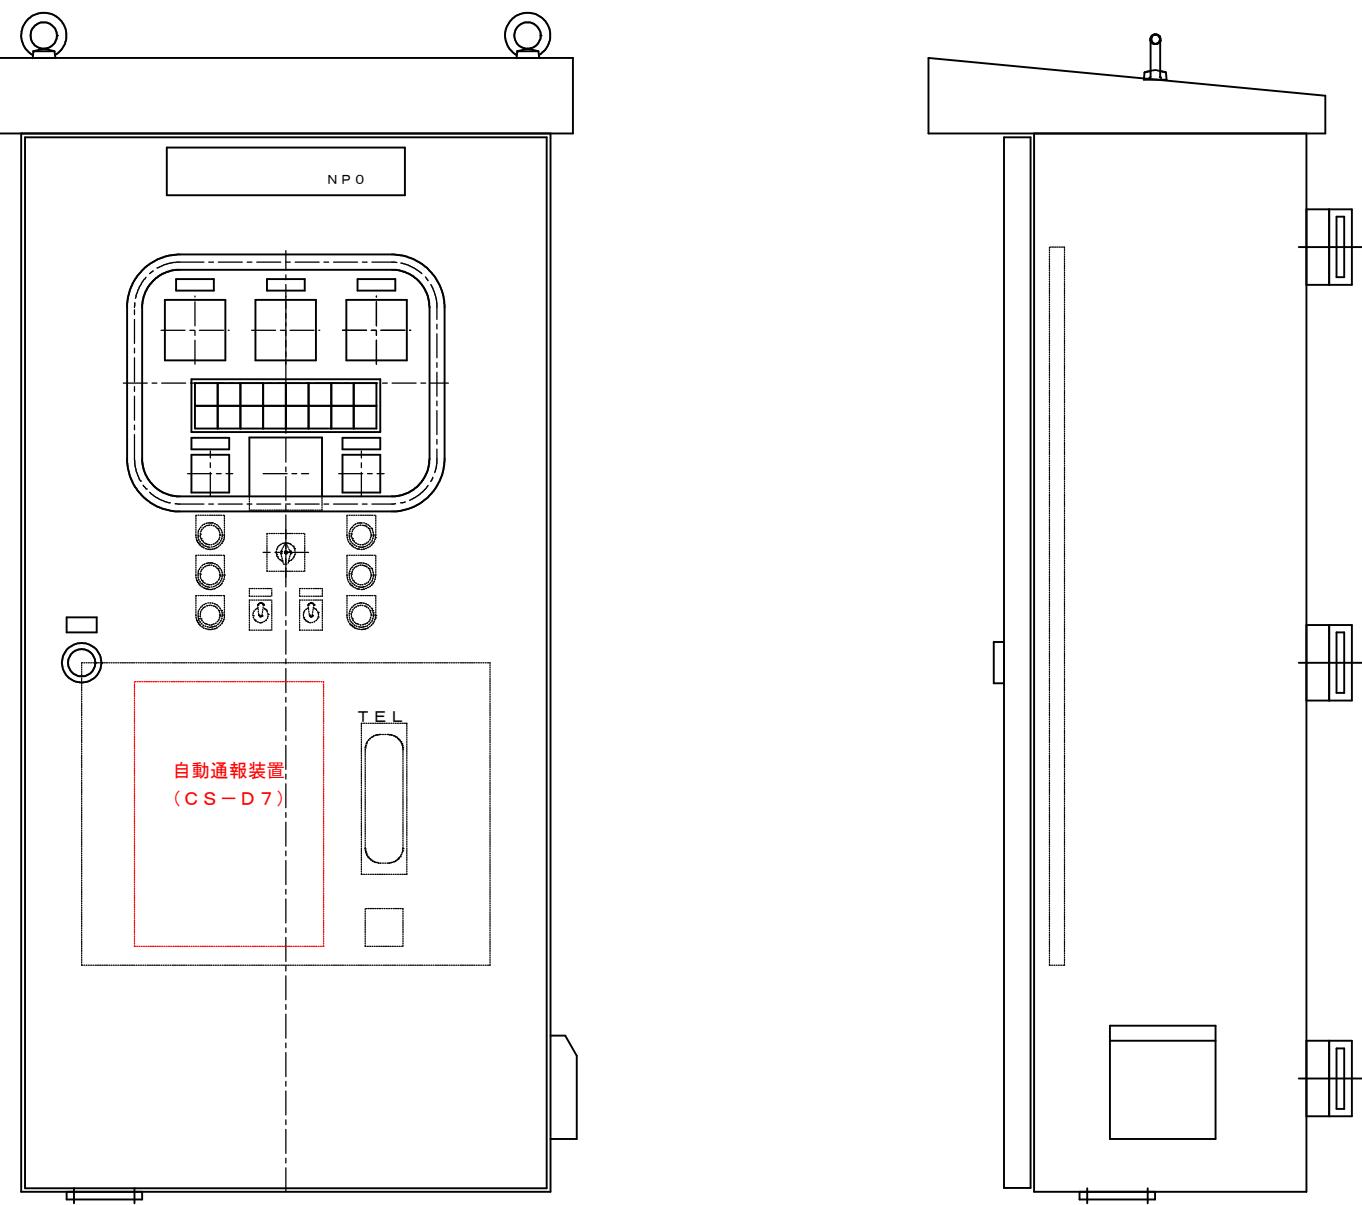


制 御 盤 外 形 図

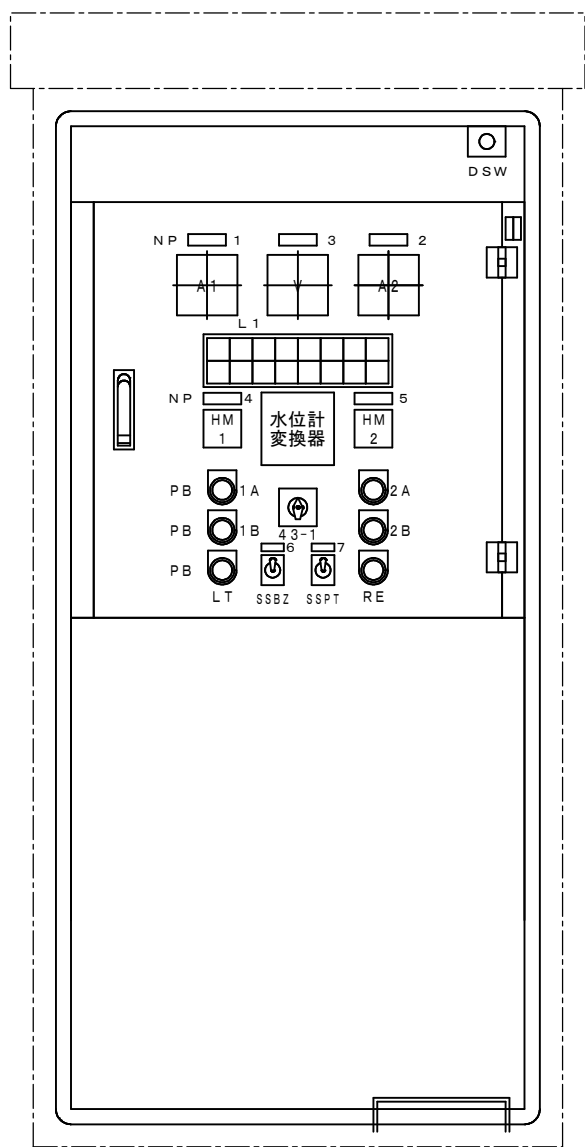


内 部 配 置 図

符 号	記 入 文 字
NP-0	4号中継ポンプ制御盤
NP-1	No. 1 ポンプ
NP-2	No. 2 ポンプ
NP-3	電圧計
NP-4	No. 1 ポンプ運転時間計
NP-5	No. 2 ポンプ運転時間計
NP-6	ブザー
NP-7	回転灯

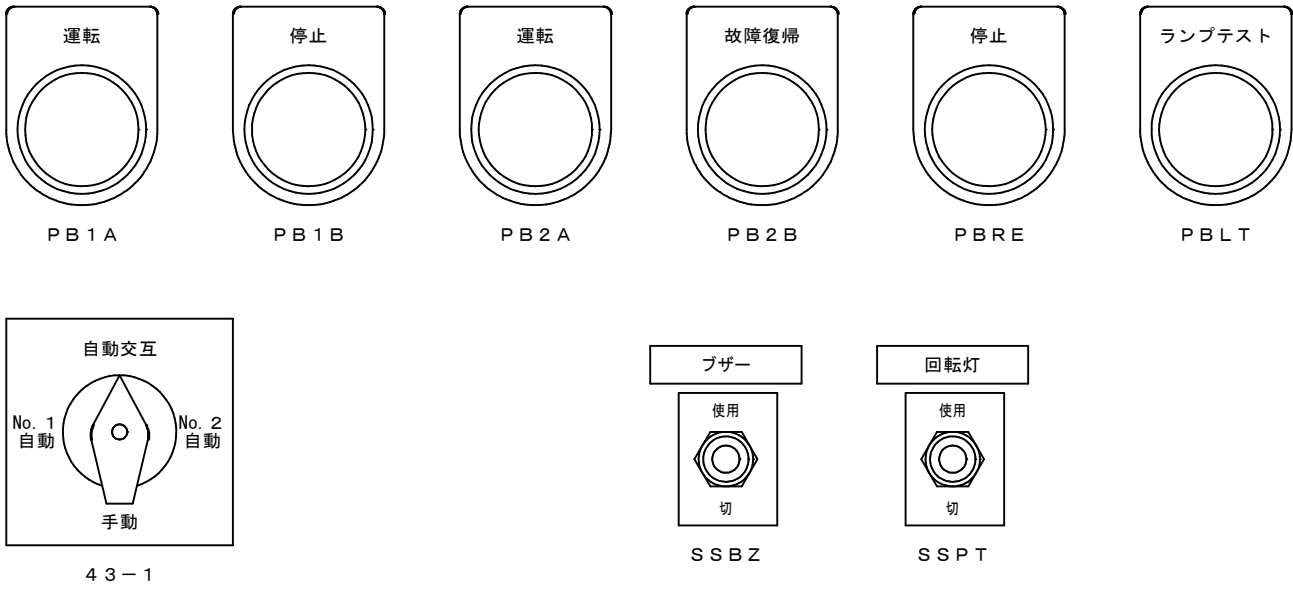


L 1 集 合 表 示 灯 ( 交 換 部 品 )

AC200V 電 源 (WL-00)	No. 1 ポンプ 停 止 (GL-1)	No. 1 ポンプ 運 転 (RL-1)	No. 1 ポンプ 過負荷動作 (OL-1)	No. 1 ポンプ E L B 動作 (OL-2)	異常高水位 (OL-5)	予 備 (OL-7)	予 備 (OL-9)
AC100V 電 源 (WL-01)	No. 2 ポンプ 停 止 (GL-2)	No. 2 ポンプ 運 転 (RL-2)	No. 2 ポンプ 過負荷動作 (OL-3)	No. 2 ポンプ E L B 動作 (OL-4)	水位計異常 (OL-6)	予 備 (OL-8)	予 備 (OL-10)

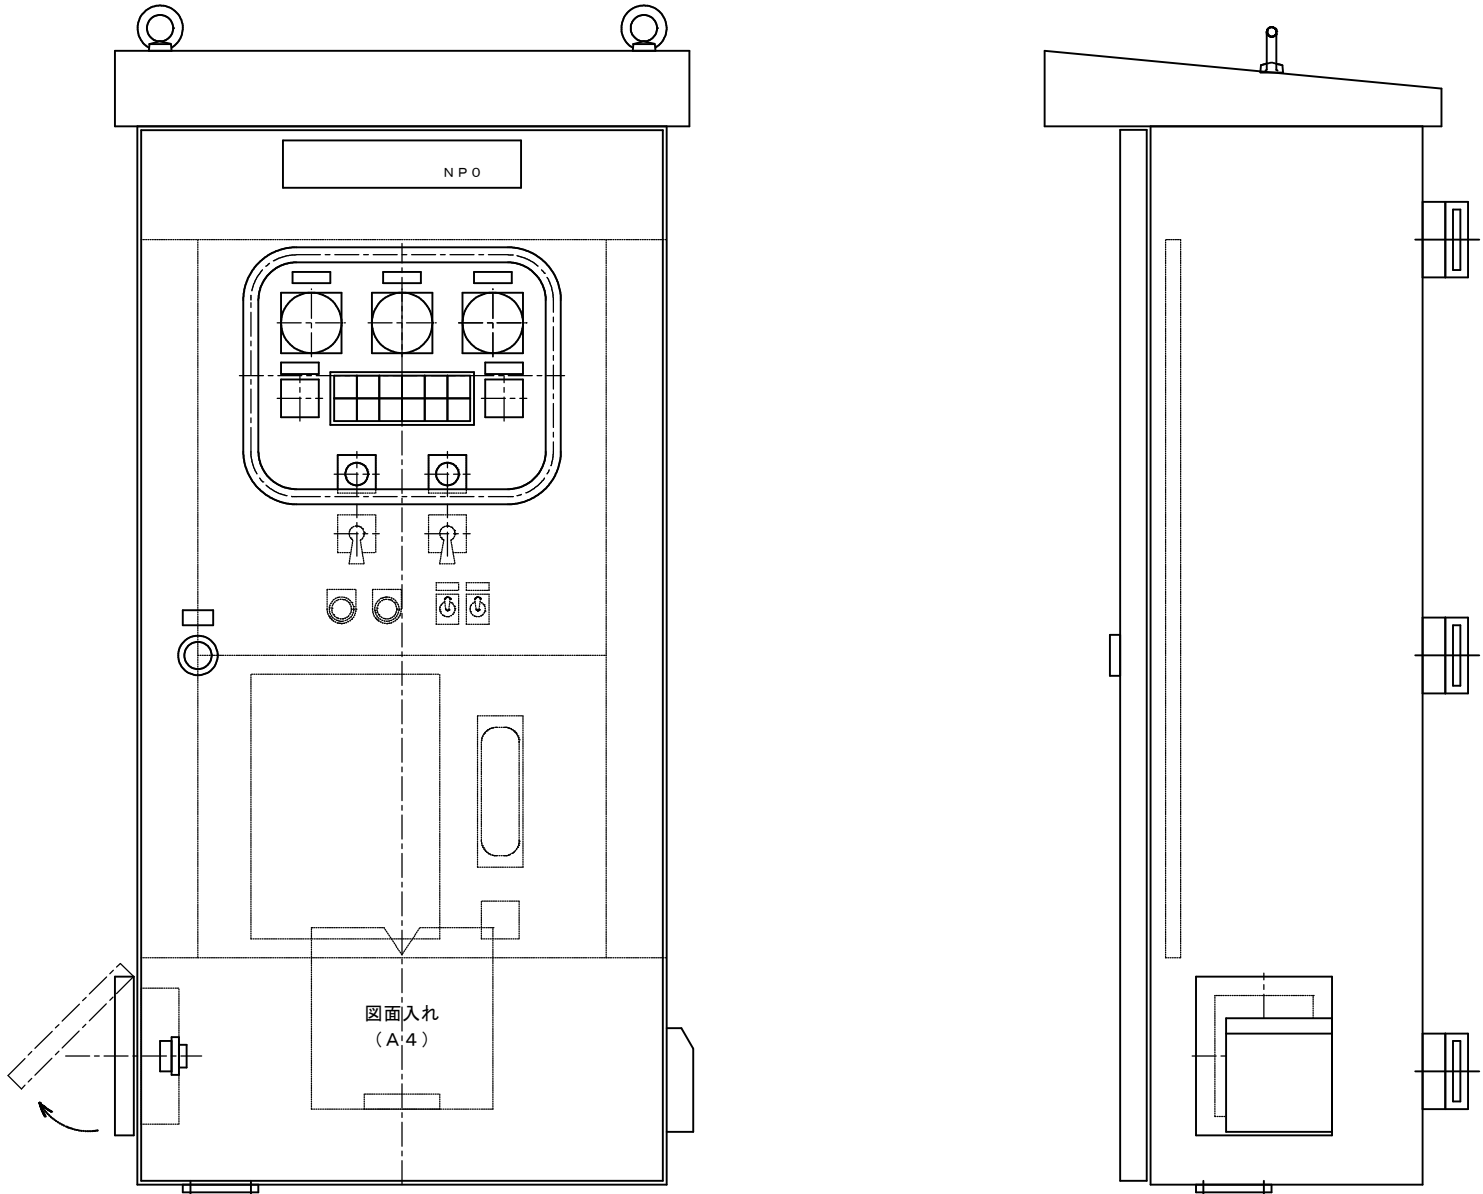


制 御 盤 外 形 図

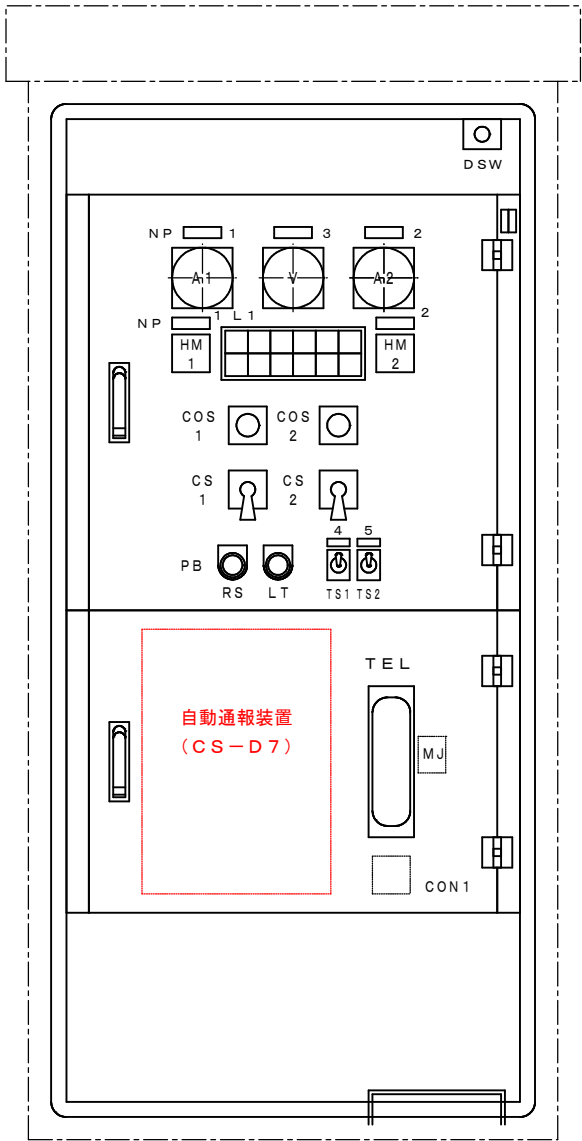

内 部 配 置 図

符 号	記 入 文 字
NP-0	4号中継ポンプ制御盤
NP-1	1号ポンプ
NP-2	2号ポンプ
NP-3	電源電圧
NP-4	スペースヒータ
NP-5	換気ファン

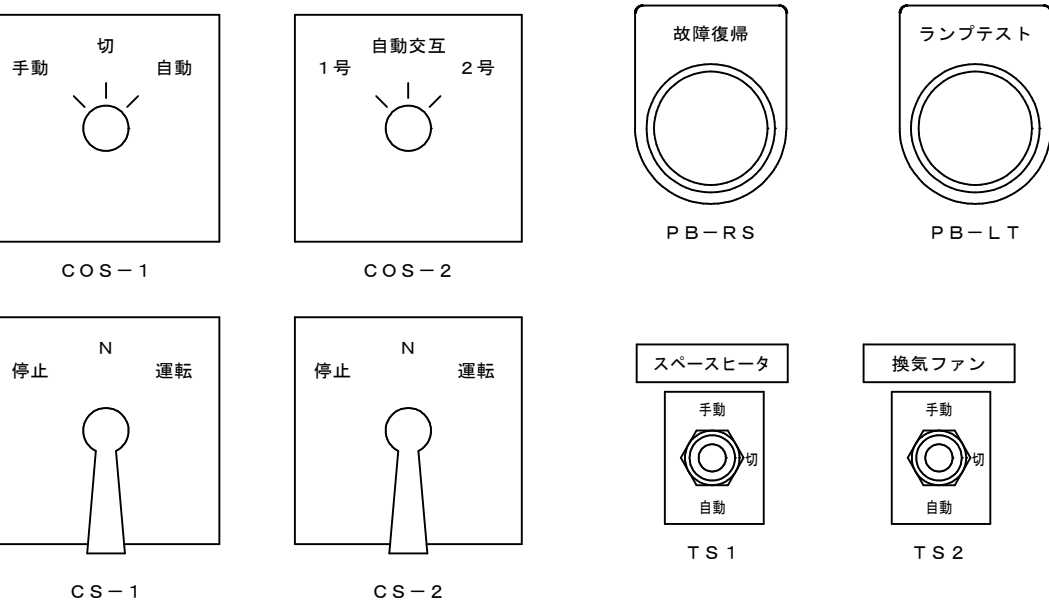

L 1 集 合 表 示 灯 ( 交 換 部 品 )

AC200V 電 源 (WL-00)	自 動 (WL-2)	1号ポンプ 運 転 (RL-1)	1号ポンプ 漏 電 (OL-1)	1号ポンプ 3 E 動作 (OL-2)	異 常 高水位 (OL-5)
AC100V 電 源 (WL-01)	手 動 (WL-1)	2号ポンプ 運 転 (RL-2)	2号ポンプ 漏 電 (OL-3)	2号ポンプ 3 E 動作 (OL-4)	水位計 異 常 (OL-6)

施工範囲

【管路施設】 10箇所

- ・6号ポンプ場：自動通報装置撤去・新設
- ・7号ポンプ場：自動通報装置撤去・新設
- ・8号ポンプ場：自動通報装置撤去・新設
- ・9号ポンプ場：自動通報装置撤去・新設
- ・10号ポンプ場：自動通報装置撤去・新設
- ・11号ポンプ場：自動通報装置撤去・新設
- ・18号ポンプ場：自動通報装置撤去・新設
- ・19号ポンプ場：自動通報装置撤去・新設
- ・20号ポンプ場：自動通報装置撤去・新設

工事名	農業集落排水事業 上山地区クリーンセンター機能強化対策工事		
図面名	マンホールポンプ制御盤外形図・内部配置図		
年月日	令和 年 月		
縮 尺	1 : 1 0	図面番号	E - 2
会社名			
事業主体	広島県 三次市		